


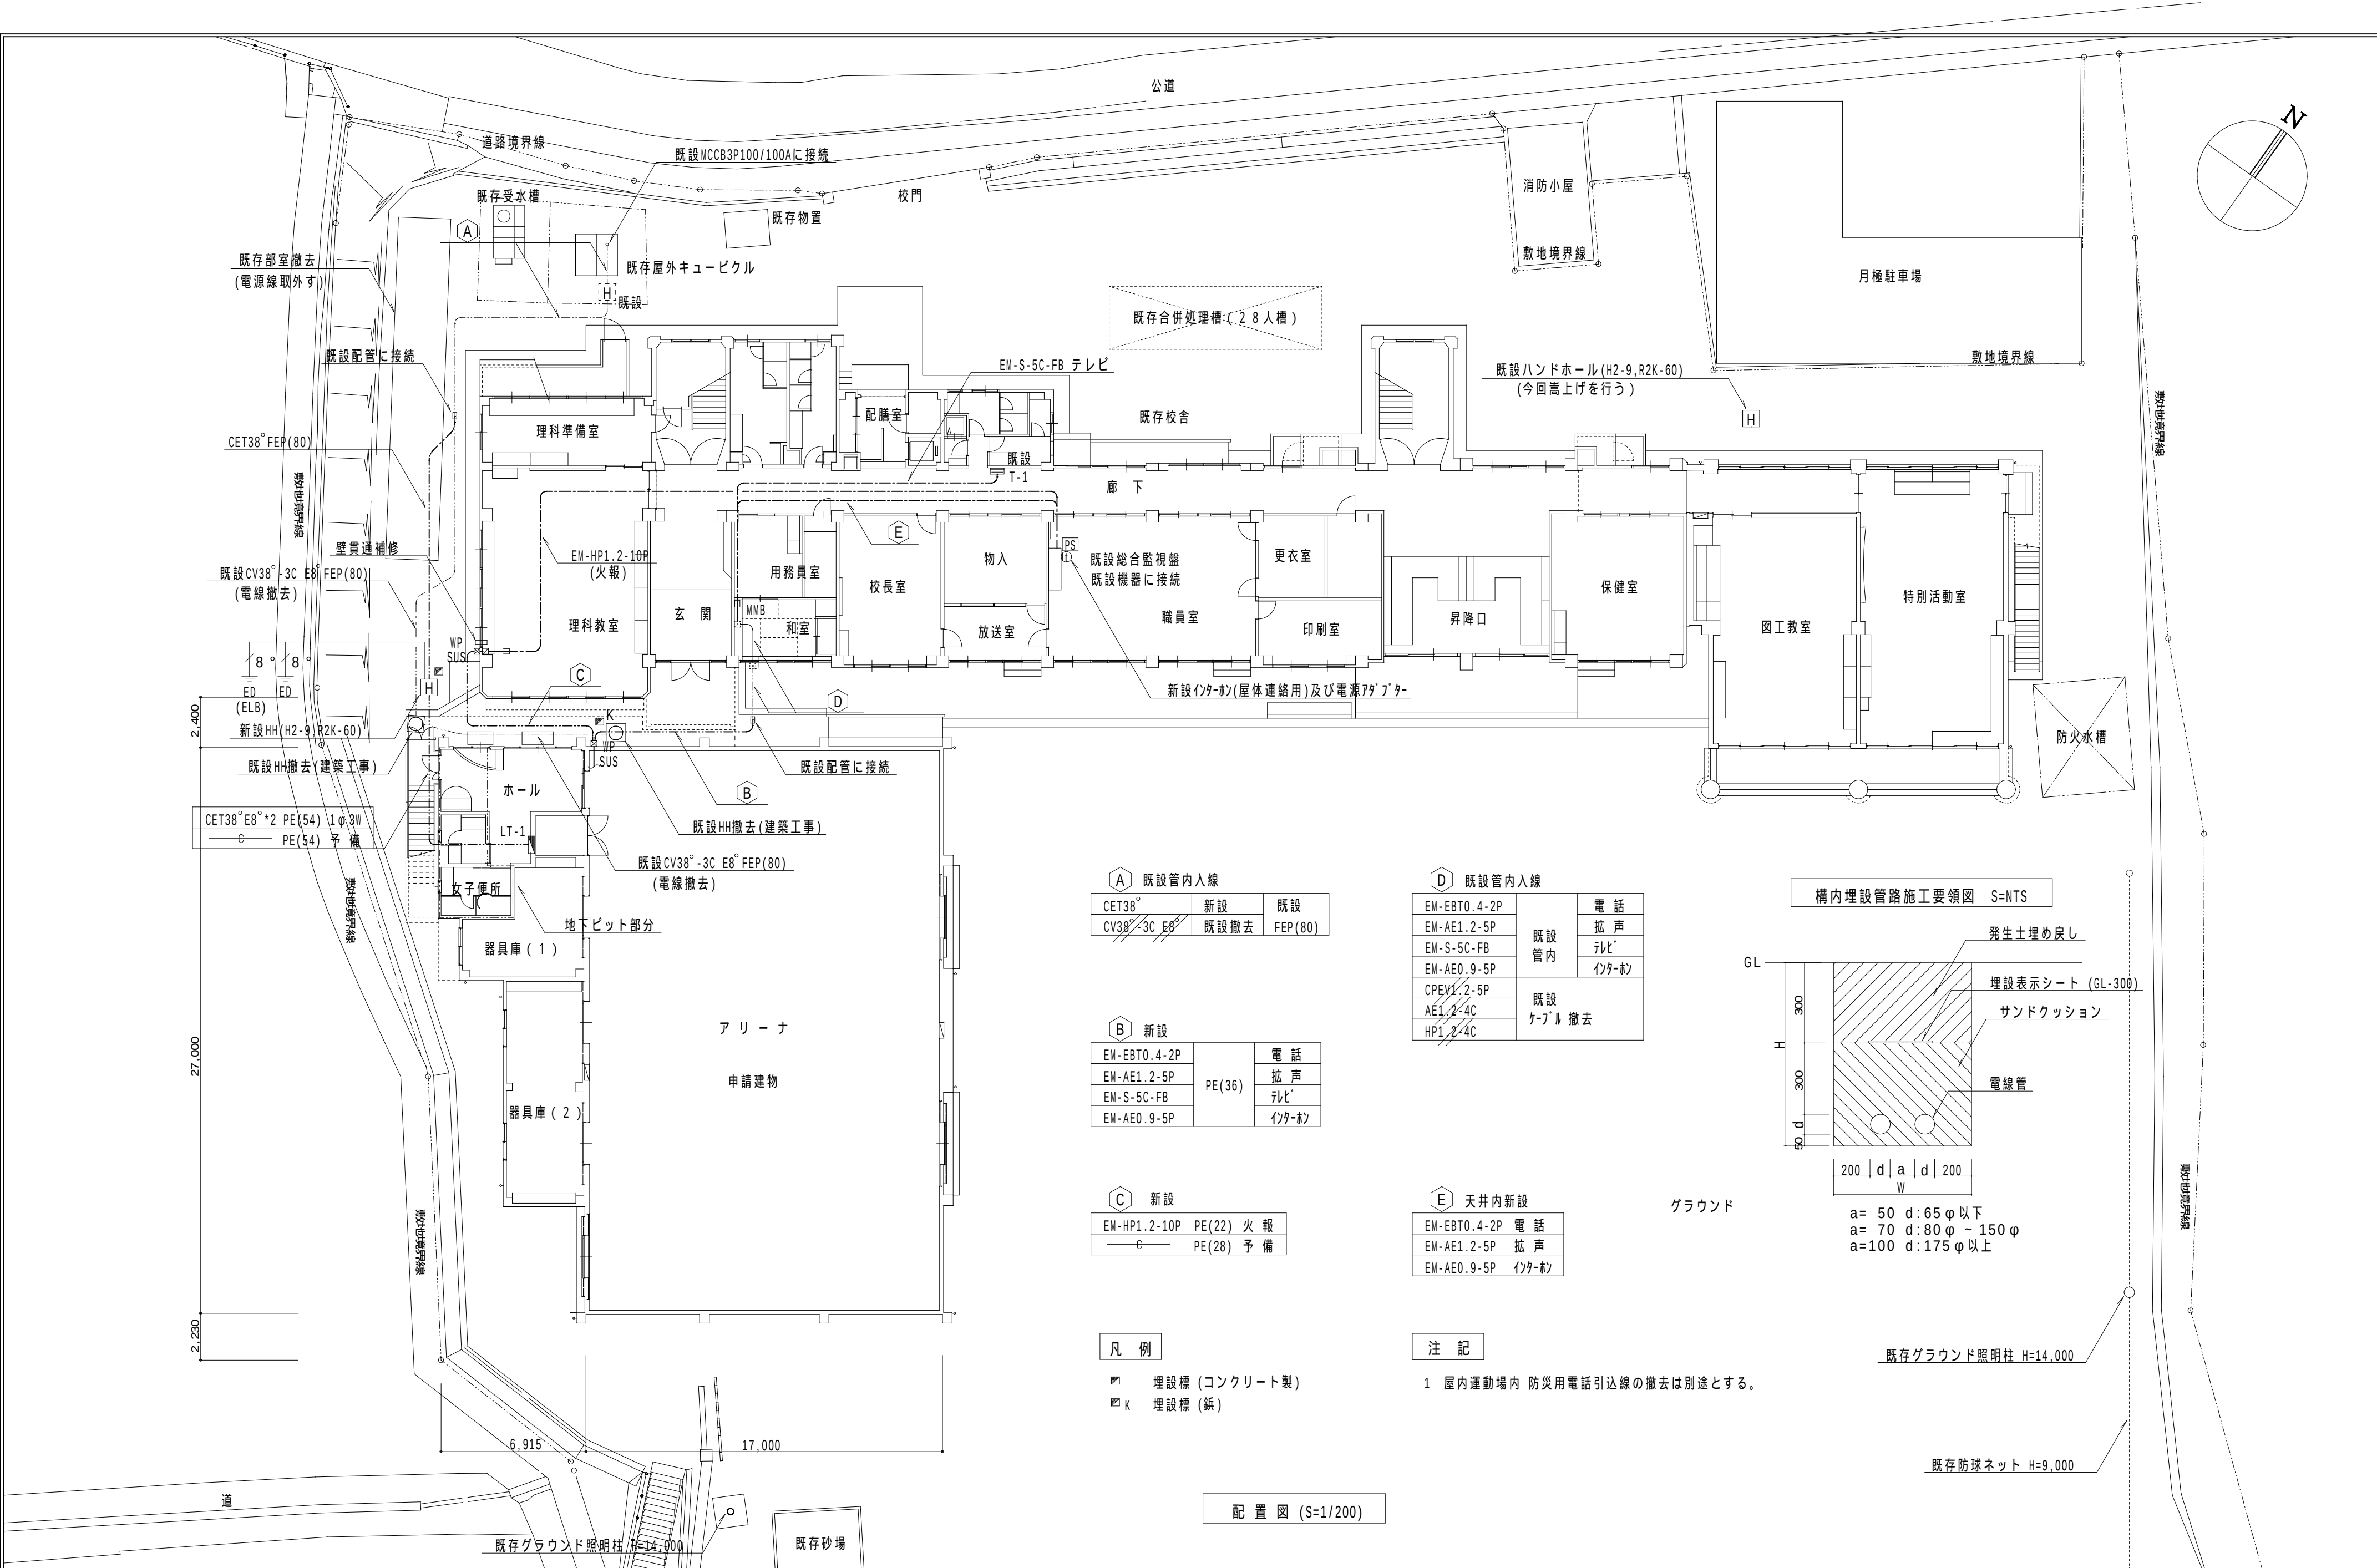

A 既設管内入線		
CET38°	新設	既設
CV38°-3C E8°	既設撤去	FEP(80)

B 新設		
EM-EBT0.4-2P	PE(36)	電話
EM-AE1.2-5P		拡声
EM-S-5C-FB		テレビ
EM-AE0.9-5P		インターホン


C 新設		
EM-HP1.2-10P	PE(22)	火報
	PE(28)	予備

- 凡例
- 埋設標 (コンクリート製)
 - K 埋設標 (鉄)

D 既設管内入線		
EM-EBT0.4-2P	既設管内	電話
EM-AE1.2-5P		拡声
EM-S-5C-FB		テレビ
EM-AE0.9-5P		インターホン
CPEV1.2-5P	既設ケーブル撤去	
AE1.2-4C		
HP1.2-4C		

E 天井内新設		
EM-EBT0.4-2P	電話	
EM-AE1.2-5P		拡声
EM-AE0.9-5P		インターホン


- 注記
- 屋内運動場内 防災用電話引込線の撤去は別途とする。

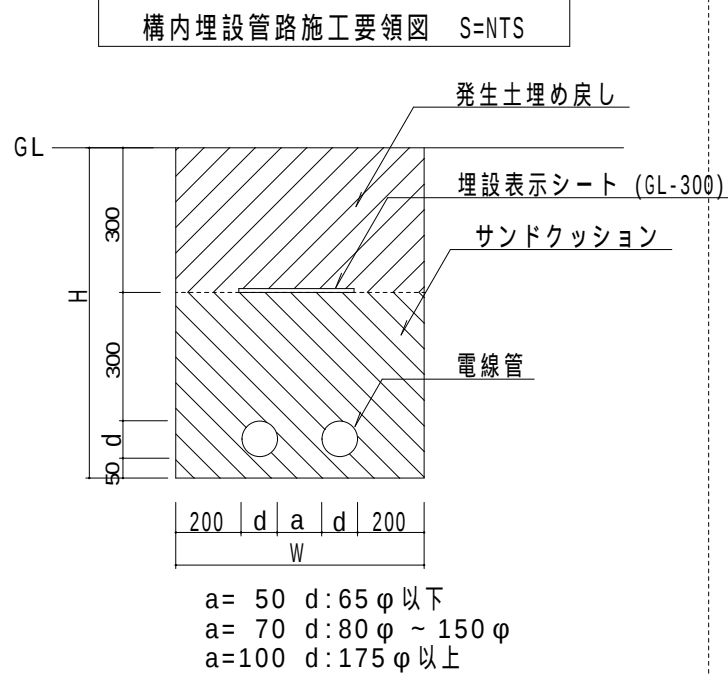

既存グラウンド照明柱 H=14,000

既存防球ネット H=9,000

 配置図 (S=1/200)



総合建築設計事務所


一級建築士事務所 登録(梨)第1-19366号
一級建築士 登録 第110879号 小林 一

承認	設計	担当

縮尺
1/200
設計年月日

工事名称 大月市立七保小学校 屋内運動場 改築工事 設計図
図面名称 配置図、構内線路設備図









 
E- 02
No.




端子盤	鋼鋁製 埋込形 指定色仕上
-----	---------------

設計年月日

図面名称 分電盤結線図、端子盤 仕様

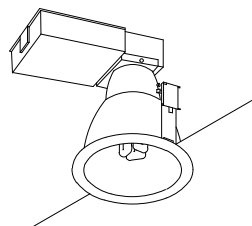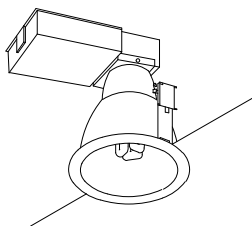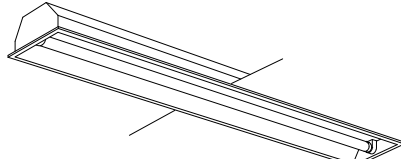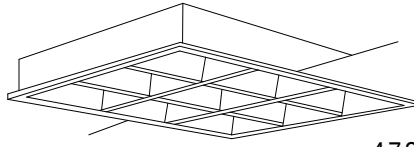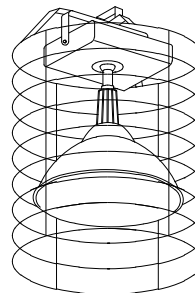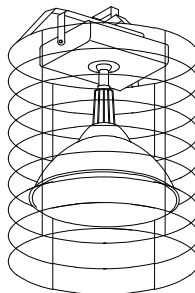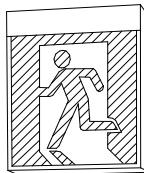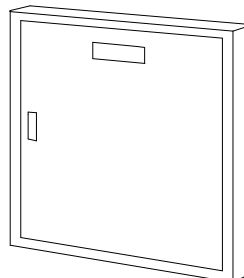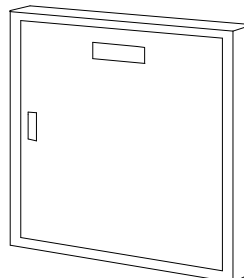A	EFD 15W*1(WP)		B	FL 20W*1(WP)	ランプ 青色	C	FL 20W*1(WP)	ランプ 青色	D	FHT 42W*1		E	FHT 32W*1		F	FL 20W*1	
ダークシルバー						SUS製ガード付											
AF-2262			WF2811A 1L			WF2811A 1L			BDF63011A VEH			BDF43011A VEH			BF-2107-L		
G	Hf 32W*1		H	FHP 32W*3		I	HCI300W*1	200V	J	HCI300W*1 +JD215W							
																	
FB45001EAF VPH			BKP4513 VPS			電動昇降装置,低始動電流形安定器付			電動昇降装置,低始動電流形安定器付								
ABL	B級BL形(20B形)	LED 避難口誘導灯	BBL	B級BL形(20B形)	LED 避難口誘導灯												
予備電源内蔵			予備電源内蔵 ガード付														
																	
KSH2951 1EL			KSH2951 1EL														
	電動昇降装置操作盤																
昇降スイッチ *6 内部収納																	
																	
SWB6-2																	

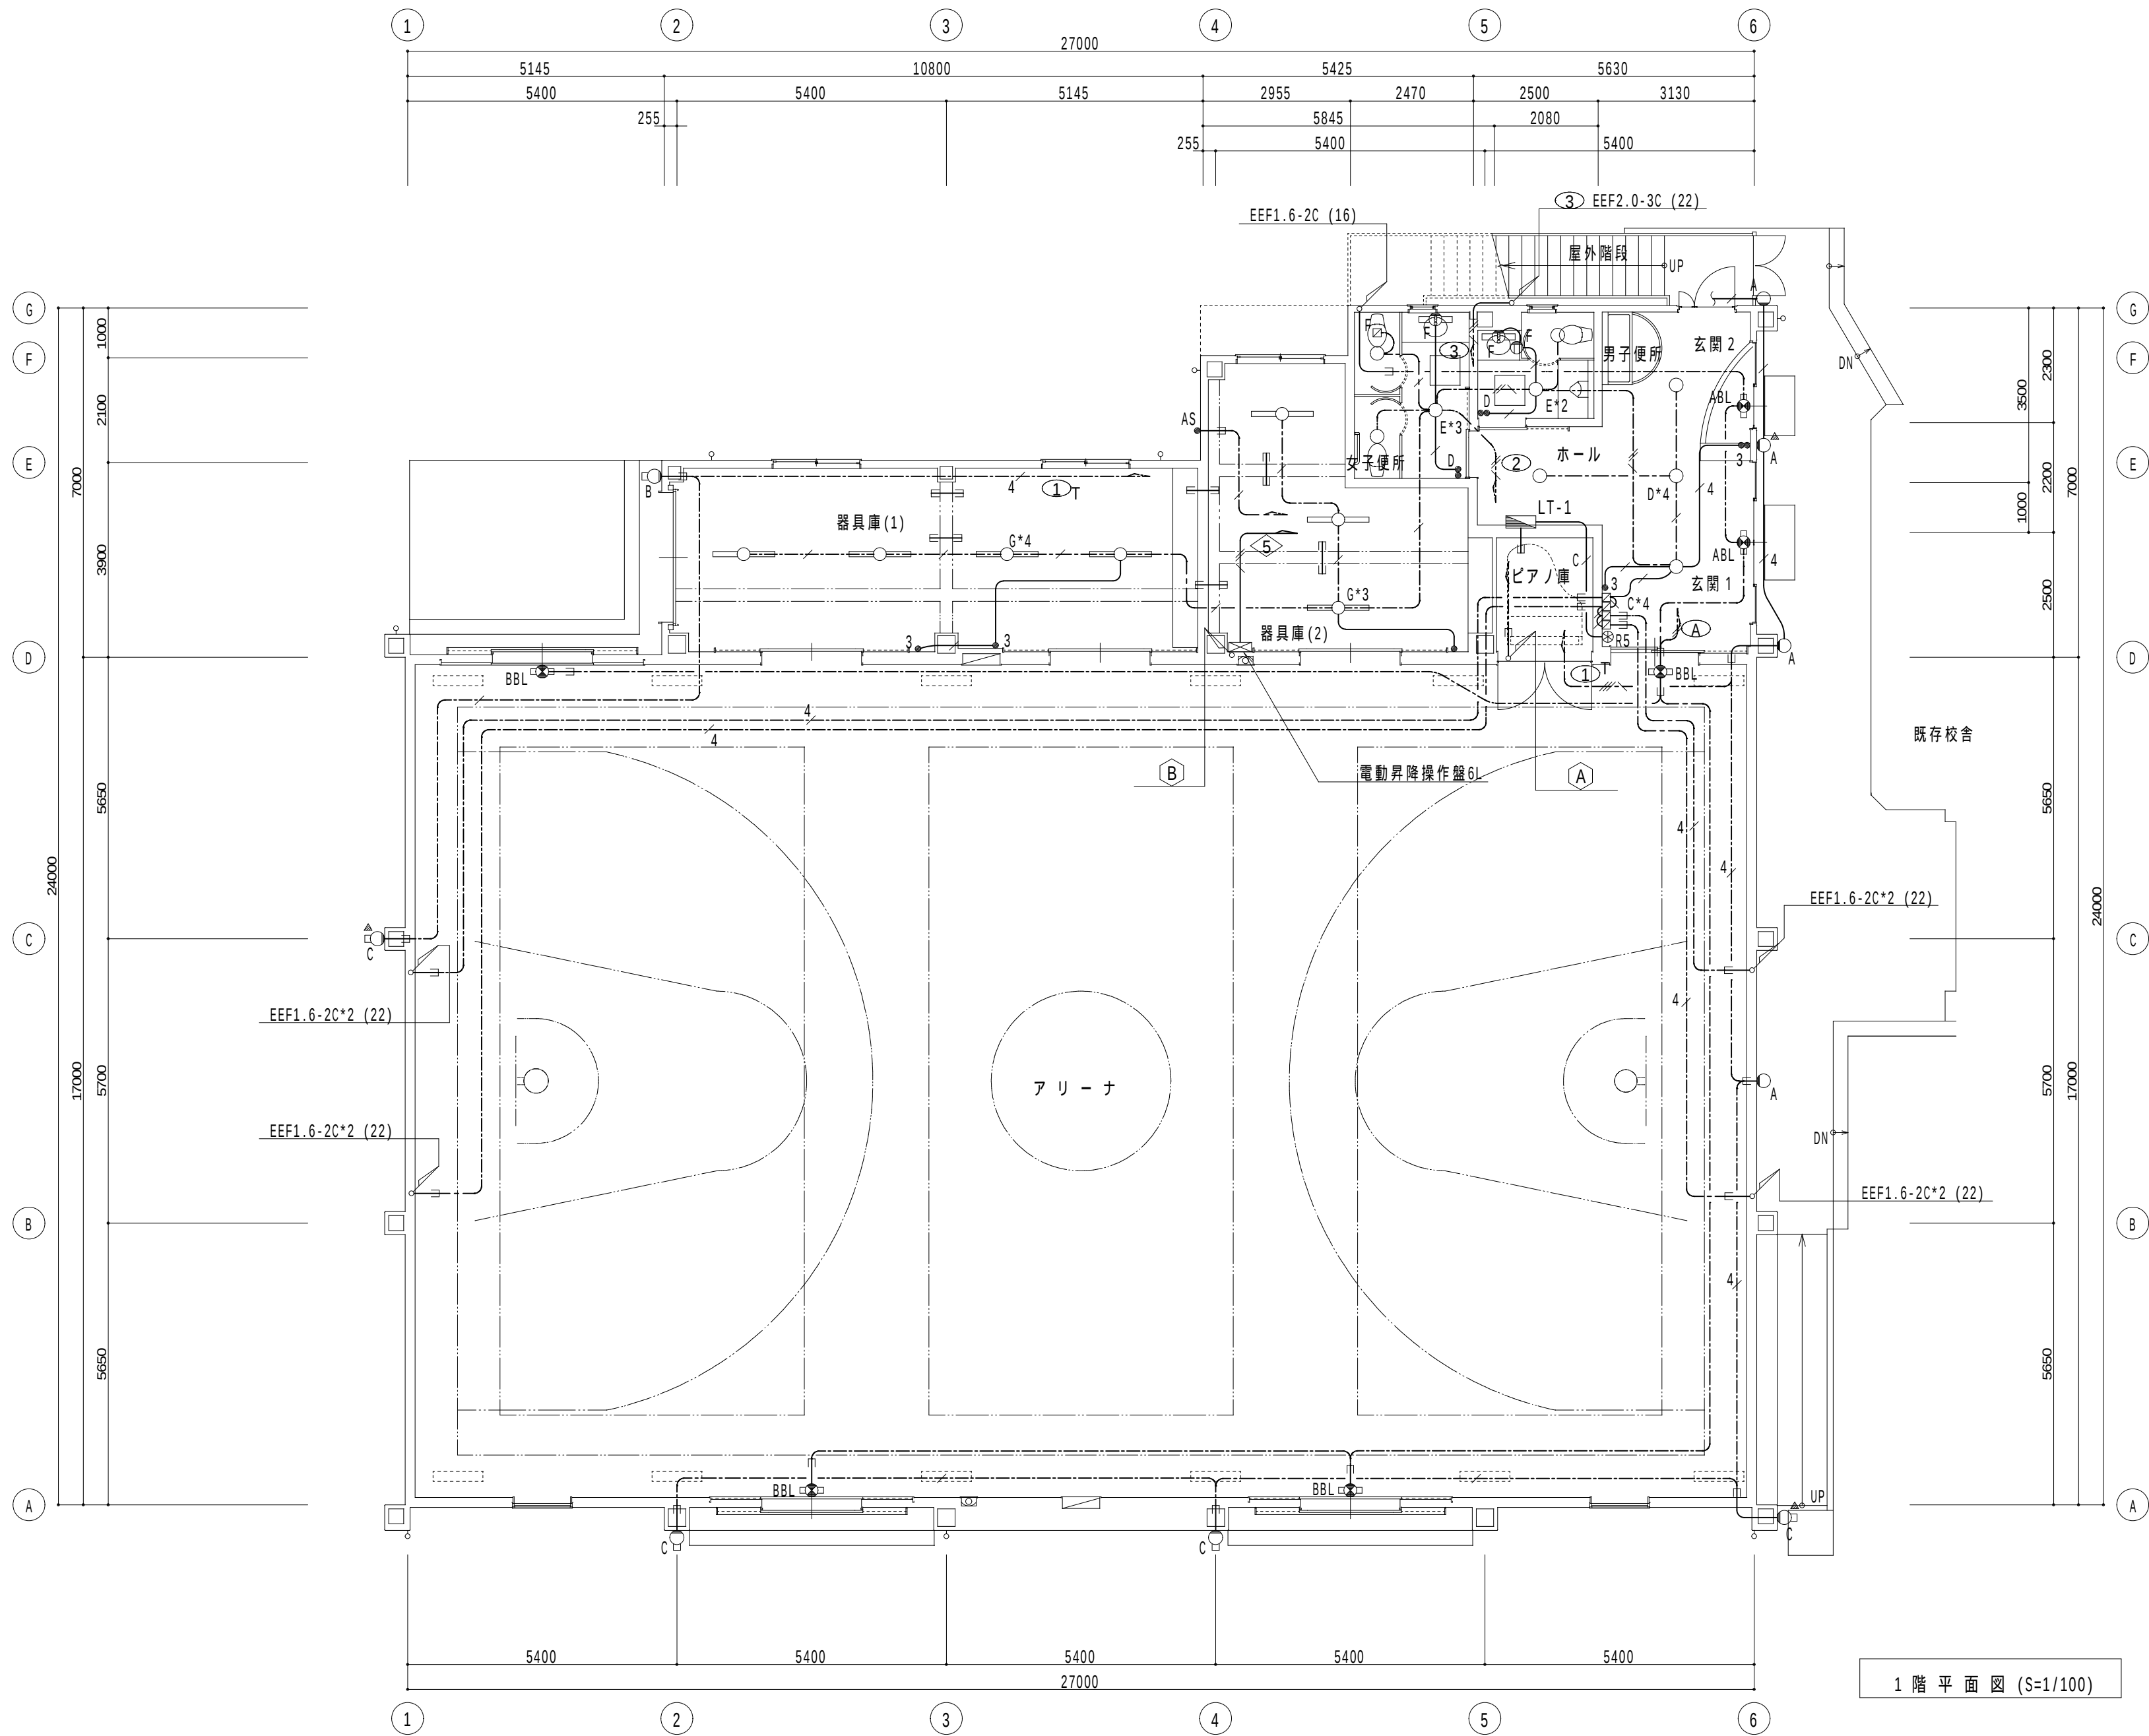


A 照明回路			
1	4	EEF2.0-3C*2	PF(28)
2		EEF2.0-2C*2	PF(28)
3		EEF2.6-3C	

B 昇降回路			
1	2	EEF2.0-3C*2	PF(28)
3		EEF2.0-3C	PF(22)
4	5	EEF2.0-3C*2	PF(28)

- 凡 例
- 24 24H換気扇用スイッチ P-10SWL
 - D トイレ換気スイッチ (3分)
 - AS 自動点滅器 (100V3A) 埋込形
 - ⊗R5 リモコン個別スイッチ *5 (防護カバー付)
 - ⊕F 換気扇用コンセント
 - ☐F 天井換気扇 (別途機械設備工事) 電源接続
 - ☐C 換気扇用 スイッチ (機械設備工事より支給品取付)
 - ☐N ノズルプレート角

特記なき配管配線は下記による	
	IE1.6*2 (16)
	IE1.6*3 (16)
	IE1.6*4 (16)
	IE1.6*5 (22)
	IE2.0*2 E2.0 (16)
	EEF1.6-2C
	EEF1.6-3C
	EEF1.6-2C*2
	EEF1.6-2C+3C
	EEF2.0-2C
	EEF2.0-3C
	EEF2.0-2C*2
	CPEE1.2-1P (22)
	(22) 梁上配管

1 階 平 面 図 (S=1/100)

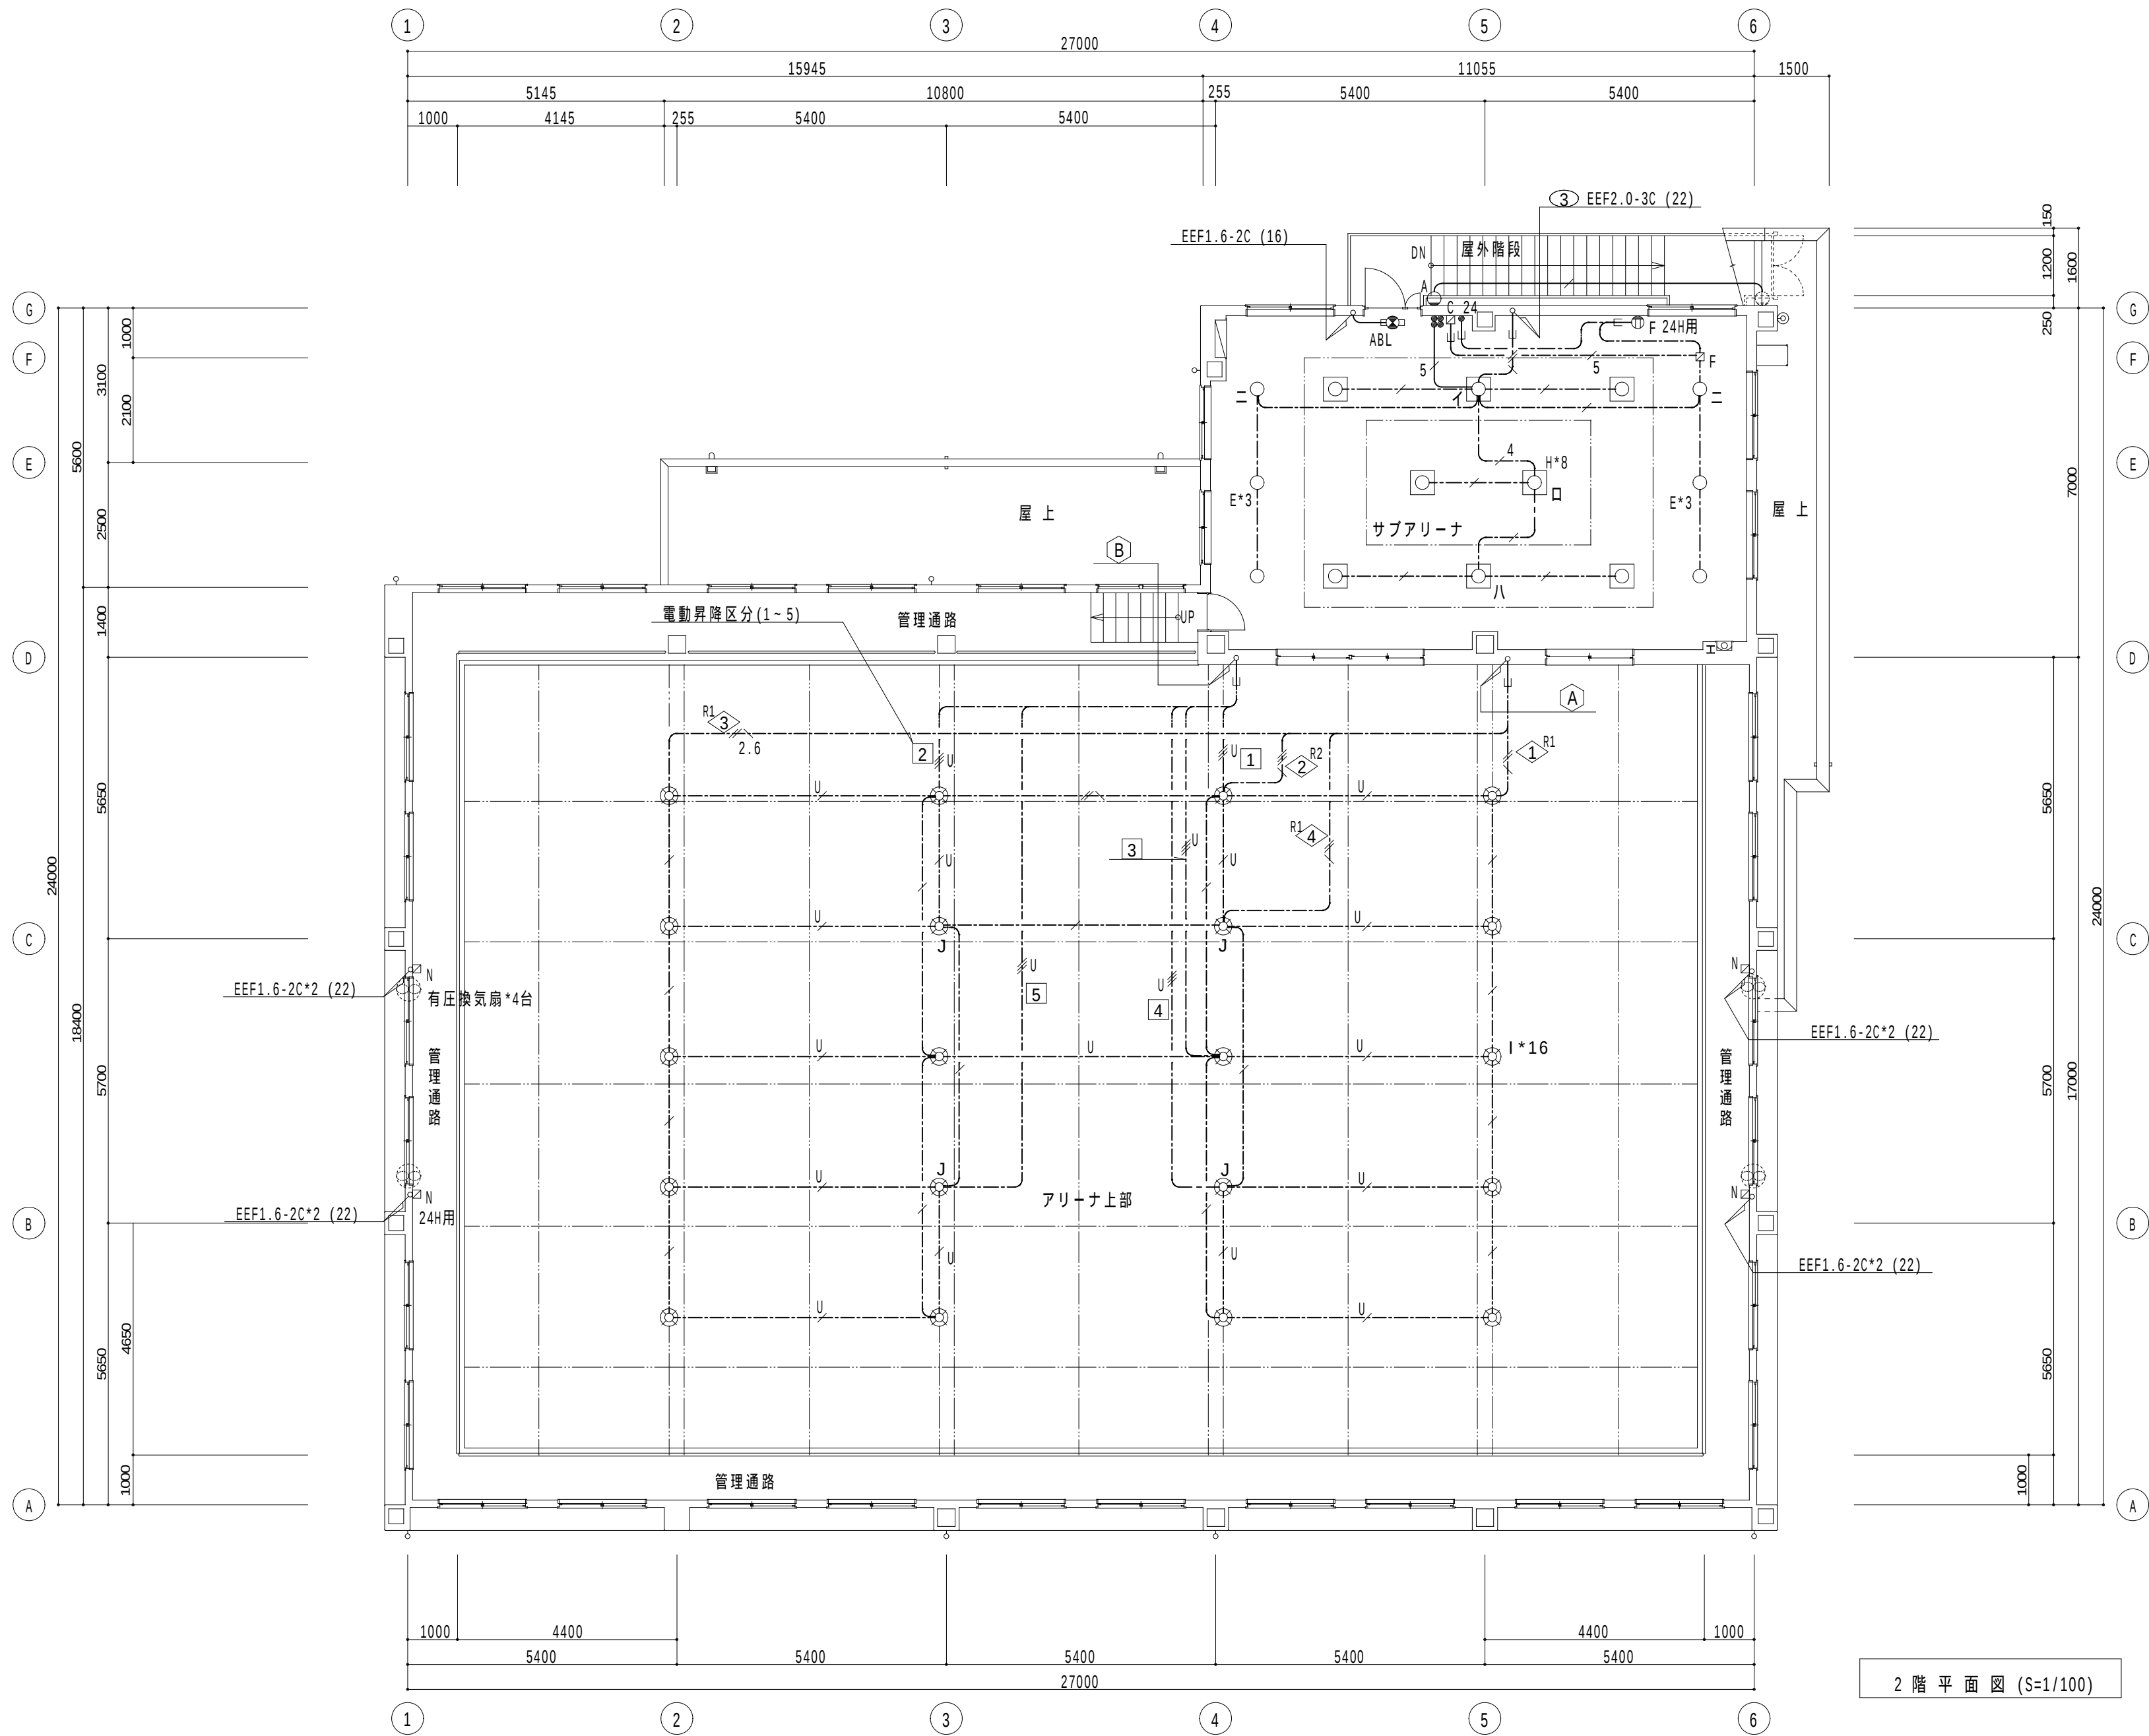


A 照明回路			
①	④	EEF2.0-3C*2	PF(28)
②		EEF2.0-2C*2	PF(28)
③		EEF2.6-3C	

B 昇降回路			
1	2	EEF2.0-3C*2	PF(28)
3		EEF2.0-3C	PF(22)
4	5	EEF2.0-3C*2	PF(28)

特記なき配管配線は下記による		2階アリーナ
---	---	EEF1.6-3C
---	---	EEF2.0-3C
---	---	EEF2.0-2C*2
---	---	EEF2.6-3C
---	---	EEF1.6-3C
---	---	EEF2.0-3C

2 階 平 面 図 (S=1/100)

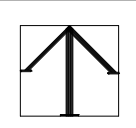


綜合建築設計事務所
一級建築士事務所 登録(梨)第1-19366号
一級建築士 登録 第110879号 小林

承認	設計	担当

縮 尺
1/100
設計年月日

工事名称	大月市立 七保小学校 屋内運動場 改築工事 設計図
図面名称	2階 電灯 設備図

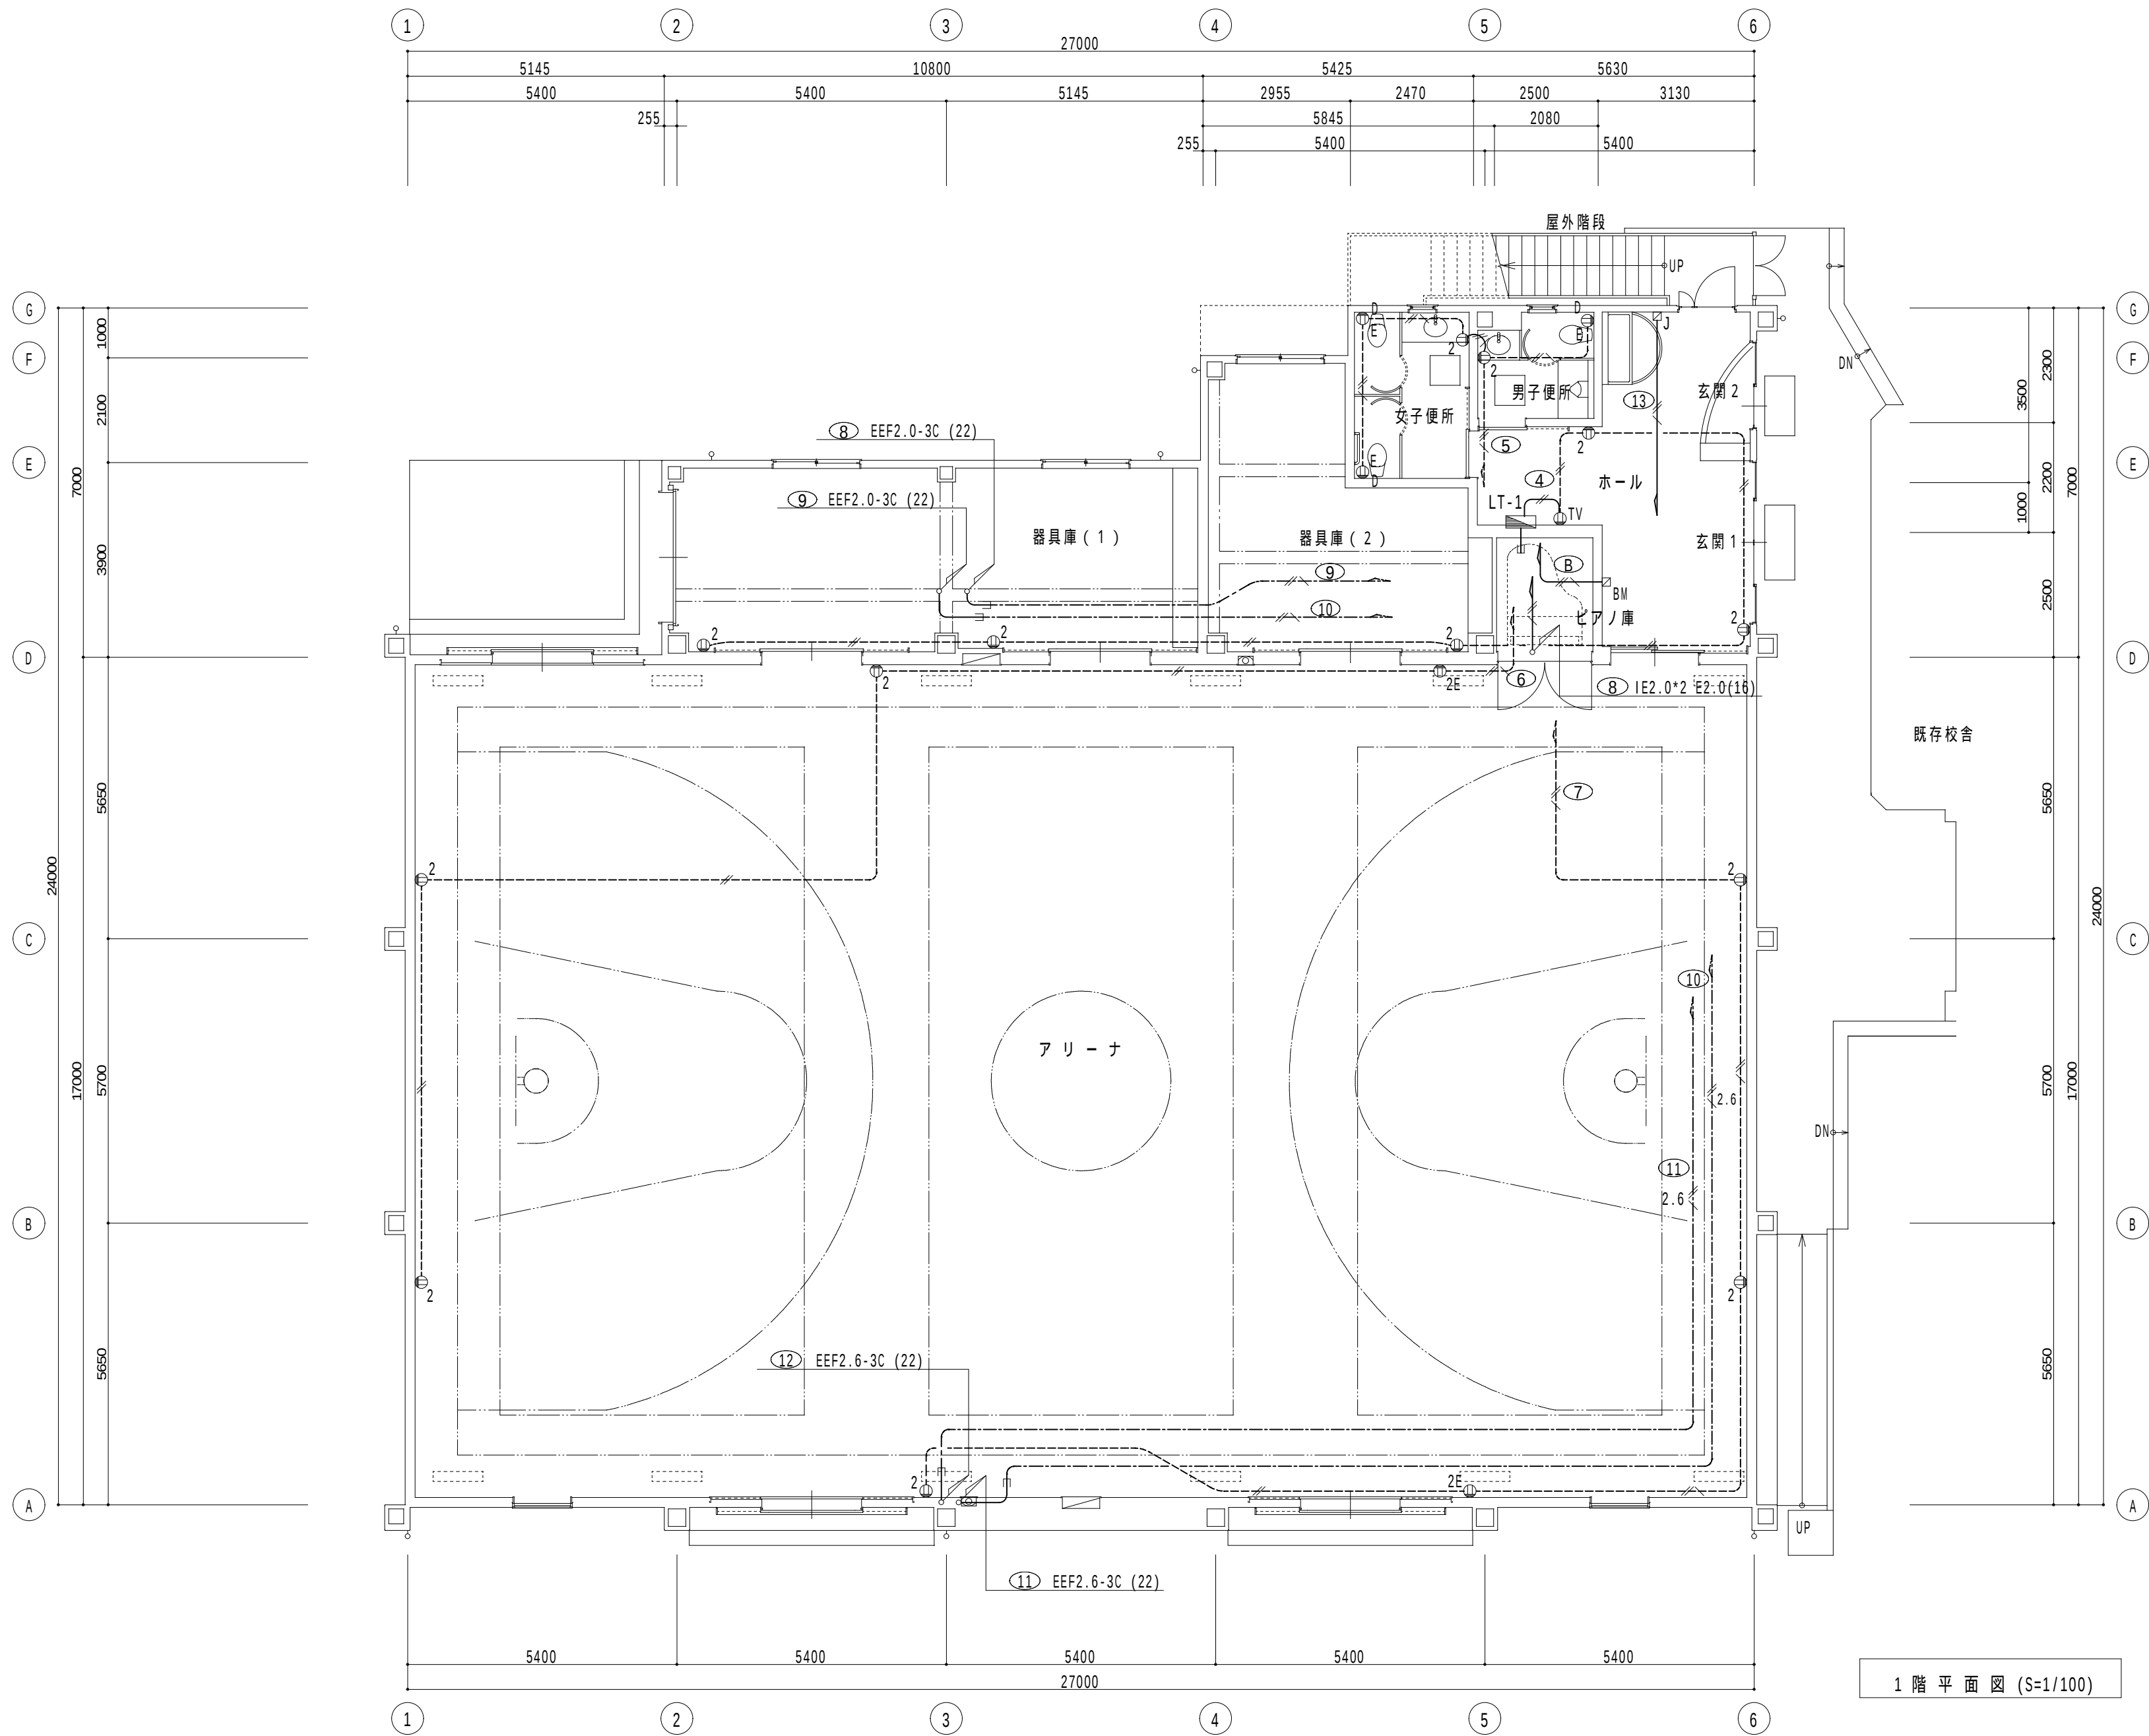


1 階 平 面 図 (S=1/100)

凡 例

- D⓪E 暖房便座用コンセント (2P15AE*1,ET*1)
- ⓪TV プラスタ-用露出コンセント (2P15A*1)端子盤内
- ⓧBM 防災無線装置電源
- ⓧJ 電気錠操作器電源

特記なき配管配線は下記による

 - IE2.0*2 (16) 床
- IE2.0*2 E2.0 (16) 床
- IE2.0*2 (16) 壁,天井
- IE2.0*2 E2.0 (16) 壁,天井
- EEF2.0-3C
- EEF2.6-3C





綜 合 建 築 設 計 事 務 所


一級建築士事務所 登録(梨)第1-19366号
一級建築士 登録 第110879号 小林

承認	設計	担当

縮 尺
1/100
設計年月日

  工事名称 大月市立 七保小学校 屋内運動場 改築工事 設計図
図面名称 1階 コンセント設備図



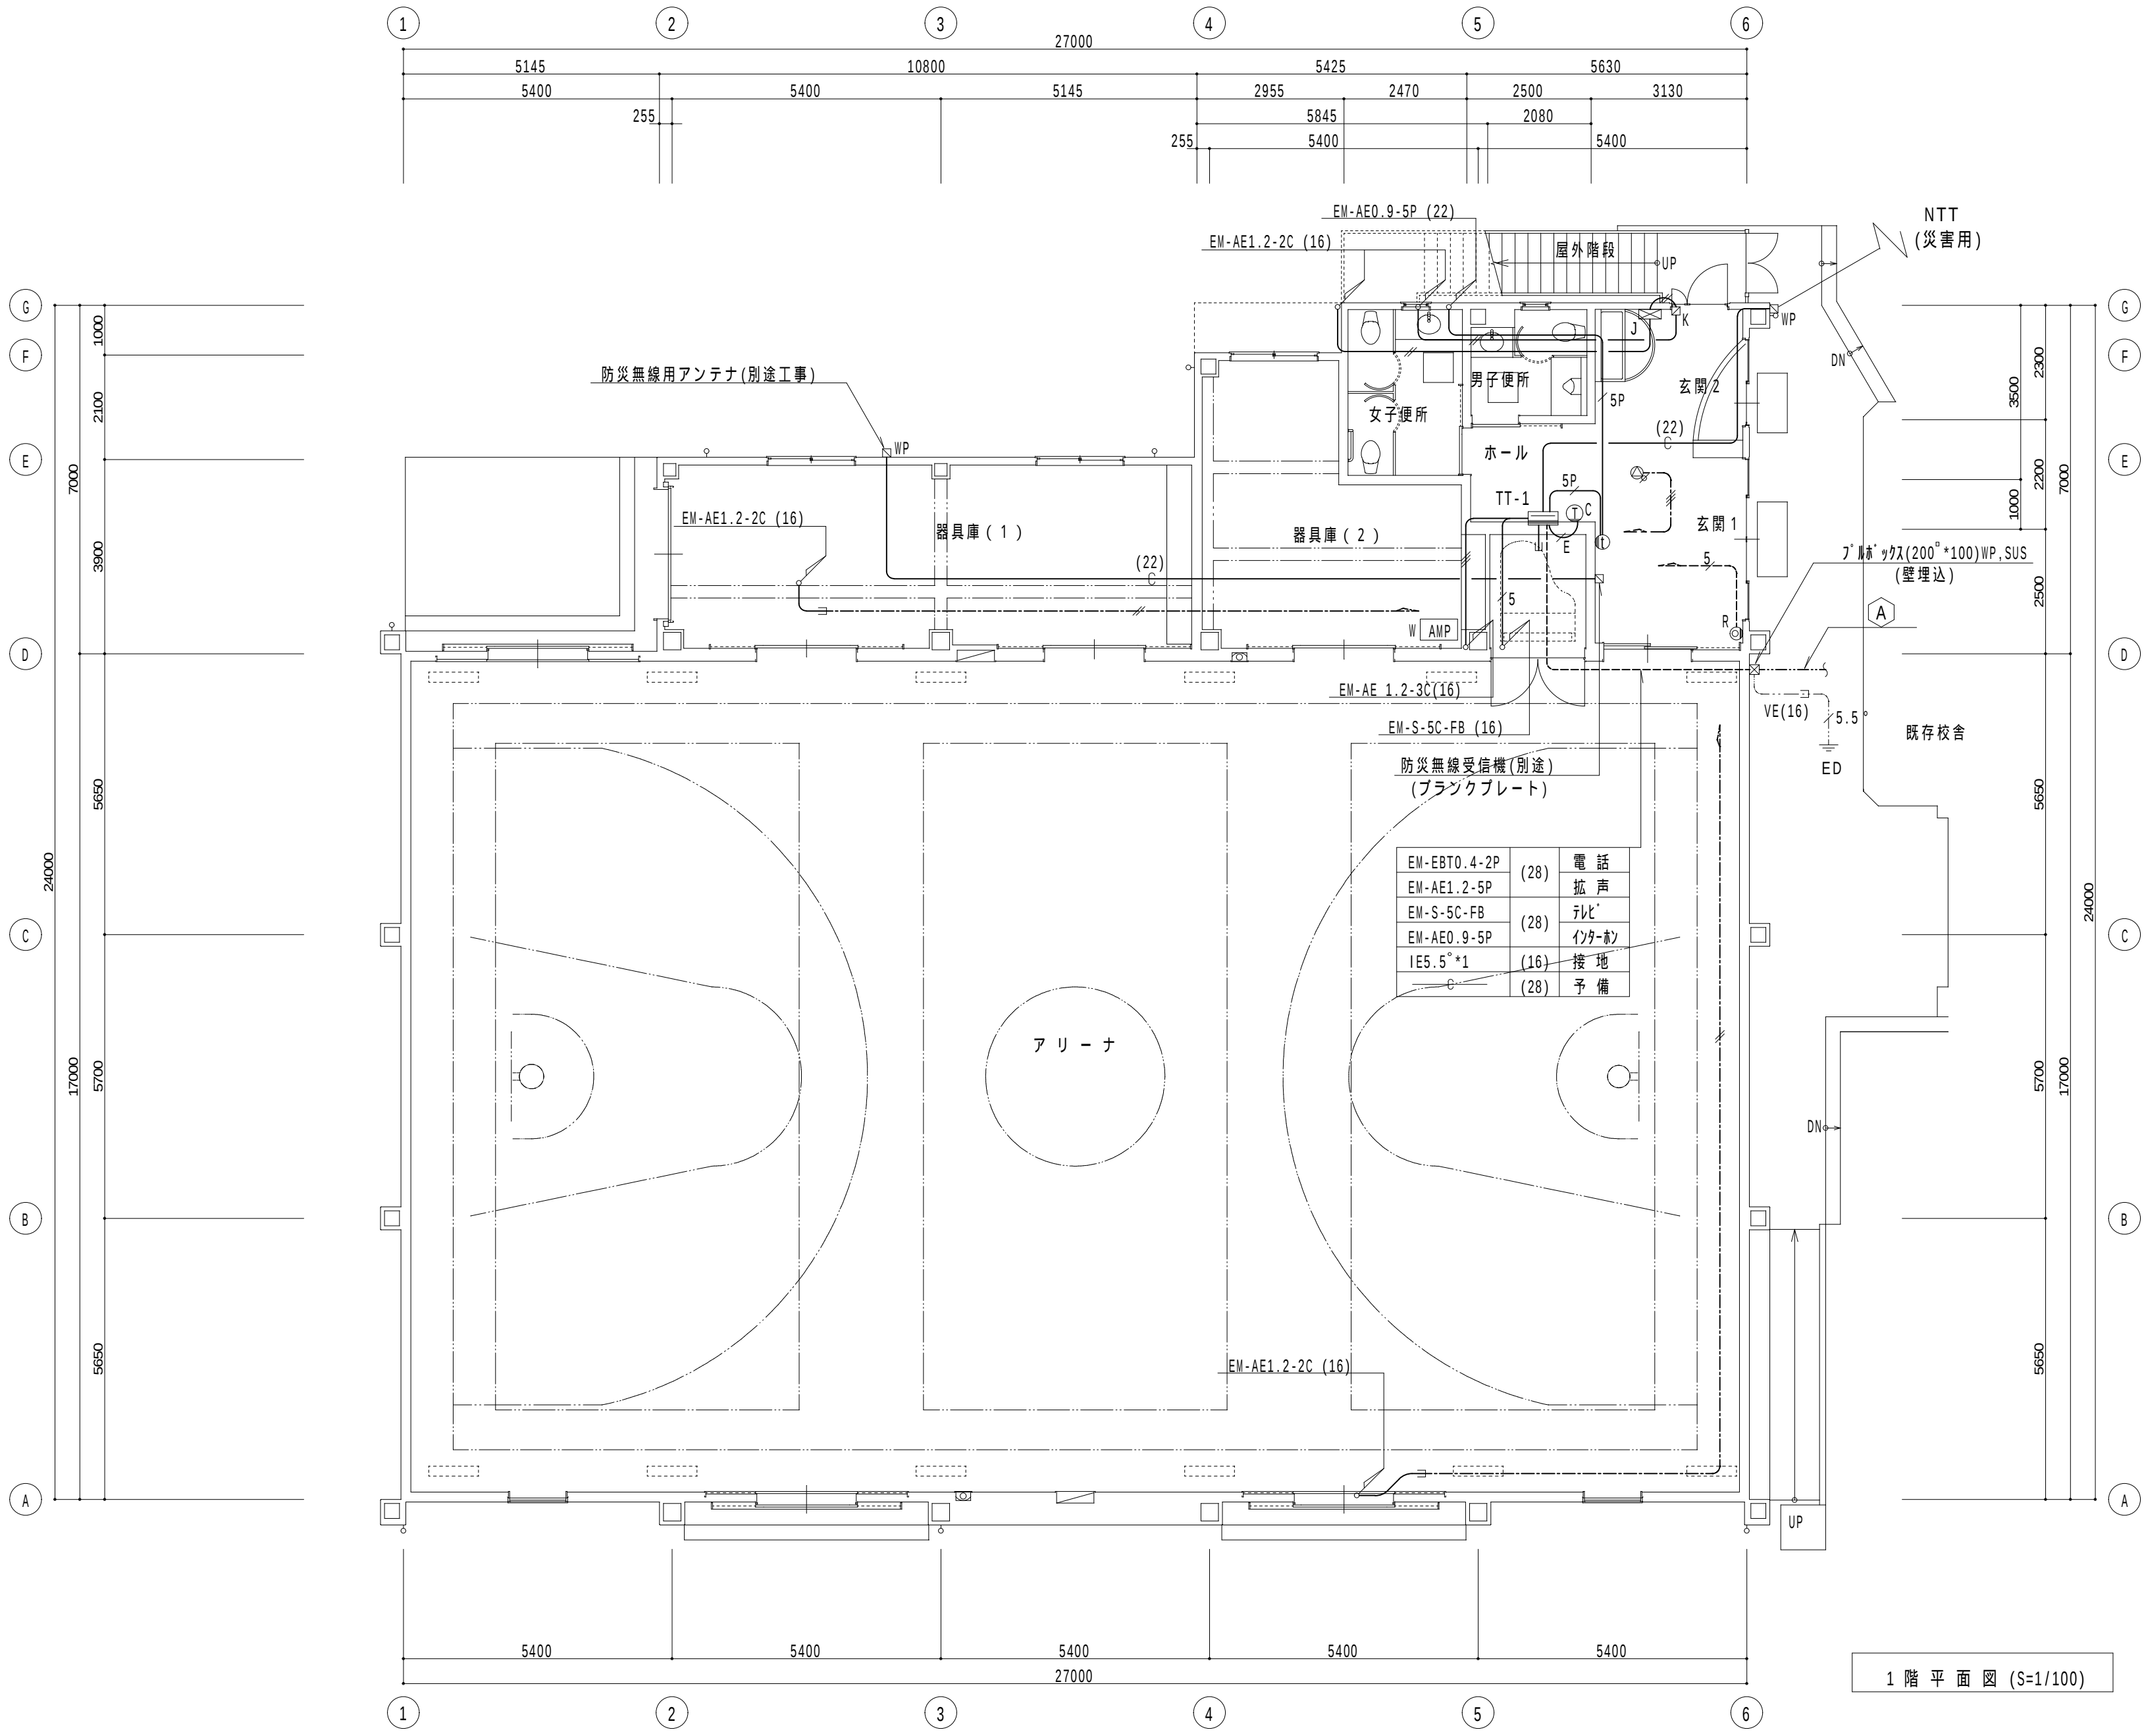

Ⓐ 地中		
EM-EBT0.4-2P	PE(36)	電話
EM-AE1.2-5P		拡声
EM-S-5C-FB		テレビ
EM-AE0.9-5P		インターホン
—C—	PE(28)	予備


凡 例

- ⓂR テレビ直列ユニット(端末)
- ⓂWP 防雨入線プレート
- ⓂK 電気錠(別途建築工事)
- ⓂAMP ワイヤレスパワードスピーカー(姿図参照)
- ワイヤレスマイクロホン(ペンシル型)1本付


特記なき配管配線は下記による

- E— EM-EBT0.4-2P(16) 電話
- //--- EM-AE 1.2-2C 拡声
- //--- EM-AE 1.2-3C(16) 拡声
- //--- EM-AE 1.2-3C 拡声
- 5— EM-S-5C-FB (16) テレビ
- 5--- EM-S-5C-FB (16) テレビ
- 5P— EM-AE0.9-5P(22) インターホン
- //--- EM-AE1.2-2C(16) 電気錠

1 階 平 面 図 (S=1/100)

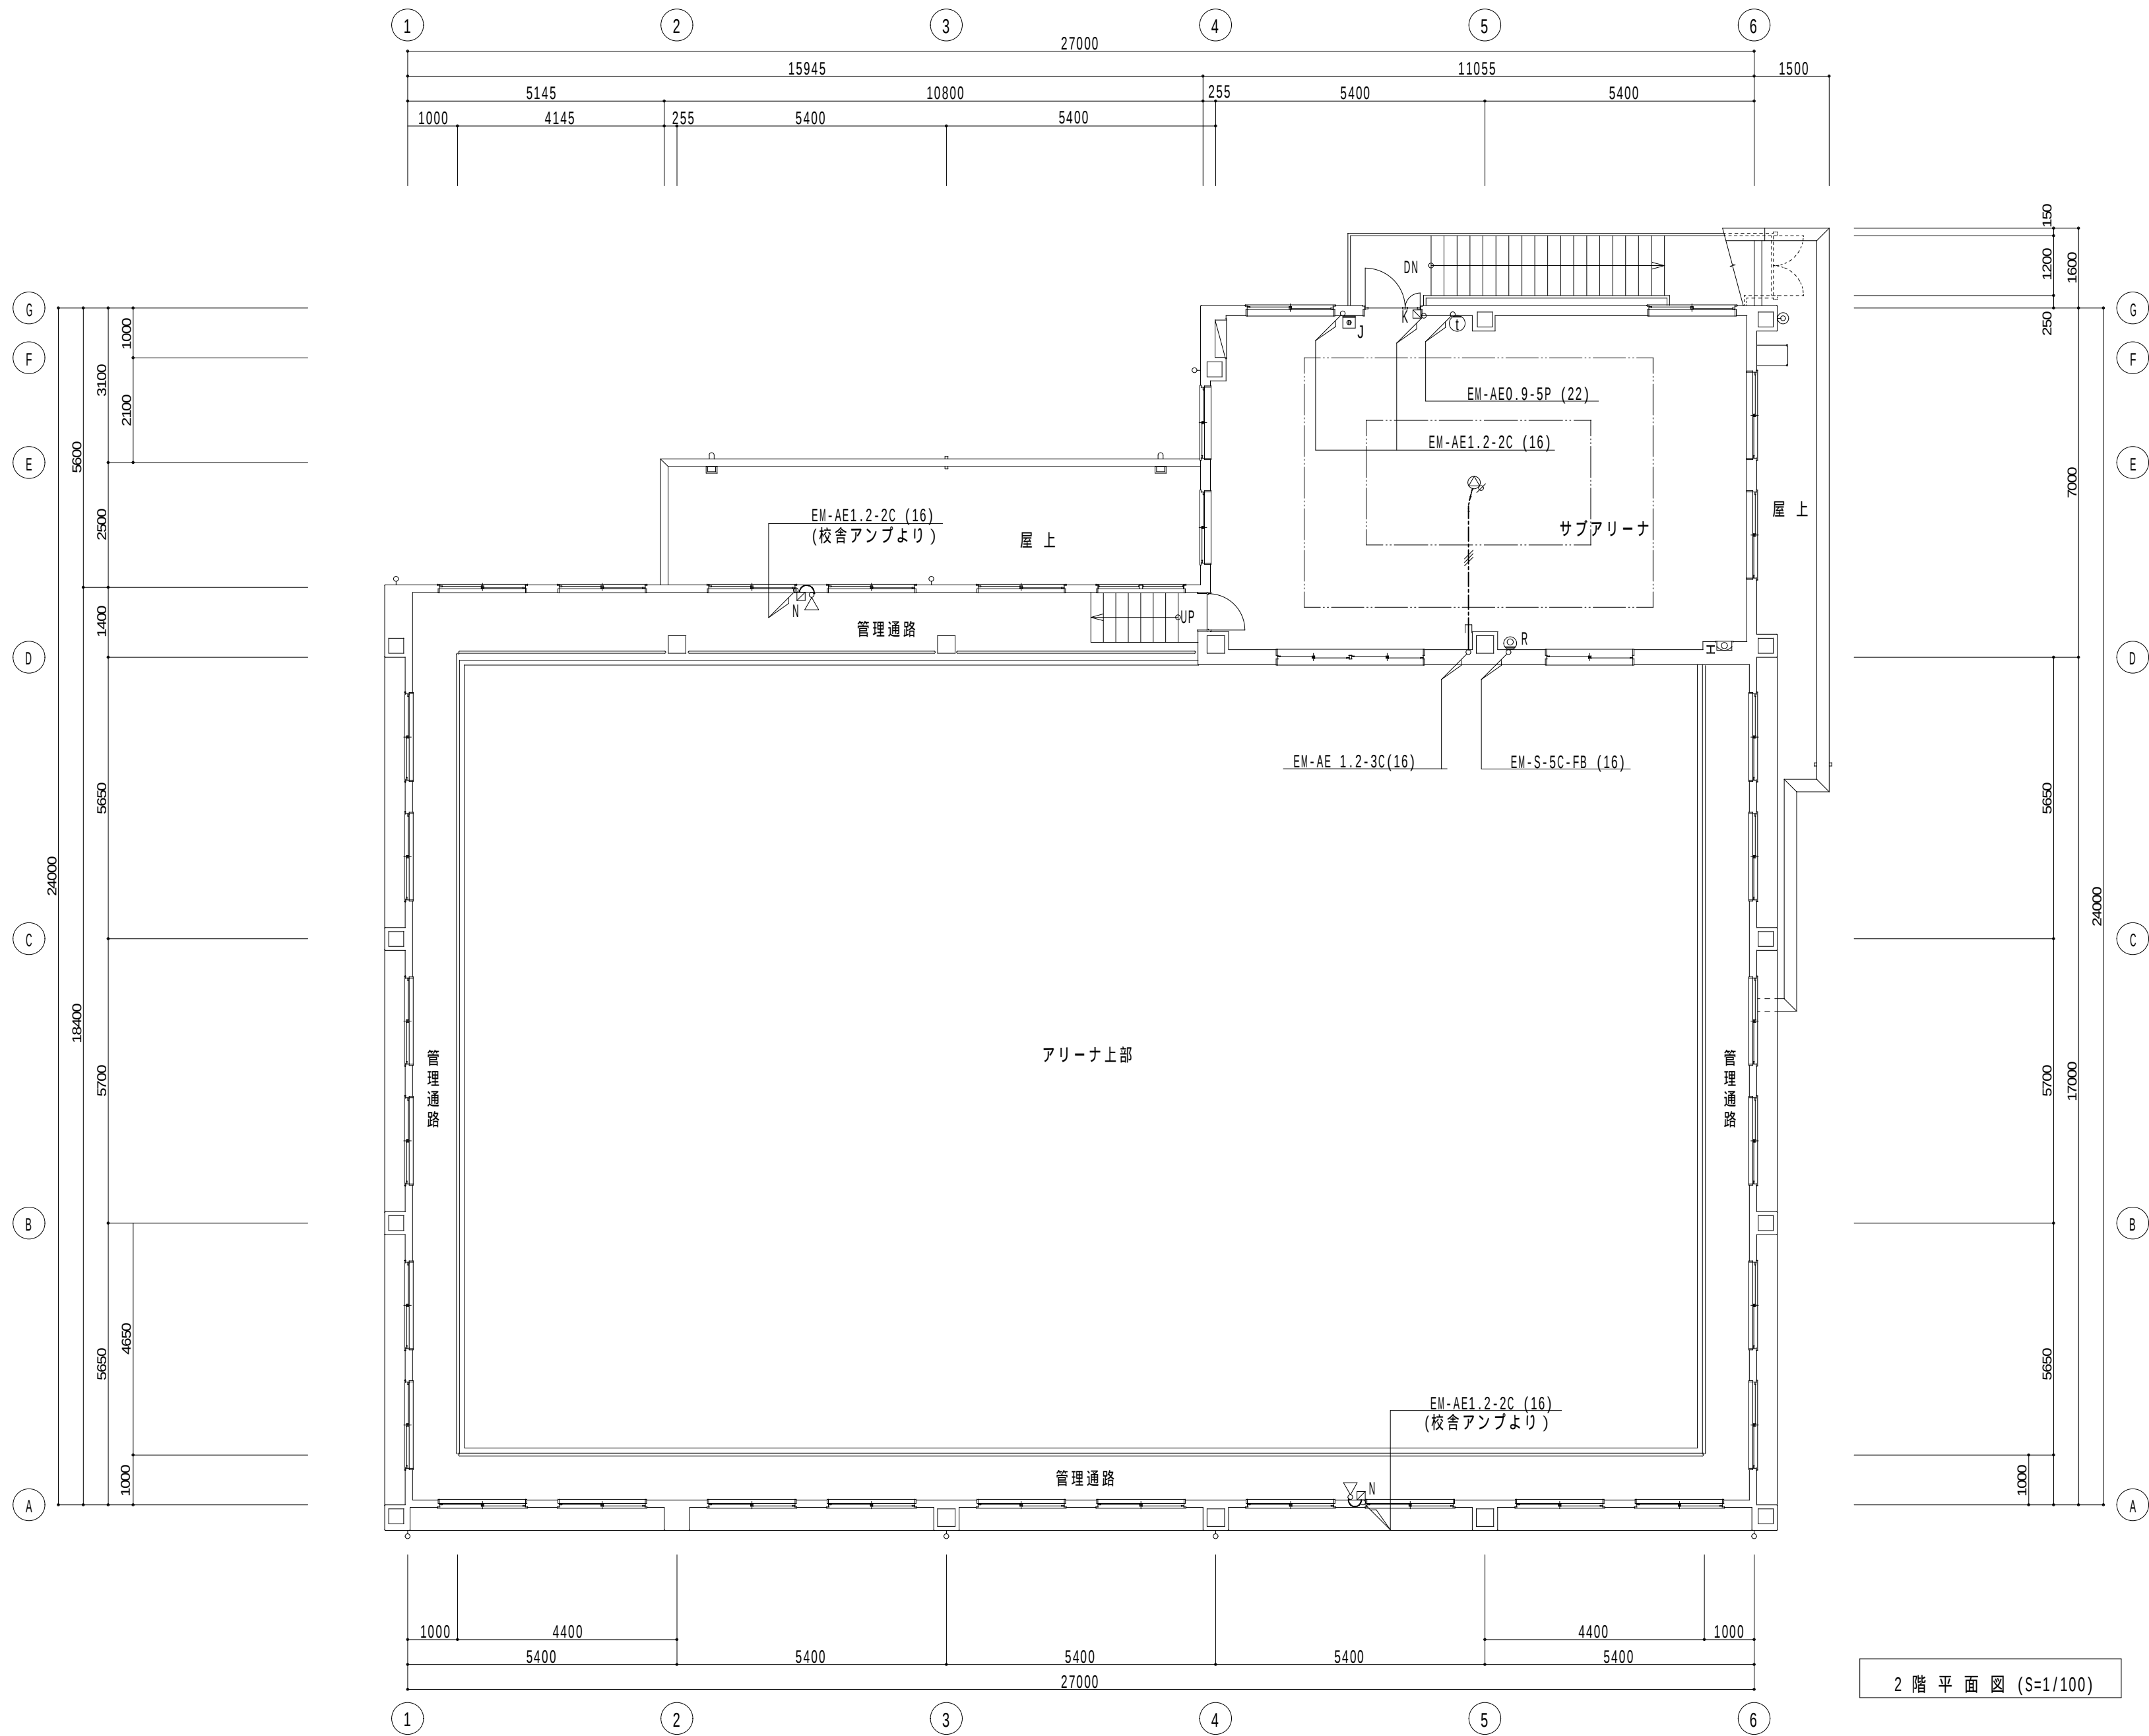

2 階 平 面 図 (S=1/100)

 


綜 合 建 築 設 計 事 務 所

一級建築士事務所 登録(梨)第1-19366号
一級建築士 登録 第110879号 小林 -

承認	設計	担当

縮 尺
1/100
設計年月日


工事名称 大月市立 七保小学校 屋内運動場 改築工事 設計図
図面名称 2階 弱電 設備図

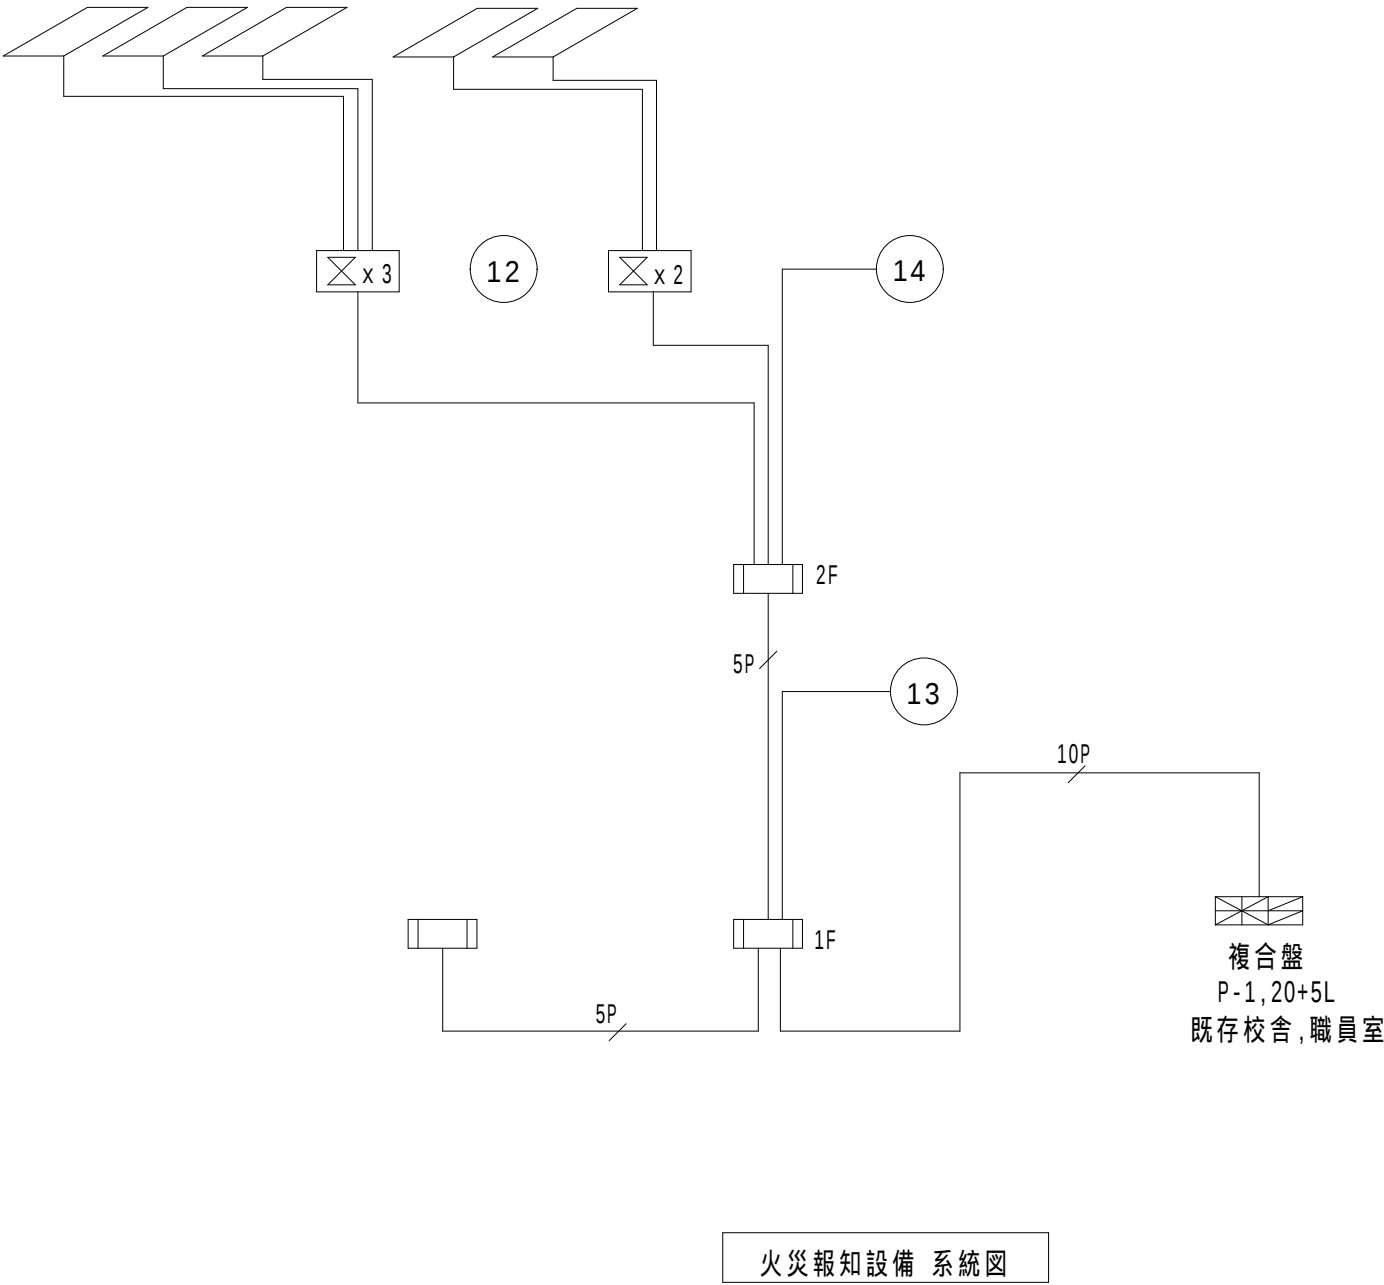

凡 例			
記 号	名 称	適 用	チェック項
	複 合 盤 (既存校舎内)	受信機 P 型 1 級 20 回線 蓄積型	○
		連動制御盤 5 回線 蓄積型	○
		感知器回線常時断線監視機能付	○
	受 信 機	P 型 級 回線 常時断線監視機能付	
	副 受 信 機	回線 (電圧プザー内蔵)	
	機 器 収 容 箱	露出型 (㊸○㊹内蔵)	
	機 器 収 容 箱	埋込型 (㊸○㊹内蔵)	
	機 器 収 容 箱	消火栓組込型 (㊸○㊹内蔵)	○
㊸	電 鈴	DC 24V 15mA φ	○
●	表 示 灯	AC 24V 0.5W LED球	○
㊹	発 信 機	P 型 級 (埋込、露出)	○
○	差動式スポット型感知器	2 種	○
○	定温式スポット型感知器	1 種 70	
○	定温式スポット型感知器	特種 60	
○	定温式スポット型感知器	1 種 70 防水型	
⋈	差動式分布型感知器	2 種 露出箱内収納	○
—	空 気 管	2.0 mm φ	○
	光電式スポット型感知器	2 種 露出型	
	光電式スポット型感知器	2 種 埋込型	
	光電式スポット型感知器	2 種 点検口付 (壁付用、床付用)	
	光電式スポット型感知器	2 感度、埋込型	
	ブ ロ テ ク タ		
Ω	終 端 器	CRE	
	消 火 栓 始 動 装 置	フリッカー式 A	
	連 動 制 御 盤	回路	
㊸	光電式スポット型感知器	3 種 露出型	
㊹	光電式スポット型感知器	3 種 埋込型	
ERD	自 動 閉 鎖 装 置	防火戸用 ラッチ式	
ERS	自 動 閉 鎖 装 置	防火シャッター用 (建築工事)	
Z	圧 電 プ ザ ー	防火シャッター降下警報用	
---	警 戒 区 域 境 界 線		○
NO	警 戒 区 域 境 界 線 番 号	自火報設備	○
NO	警 戒 区 域 境 界 線 番 号	防排烟設備	
—	配 管 配 線		○
□	ジョイントボックス		○
↗ ↘ ↙ ↚	立上げ 素通し 立下げ		○


注 記

- 1、全館一斉鳴動方式とする。
- 2、アリーナ内表示灯はガード付とする。

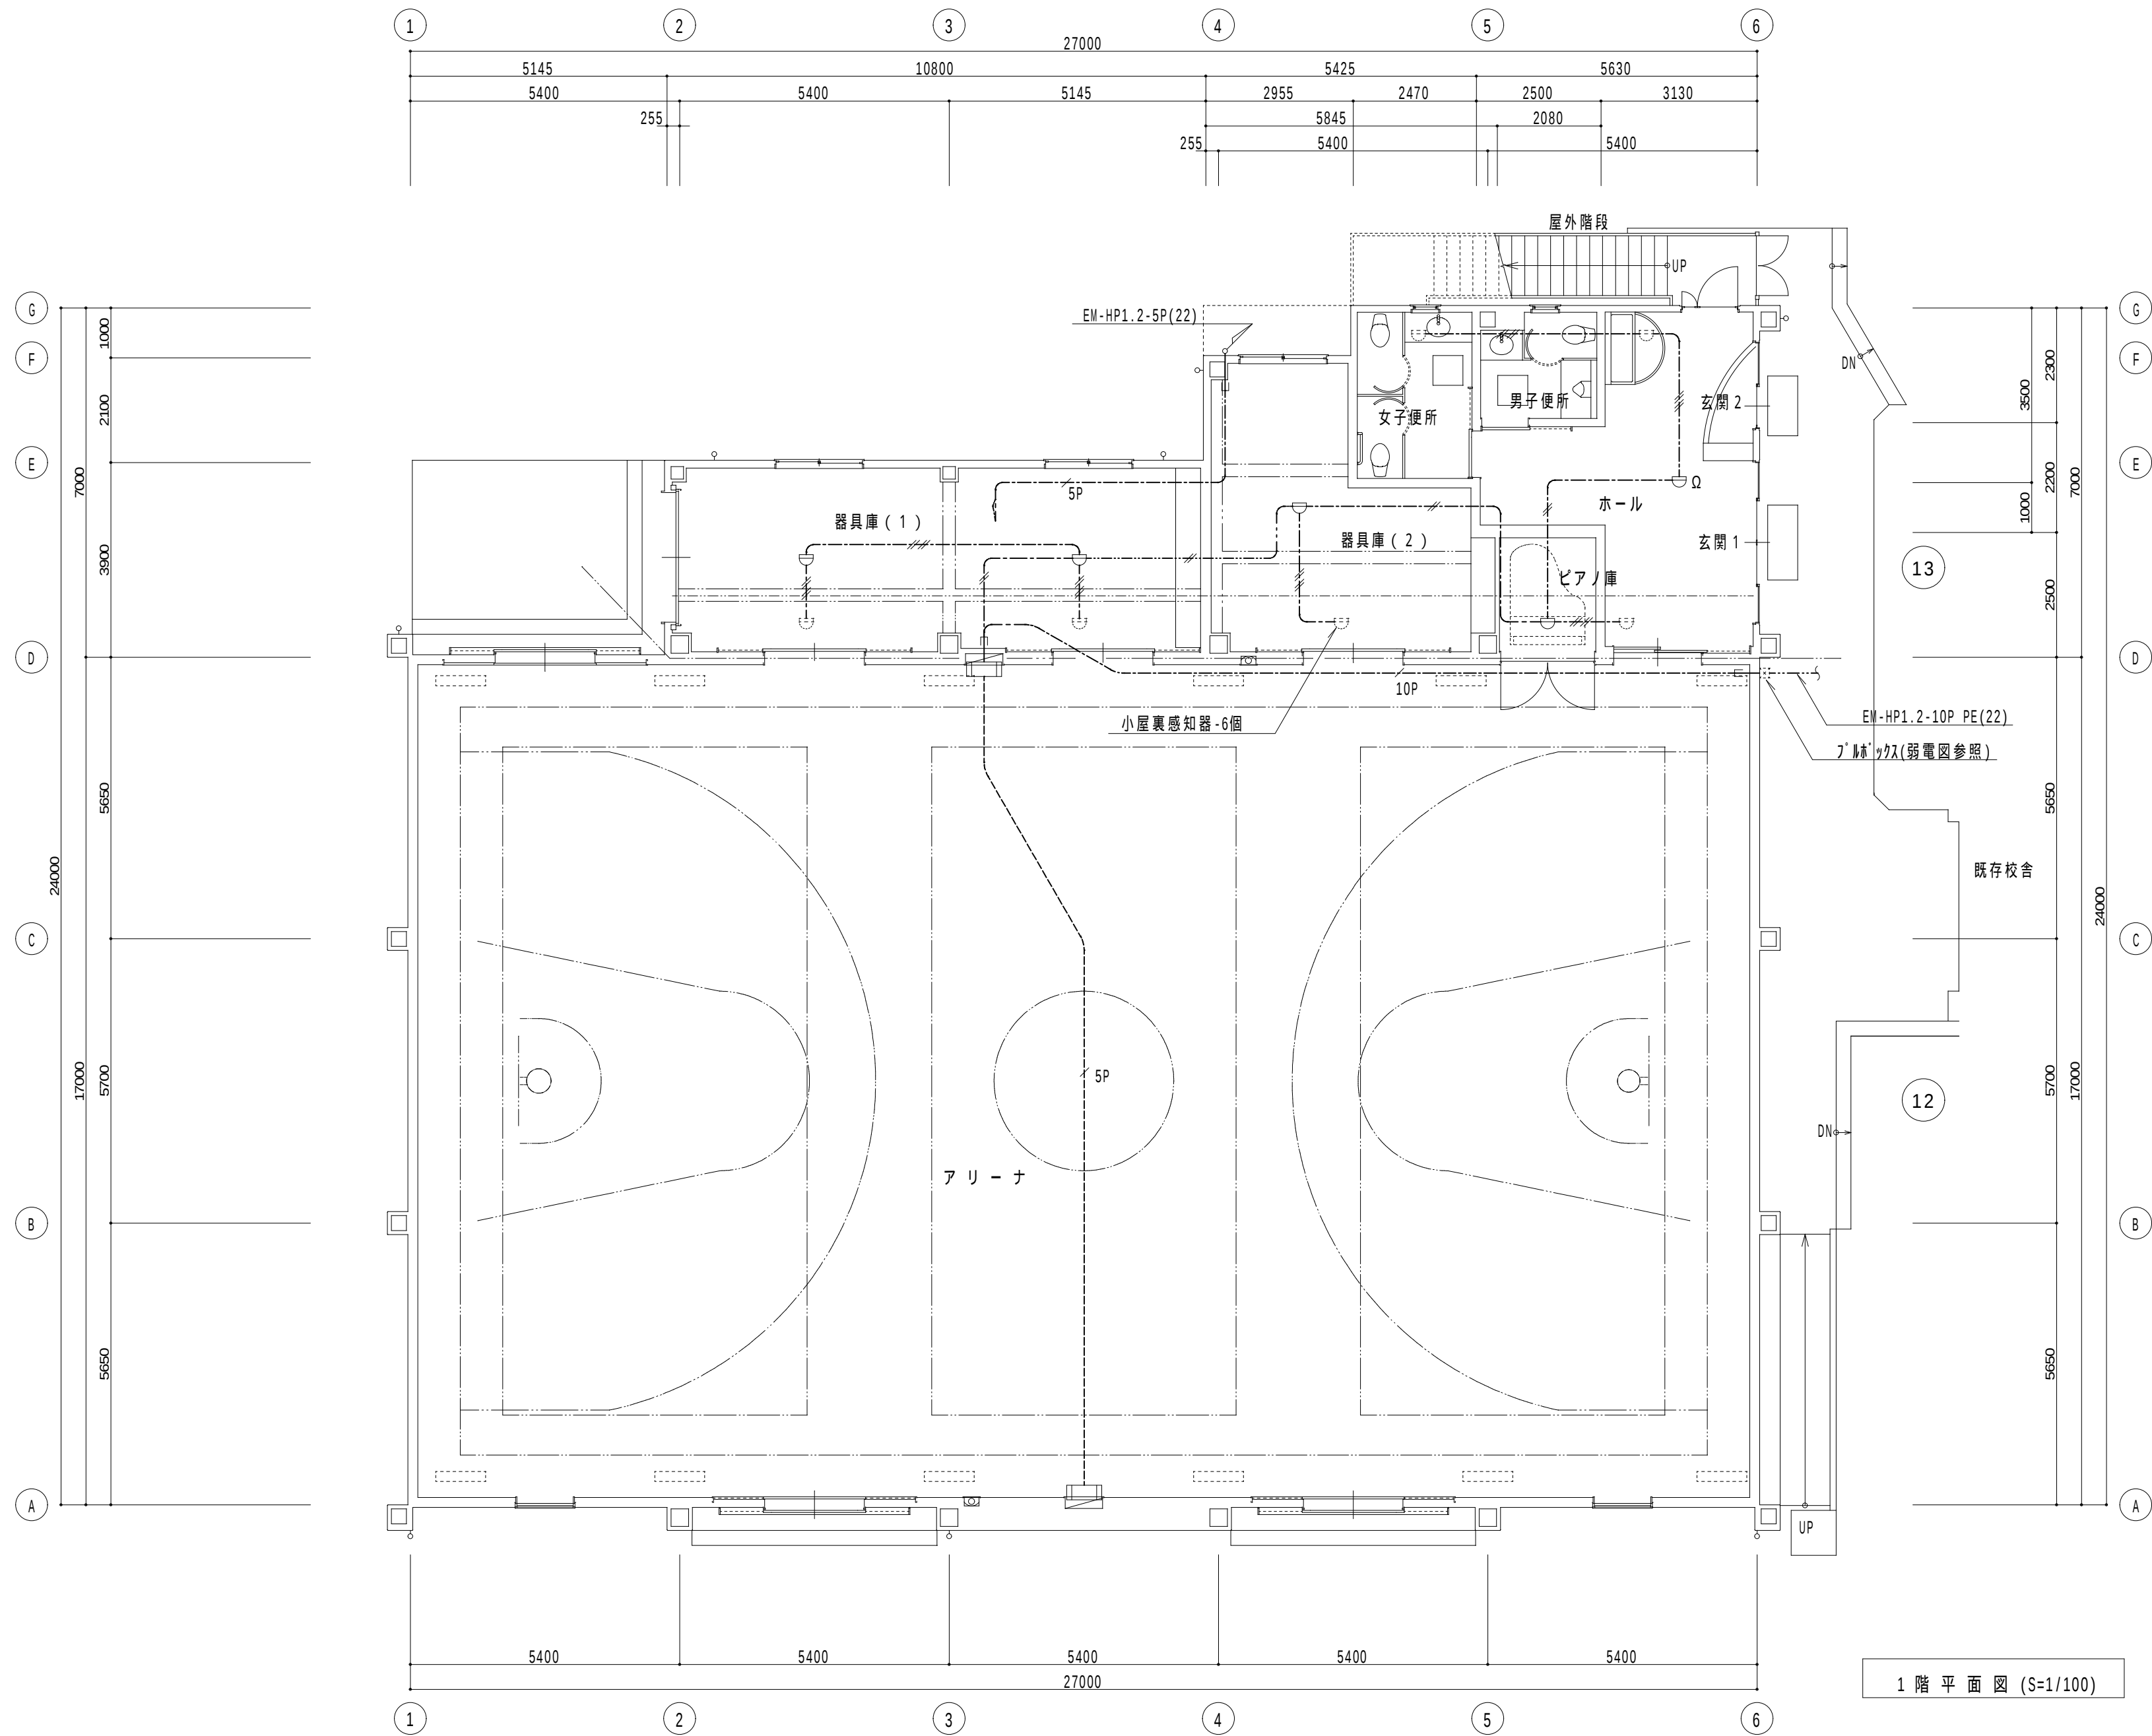

- 特記なき配管配線は下記による
- EM-AE0.9-2C
 - EM-AE0.9-4C
 - EM-HP1.2-5P
 - EM-HP1.2-10P
 - EM-HP1.2-5P (22)

 1 階 平 面 図 (S=1/100)




綜合建築設計事務所

一級建築士事務所 登録(梨)第1-19366号
一級建築士 登録 第110879号 小林


承認	設計	担当

縮 尺
1/100
設計年月日

工事名称 大月市立 七保小学校 屋内運動場 改築工事 設計図
図面名称 1階 火災報知設備図

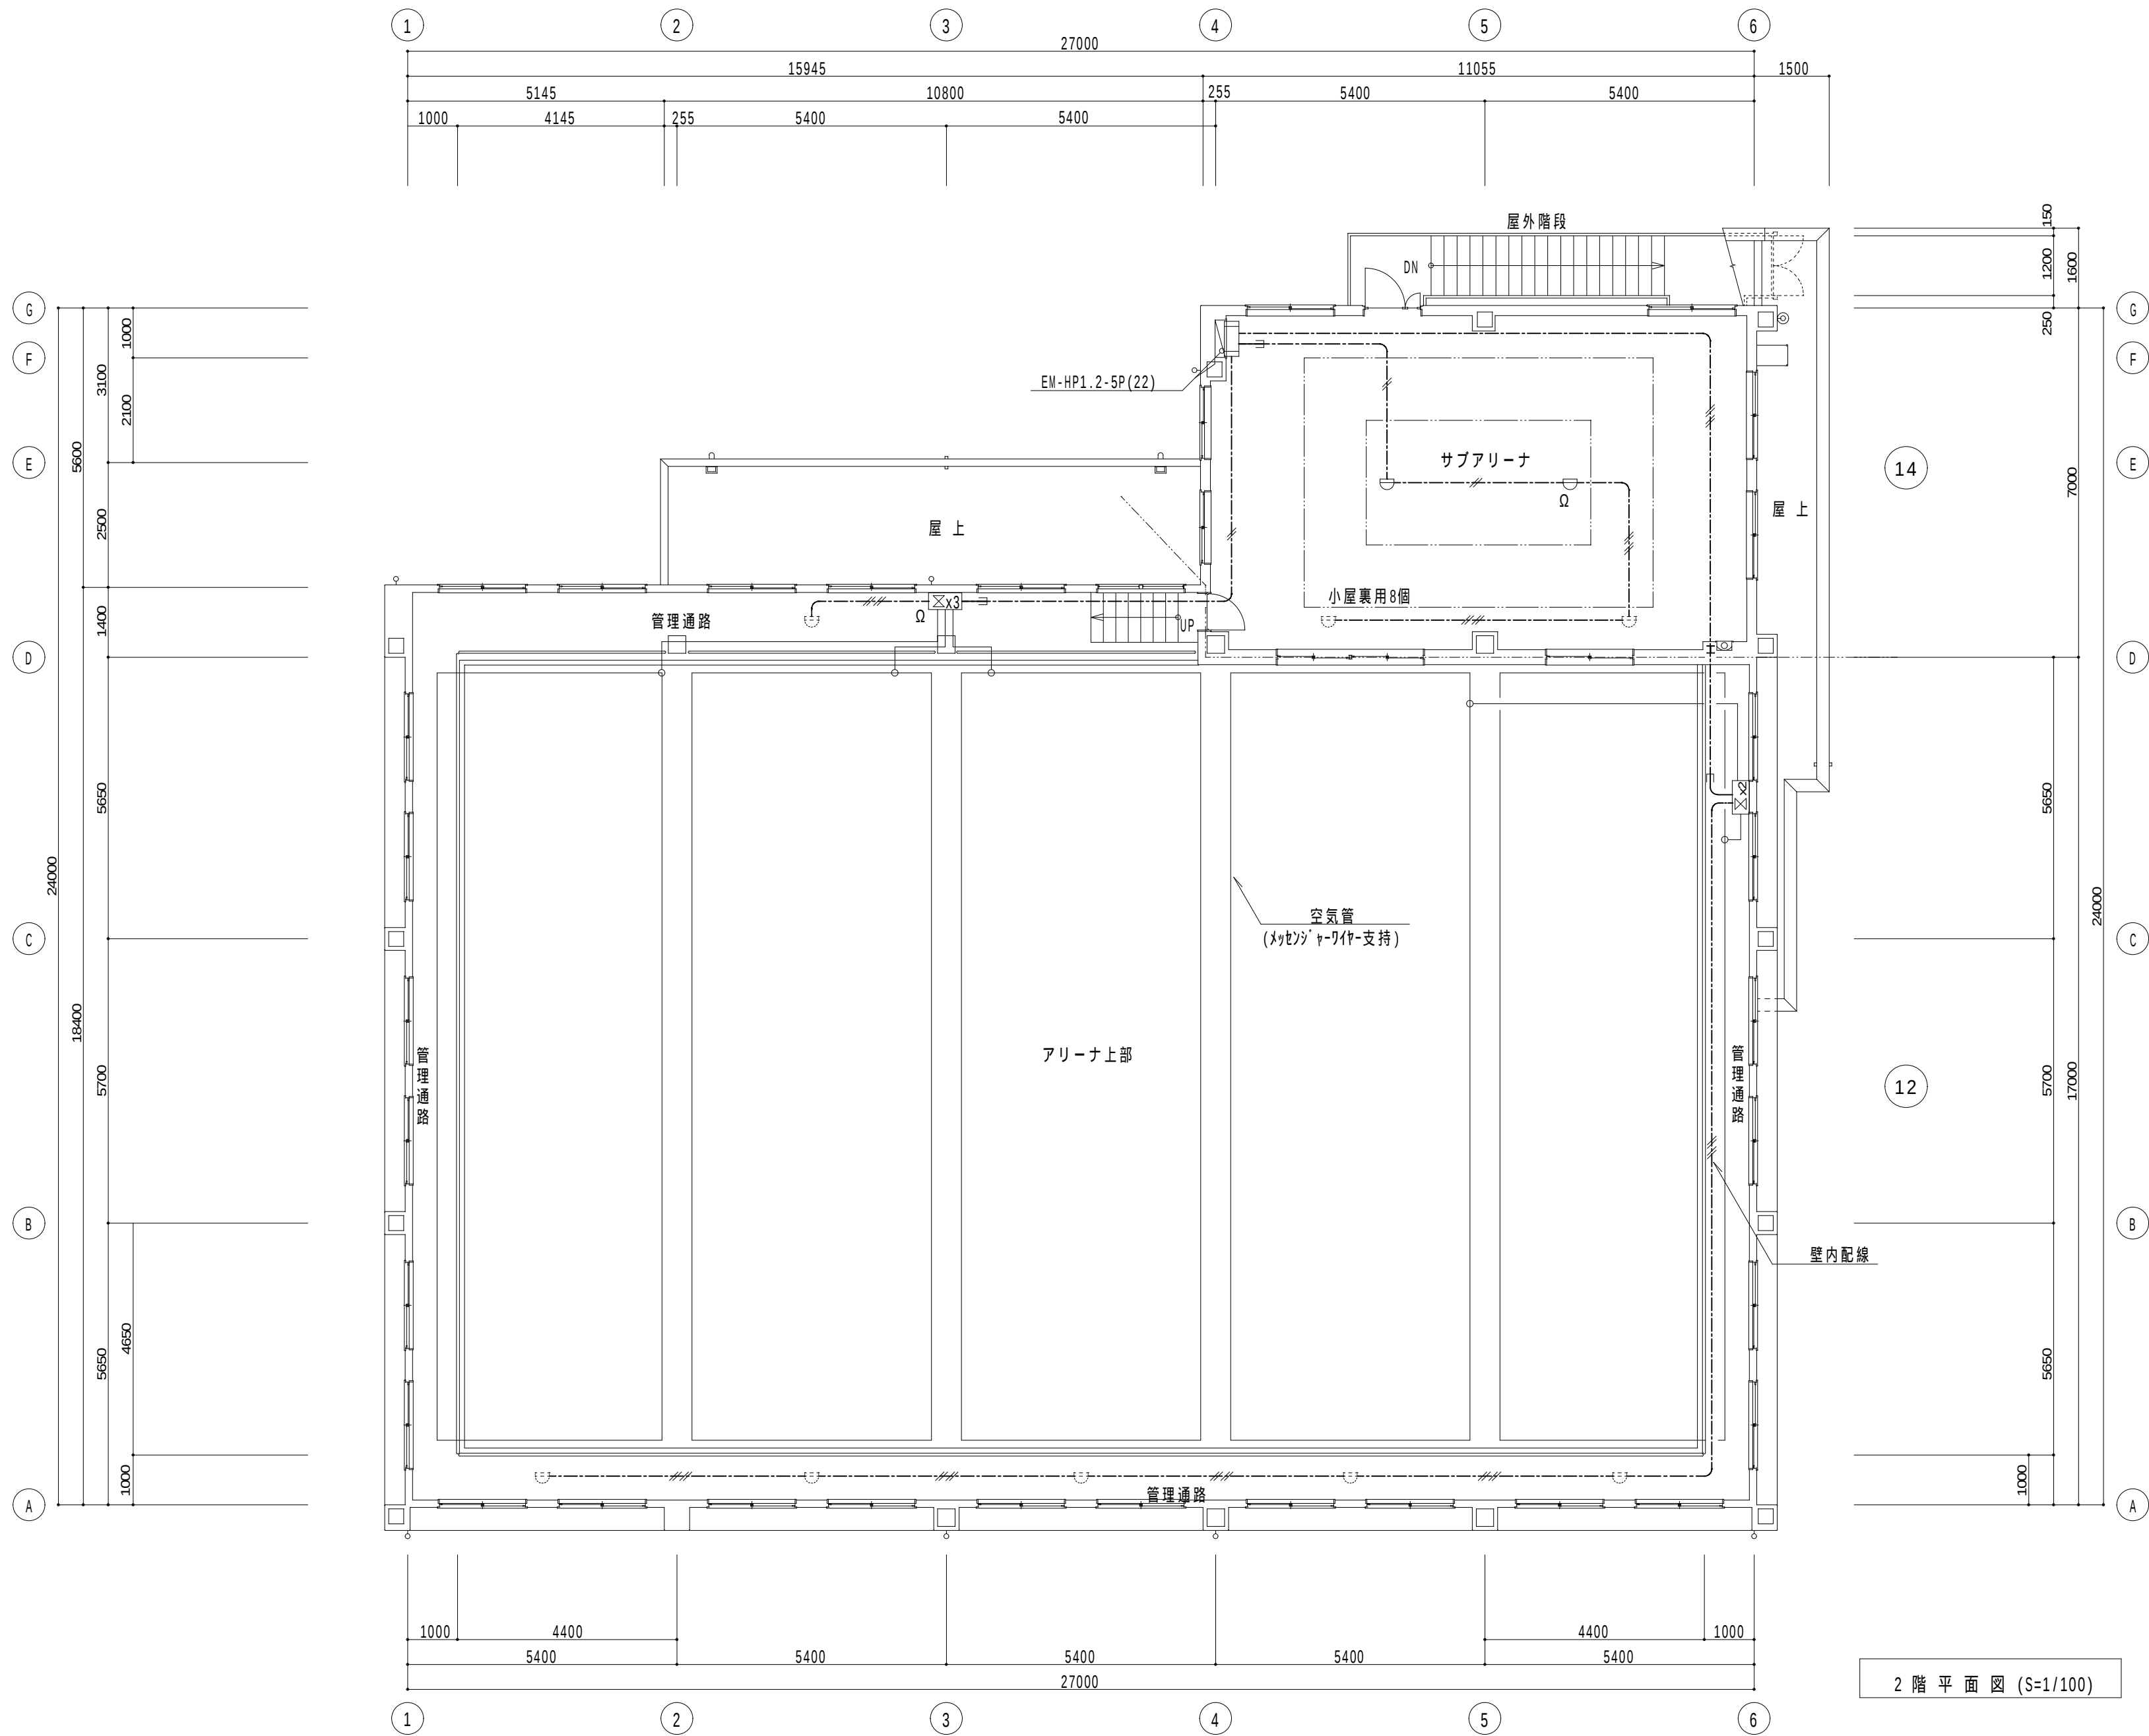

2 階 平 面 図 (S=1/100)

 



綜合建築設計事務所

一級建築士事務所 登録(梨)第 1-19366 号
一級建築士 登録 第 110879 号 小林

承認	設計	担当

縮 尺
1/100
設計年月日

工事名称 大月市立 七保小学校 屋内運動場 改築工事 設計図
図面名称 2階 火災報知設備図

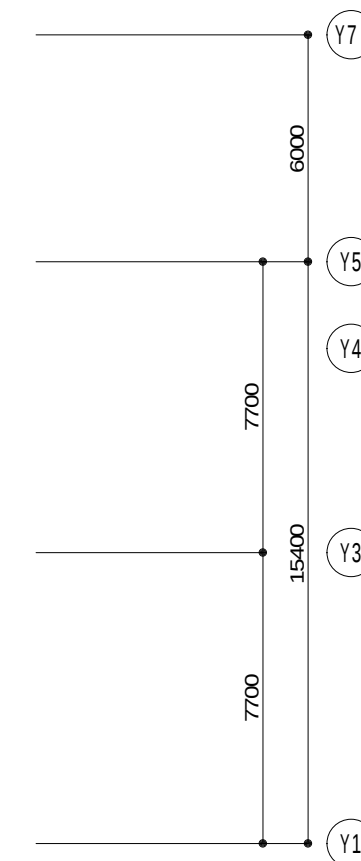
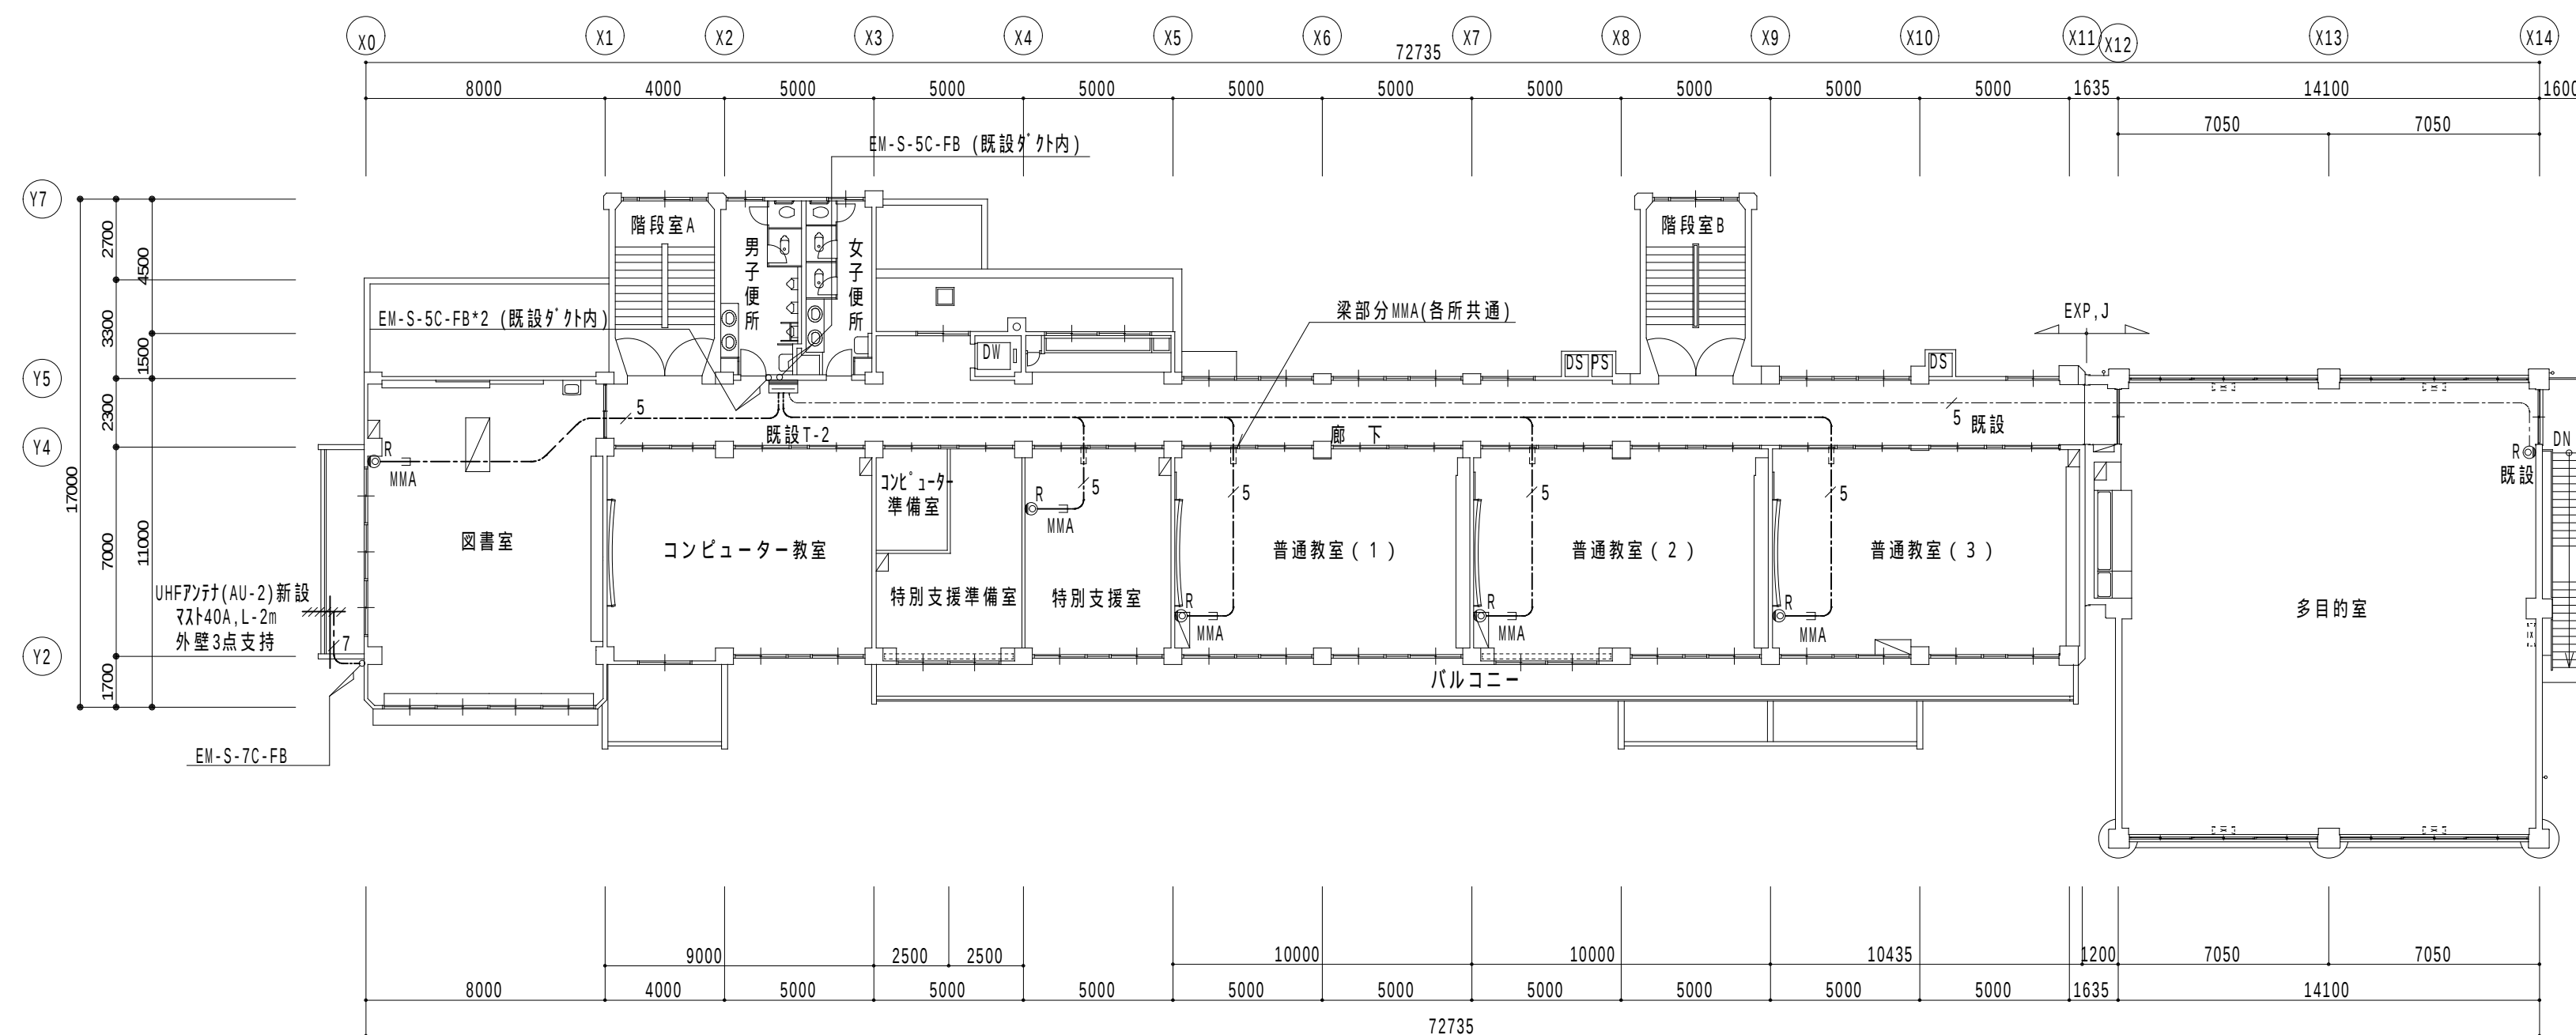


既設T-2端子盤

盤内CS-D6新設
多目的室用配線接続替えを行う。

註記

- 1、壁内ケーブルは PF管にて保護の事。
- 2、防火区画貫通部分は、防火処理を行なう事。
- 3、テレビ機器はデジタル対応品とする。
- 4、今回図示電話機の取替を行う。
- 5、一般型電話機はそのままとする。
- 6、無線コードレスは、納品とする。

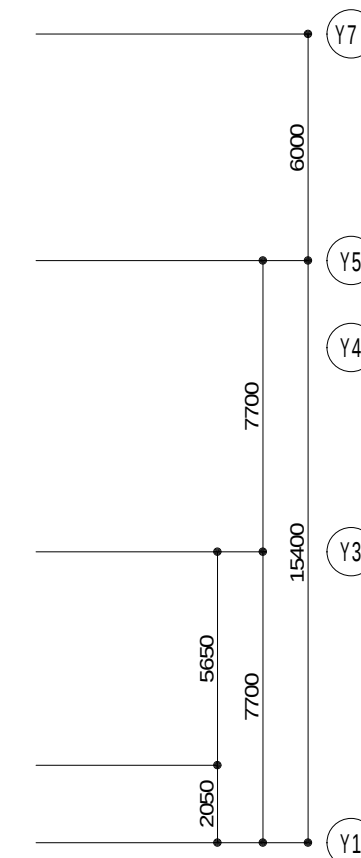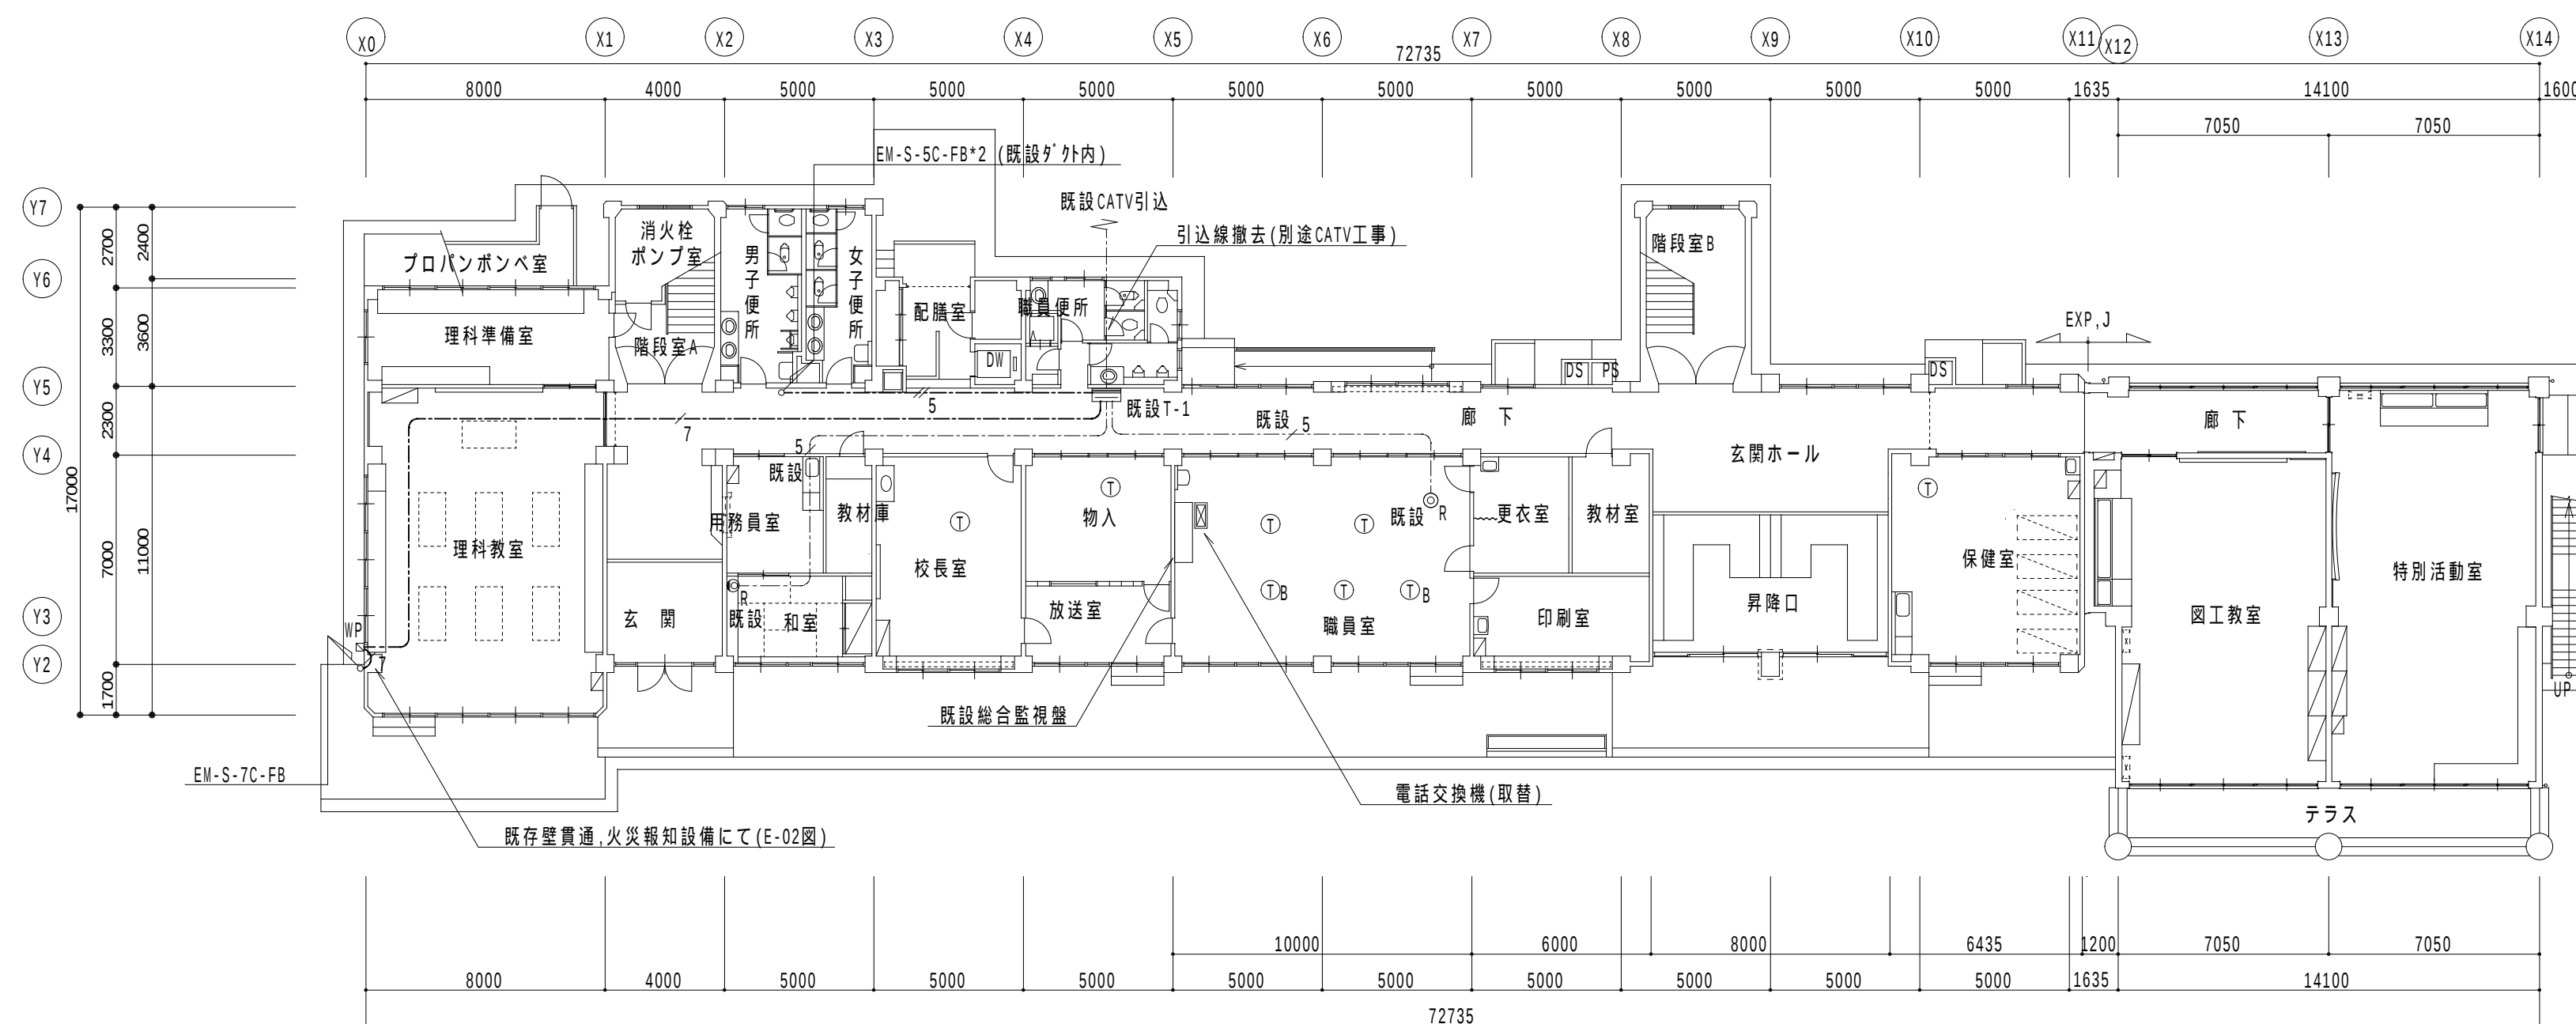

特記なき配管配線は下記による

-----~~5~~----- EM-S-5C-FB
 -----~~5~~----- EM-S-5C-FB*2
 -----~~7~~----- EM-S-7C-FB

既設T-1端子盤

既設CATV保安器 撤去(別途CATV工事)
既設CATV用7'-スタ- 撤去
7'-スタ-U-2新設
CS-C4新設(2,3F,屋体分岐)
既設CS-D4再使用(1F用)

