
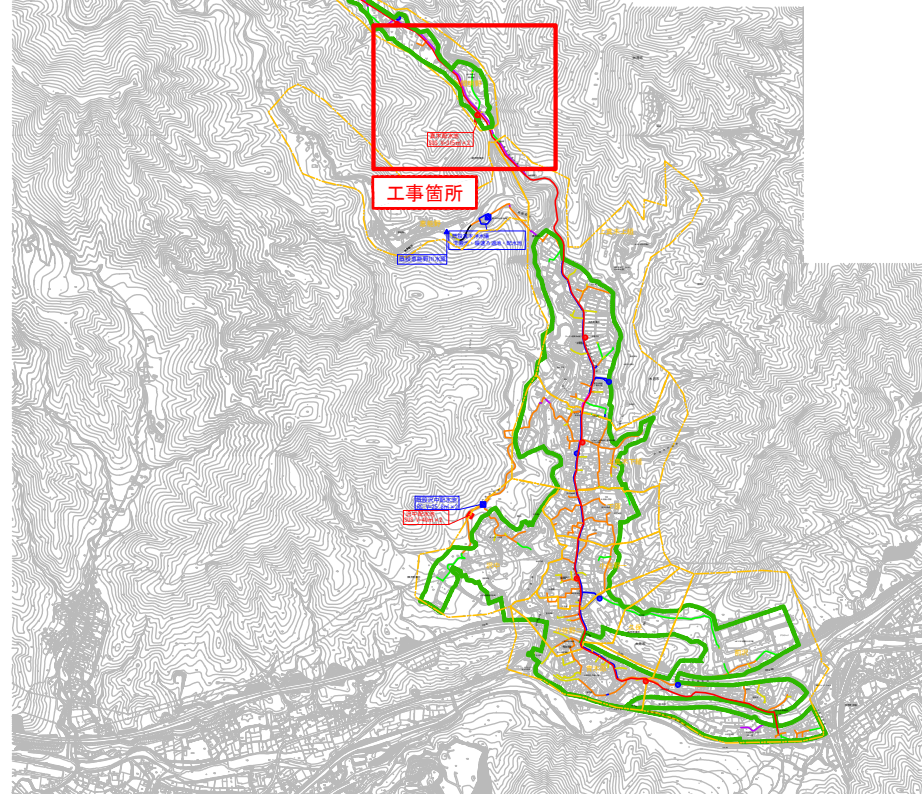


令和4年度
真木地区簡易水道施設整備工事
(真木配水施設工)

設計図面

縮小版

大月市役所 産業建設部 地域整備課

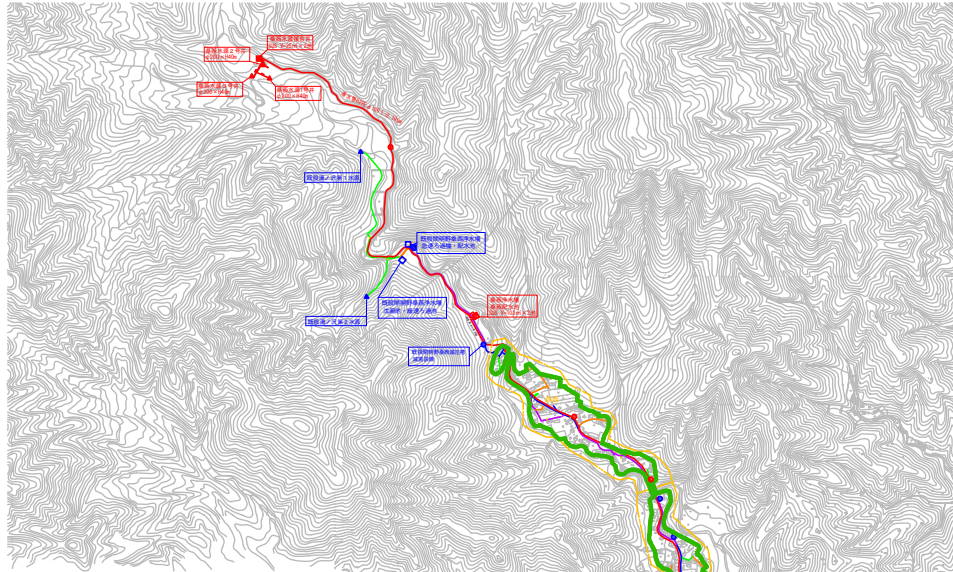


- ▲ 既設水源
- ▲ 新設水源
- 既設浄水場
- 新設浄水場
- 既設配水池
- 新設配水池
- 既設減圧施設
- 新設減圧施設
- 管路
- HPPE
- DIP
- CIP
- ACP
- VP
- PP
- HPPE
- SGP
- 不明

凡	例
記号	名称
	簡易水道給水区域

(真木配水施設工)

真木地区簡易水道施設整備工事			
工事番号		図面番号	1
事業名	大月市簡易水道事業		
工事箇所	大月市大月町真木地内		
図名	案内図	縮尺	1/12500
設計	令和4年 3月	枚数	

施設平面図(1) S=1/5,000

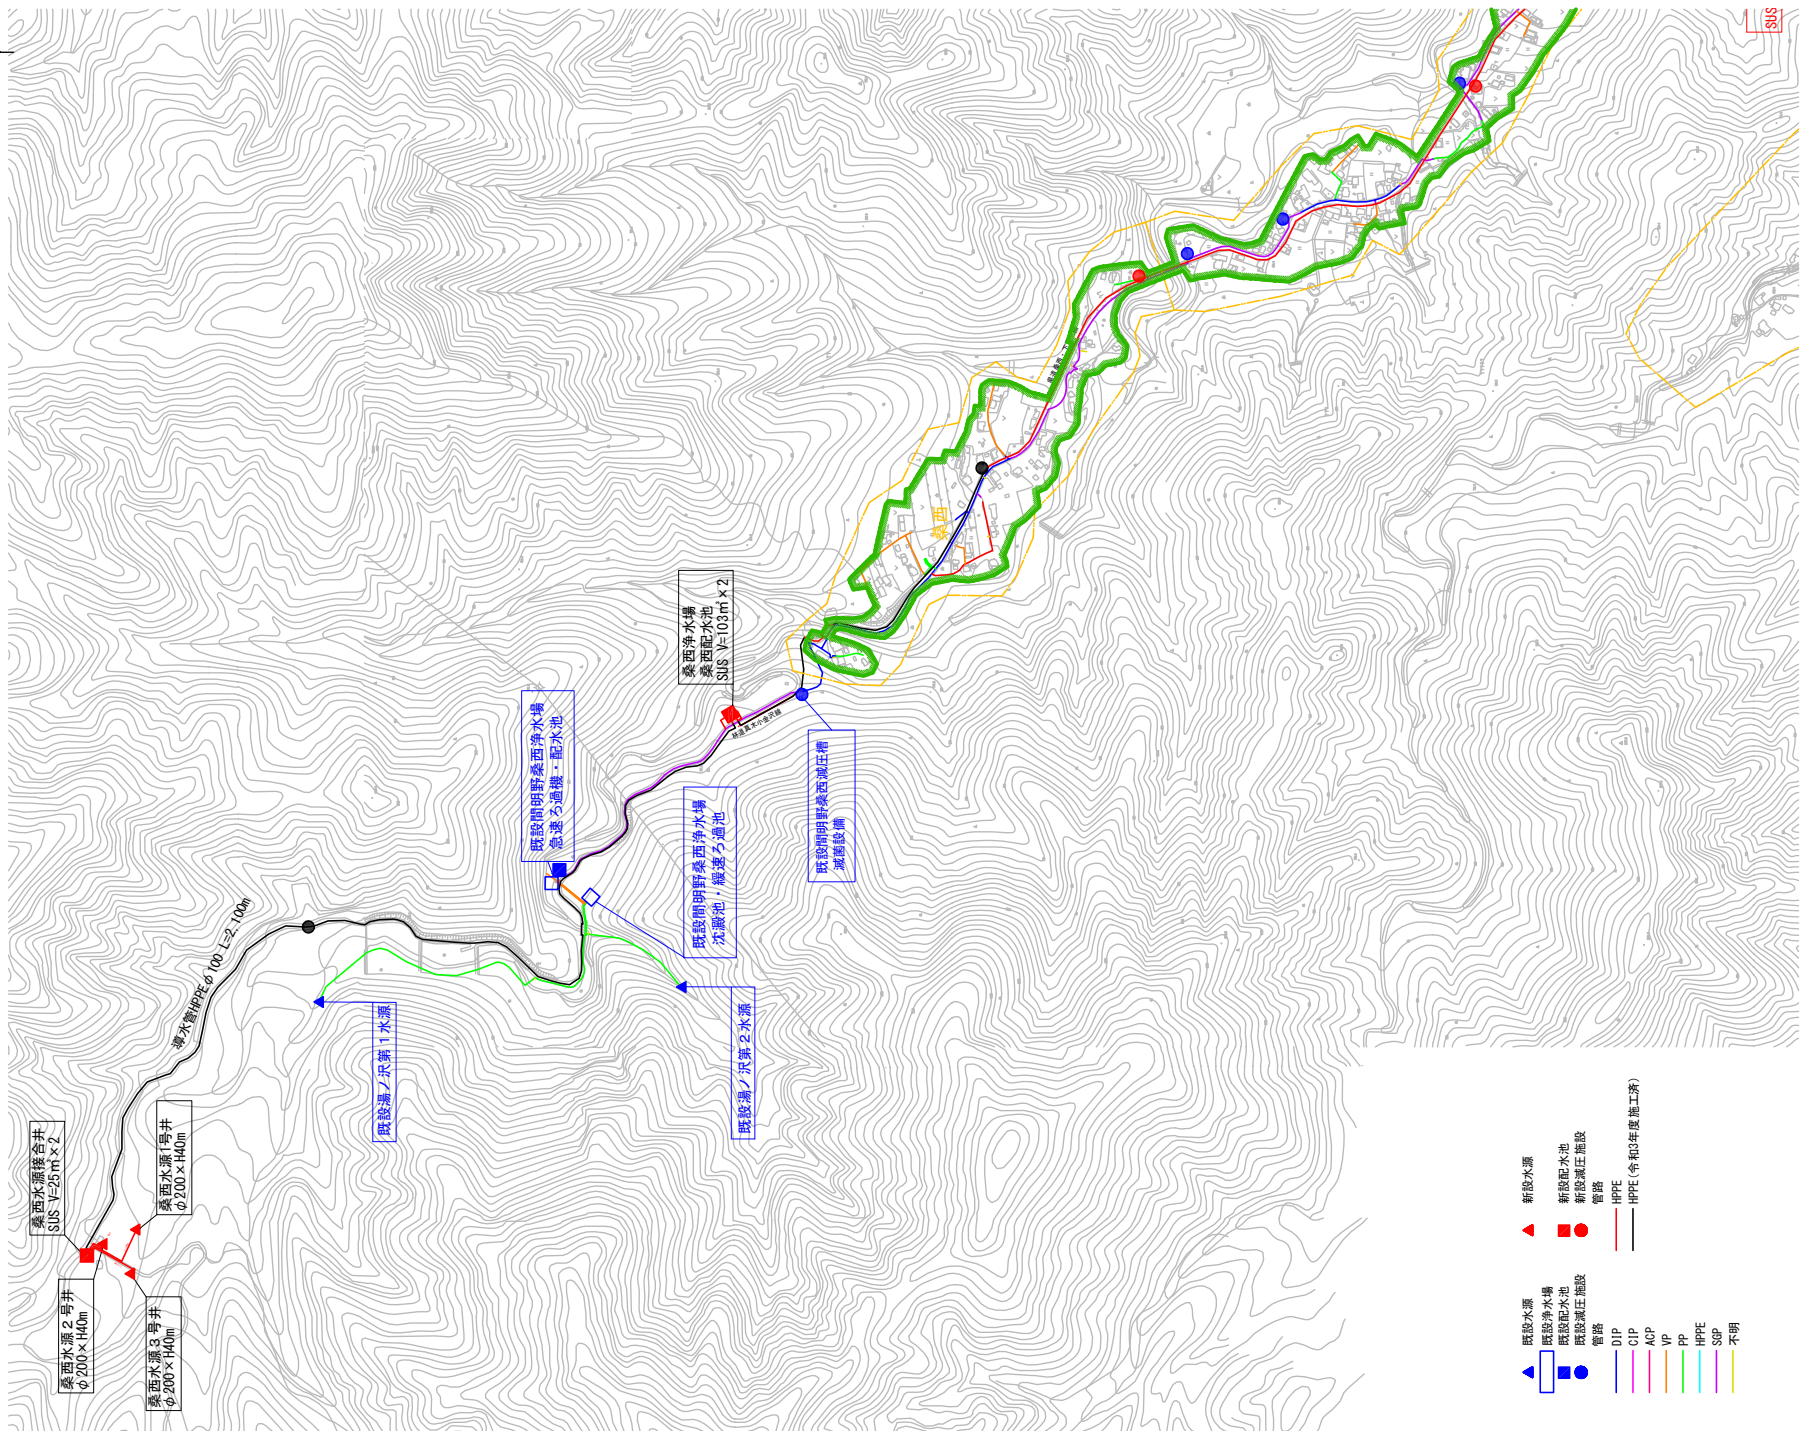

(真木配水施設工)

真木地区簡易水道施設整備工事			
工事番号	図面番号	2	
事業名	大月市簡易水道事業		
工事箇所	大月市大月町真木地区		
図名	施設平面図(1)	縮尺	1/5000
設計	令和4年3月	枚数	
大月市役所 産業建設部 地域整備課			