

令和 4 年度
真木地区簡易水道施設整備工事（第 1 工区）

設 計 図 面


縮 小 版

大月市役所 産業建設部 地域整備課

図 面 目 録

図面番号	図 面 名 称	縮 尺	図面番号	図 面 名 称	縮 尺
	管路工事関連				
1	案内図	1/12, 500	23	減圧弁室構造図	1/15
2	施設平面図（１）	1/5, 000	24	桑西橋 橋梁添架管詳細図	図示
3	施設平面図（２）	1/5, 000	25	桑西橋 詳細図（１）	図示
4	水位高低図	NONE	26	桑西橋 詳細図（２）	図示
			27	桑西橋 詳細図（３）	図示
	桑西水源場内配管		28	桑西橋 詳細図（４）	図示
5	桑西水源平面図	1/200	29	桑西橋 詳細図（５）	図示
6	桑西水源配管平面図、断面詳細図	1/200, 1/40	30	大渡戸橋 橋梁添架管詳細図	図示
7	桑西水源配管詳細図（１）	NONE	31	大渡戸橋 詳細図（１）	図示
8	桑西水源配管詳細図（２）	NONE	32	大渡戸橋 詳細図（２）	図示
9	桑西水源土工定規図、弁栓室構造図	1/15, 1/10	33	大渡戸橋 詳細図（３）	図示
10	桑西水源場内整備図		34	弁栓室構造図	1/10
			35	土工定規図	NONE
	桑西配水池場内配管				
11	桑西浄水場 場内平面図	1/150			
12	桑西浄水場 配管平面図	1/100			
13	桑西浄水場 場内配管詳細図	NONE			
14	桑西浄水場 土工定規図	1/15			
15	桑西浄水場 場内整備図	1/100, 1/20			
	県道桑西真木線				
16	案内図	1/5, 000			
17	平面図（５-１）・配管図	1/500			
18	平面図（５-２）・配管図	1/500			
19	平面図（５-３）・配管図	1/500			
20	平面図（５-４）・配管図	1/500			
21	平面図（５-５）・配管図	1/500			
22	横断面図	1/100			


案内図 S=1/12,500

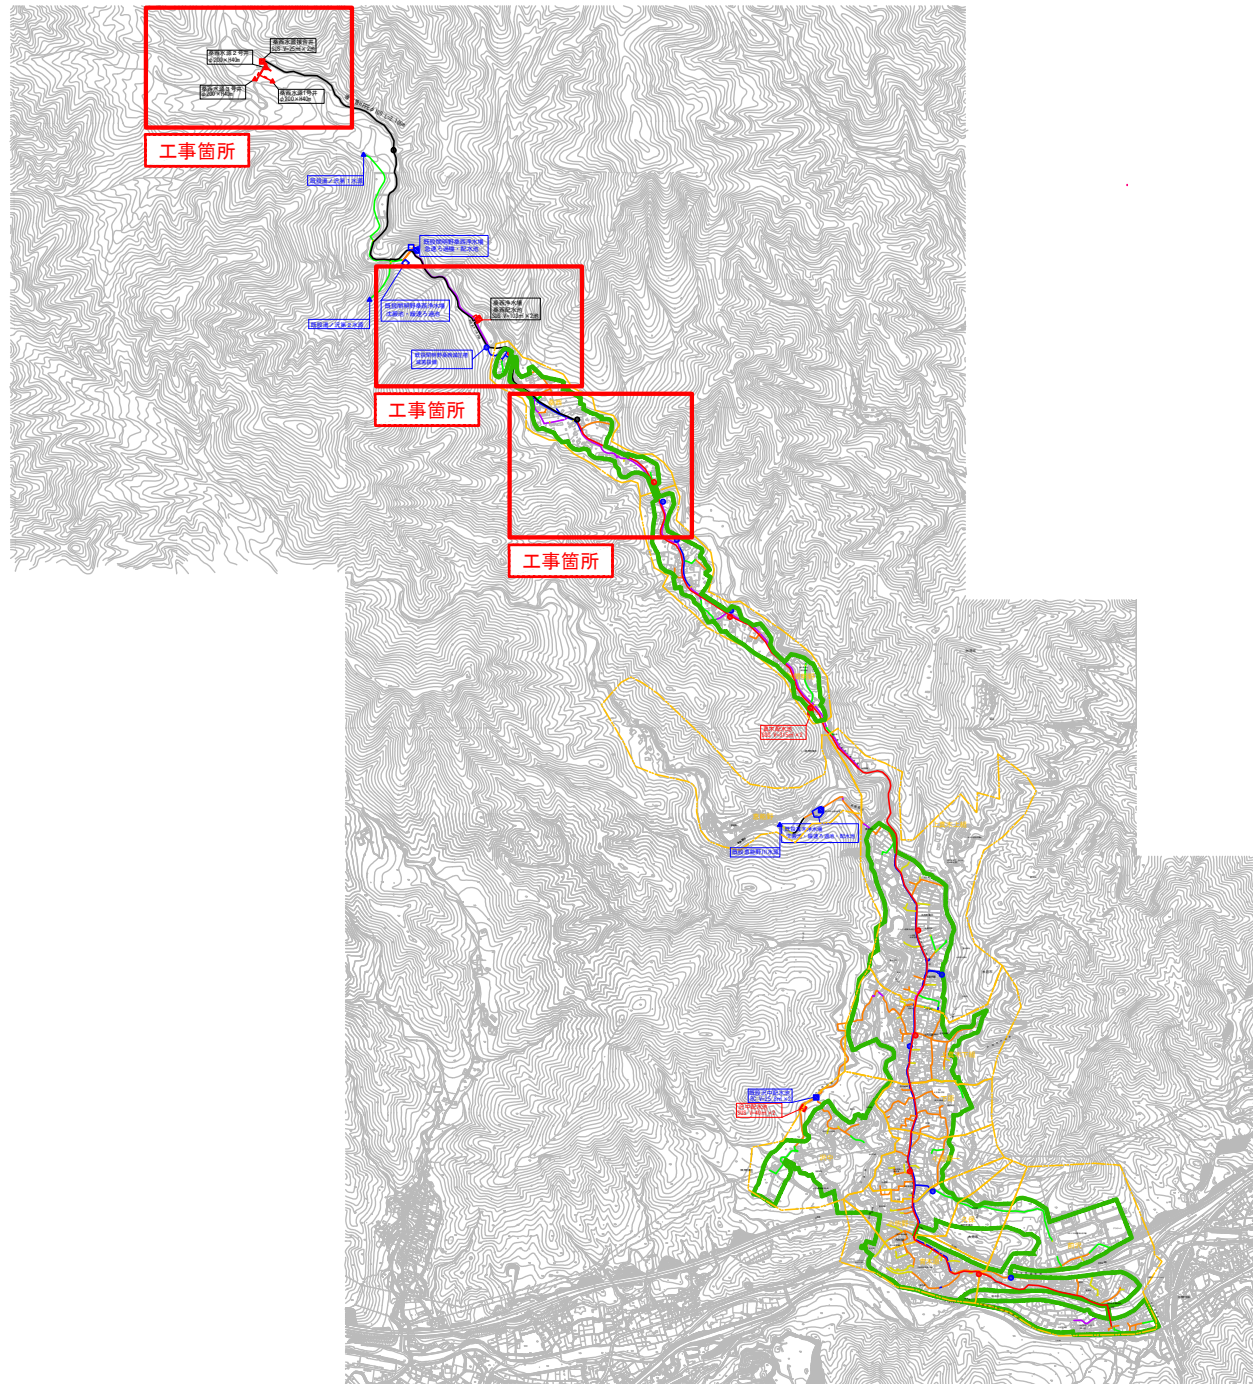

- ▲ 既設水源 (Existing Water Source)
- ▲ 新設水源 (New Water Source)
- 既設浄水場 (Existing Water Treatment Plant)
- 新設配水池 (New Distribution Reservoir)
- 既設減圧施設 (Existing Pressure Reducing Facility)
- 新設減圧施設 (New Pressure Reducing Facility)
- 管路 (Pipe)
- HPPE (令和3年度施工済) (HPPE (Completed in FY2021))
- DIP (DIP)
- CIP (CIP)
- ACP (ACP)
- VP (VP)
- PP (PP)
- HPPE (HPPE)
- SGP (SGP)
- 不明 (Unknown)

凡	例
記号	名称
□	簡易水道給水区域

真木地区簡易水道施設整備工事(第1工区)				
工事番号		図面番号	1	
事業名	大月市簡易水道事業			
工事箇所	大月市大月町真木地内			
図名	案内図	縮尺	1/12500	
設計	令和4年 3月	枚数		
大月市役所 産業建設部 地域整備課				

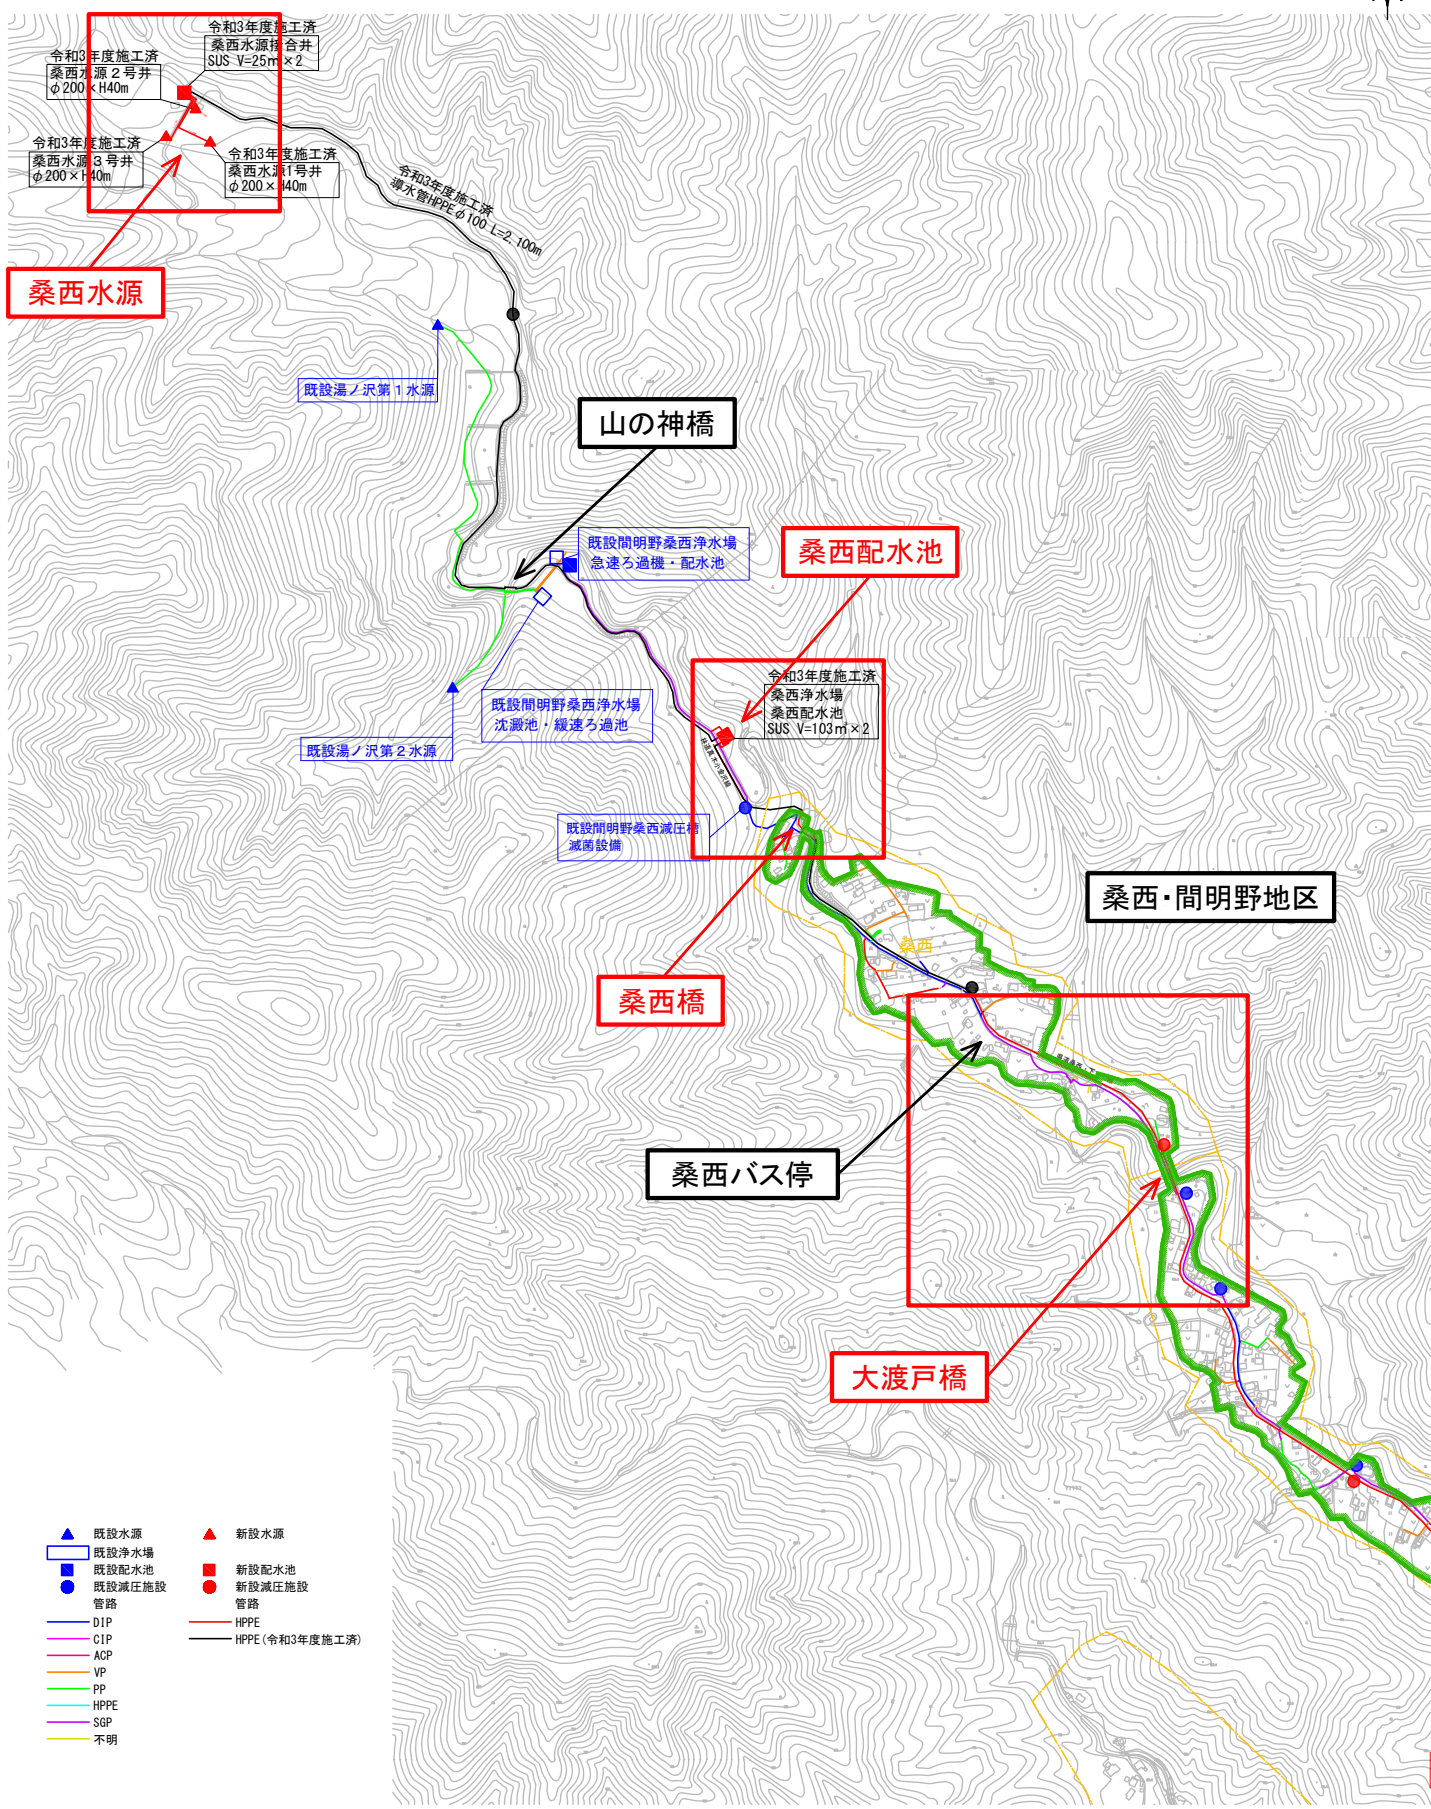

真木地区簡易水道施設整備工事(第1工区)			
工事番号		図面番号	2
事業名	大月市簡易水道事業		
工事箇所	大月市大月町真木地内		
図名	施設平面図(1)	縮尺	1/5000
設計	令和4年3月	枚数	
大月市役所 産業建設部 地域整備課			

S=NONE



真木地区簡易水道施設整備工事(第1工区)			
工事番号		図面番号	4
事業名	大月市簡易水道事業		
工事箇所	大月市大月町真木地内		
図名	水位高低図	縮尺	NONE
設計	令和4年 3月	枚数	
大月市役所 産業建設部 地域整備課			