

令和5年度
真木地区簡易水道施設整備工事
(第1工区)

設計図面


縮小版

大月市役所 産業建設部 地域整備課

図 面 目 録

図面番号	図 面 名 称	縮 尺	図面番号	図 面 名 称	縮 尺
	第 1 工区		28	土工定規図	1/15
1	案内図	1/12,500			
2	施設平面図（1）	1/5,000			
3	施設平面図（2）	1/5,000			
4	水位高低図	NONE			
	桑西水源（機械・電気設備工）				
5	桑西水源平面図	1/200			
6	桑西水源取水井機械設備図	1/30			
7	桑西水源取水井カバー構造図	1/15			
8	桑西水源単線結線図	NONE			
9	桑西水源盤外形図	1/10			
10	桑西水源全体配線図	図示			
11	桑西水源取水井配線図	1/30			
12	桑西水源接合井配線図	1/30			
	桑西浄水場（機械・電気設備工）				
13	桑西浄水場平面図	1/100			
14	桑西浄水場次亜注入設備フローシート	NONE			
15	桑西浄水場次亜注入設備配置図	1/20			
16	桑西浄水場次亜注入設備配管図	1/60			
17	桑西浄水場単線結線図	NONE			
18	桑西水源・浄水場計装フローシート	NONE			
19	桑西浄水場盤外形図	1/20			
20	桑西浄水場弁室・流量計室配管図	1/20			
21	桑西浄水場全体配線図	図示			
22	桑西浄水場電気設備図	図示			
23	桑西浄水場建築設備図	図示			
	配水管接続工				
24	桑西浄水場配管平面図	1/100			
25	斜面部配管平面図	1/500			
26	減圧弁設置詳細図	1/10			
27	弁栓室構造図	1/10			

案内図 S=1/12,500

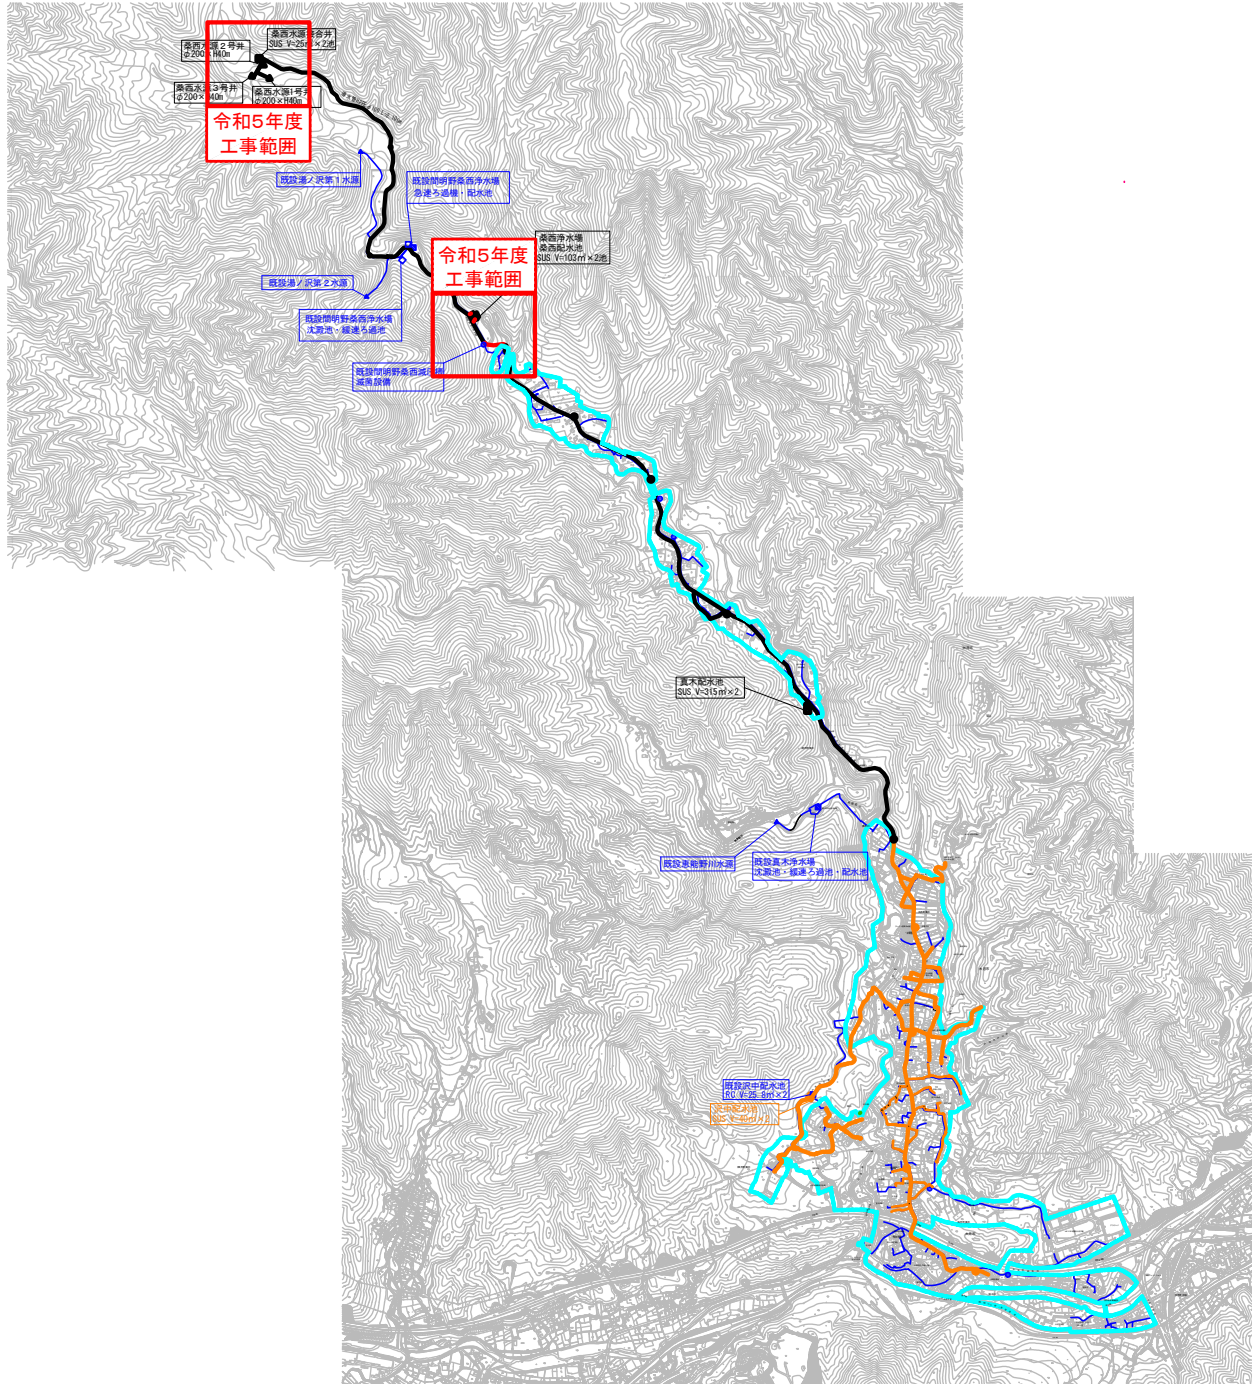


- ▲ 既設水源
 - ▲ 新設水源
 - 既設浄水場
 - 新設浄水場
 - 既設配水池
 - 新設配水池
 - 既設減圧施設
 - 新設減圧施設
- 令和3年度工事
 令和4年度工事
 令和5年度工事
 令和6年度以降順次工事予定

凡 例	
記号	名称
	簡易水道給水区域

第1工区

真木地区簡易水道施設整備工事			
工事番号		図面番号	1
施設名	大月市簡易水道事業		
工事箇所	大月市大月町真木地内		
図名	案内図	縮尺	1/12500
設計	令和5年3月	枚数	

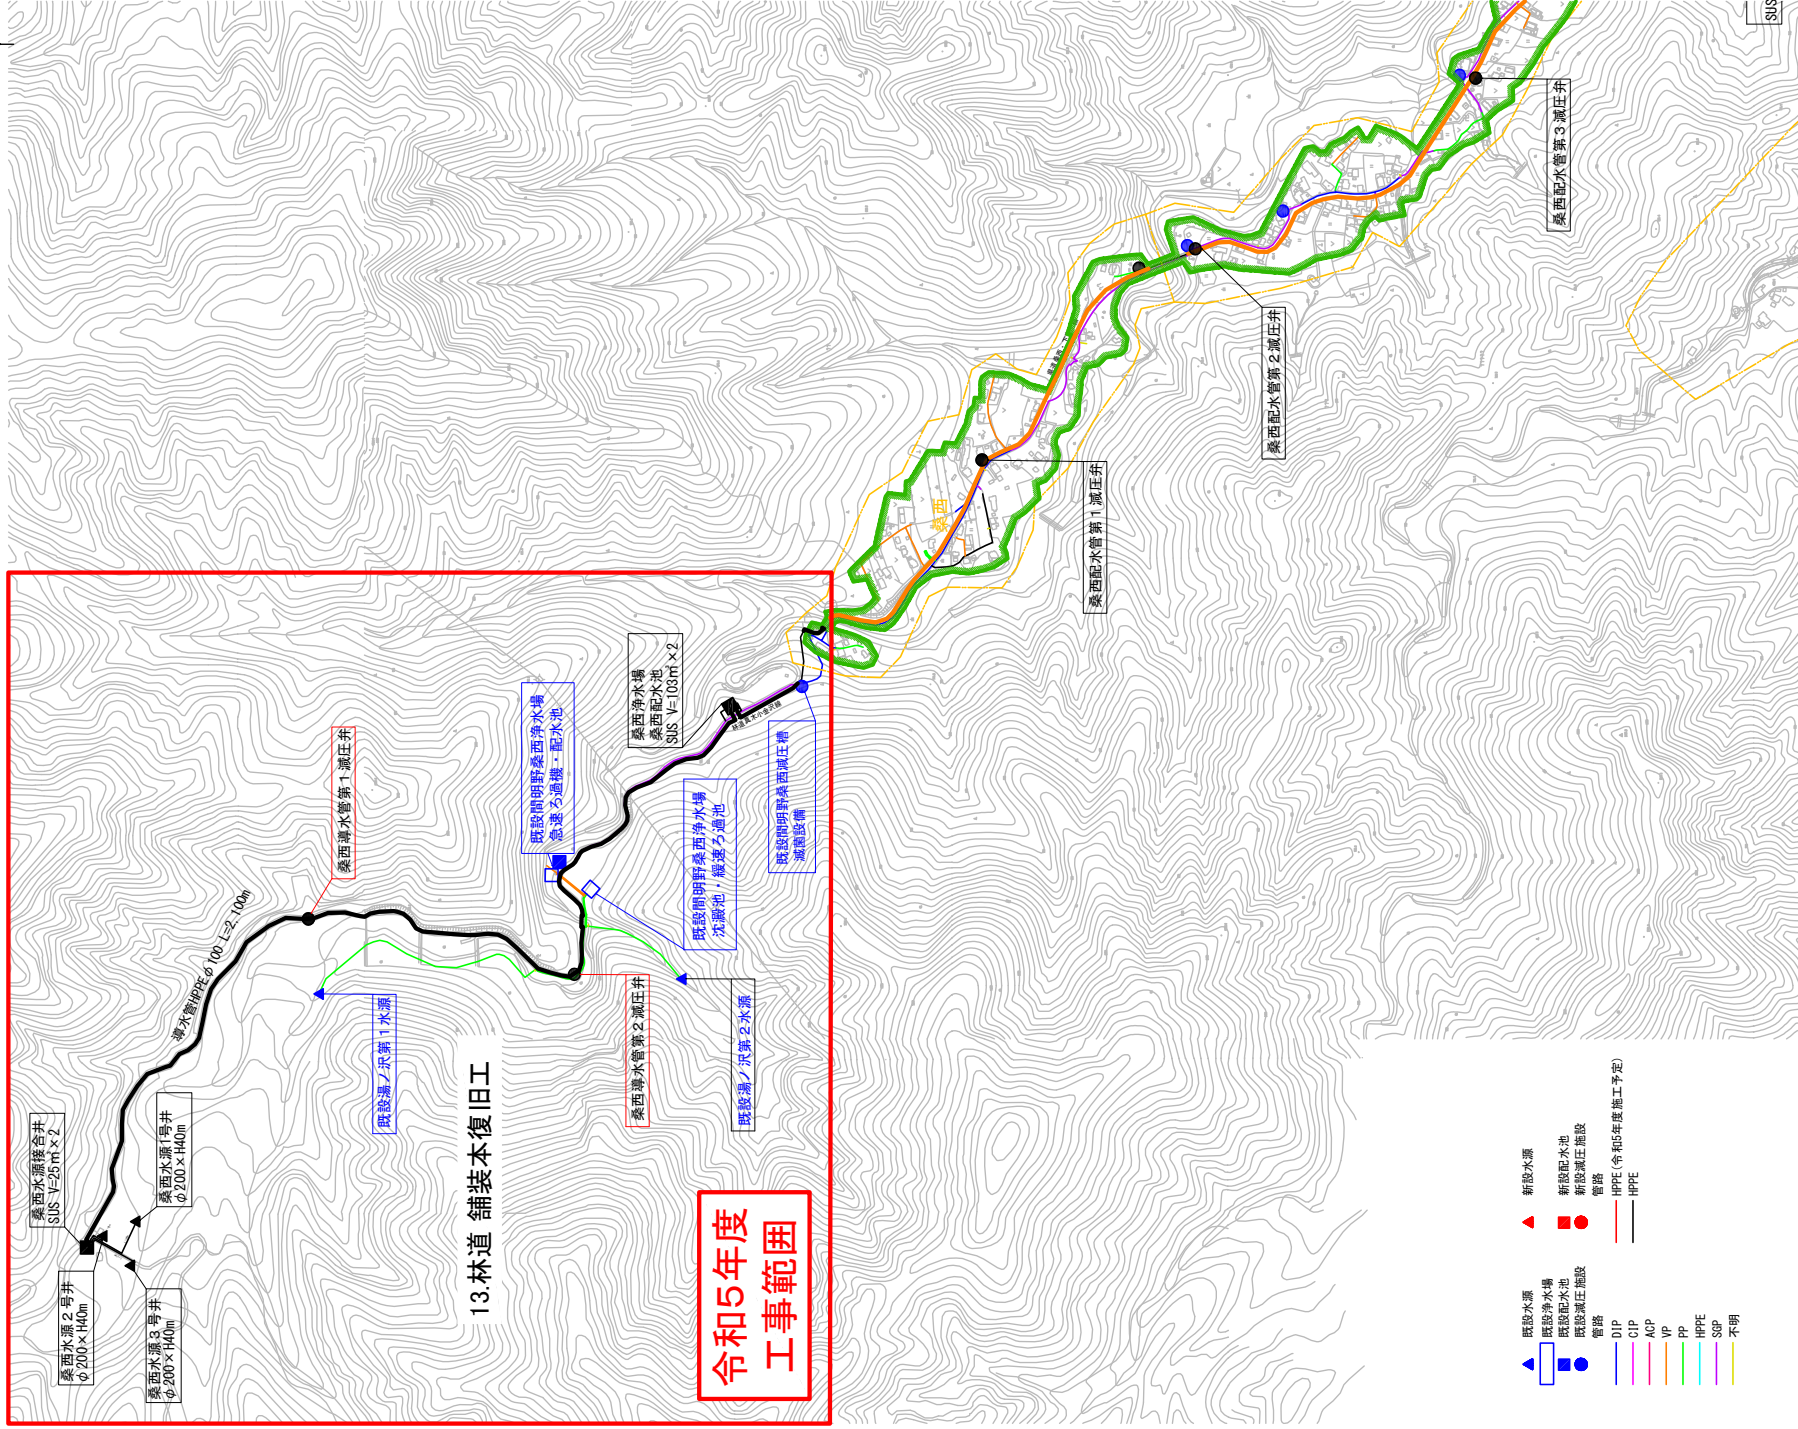

13.林道 舗装本復旧工

令和5年度
工事範囲

第1工区			
真木地区簡易水道施設整備工事			
工事番号	図面番号	2	
事業名	大月市簡易水道事業		
工事箇所	大月市大月町真木地区		
図名	施設平面図(1)	縮尺	1/5000
設計	令和5年3月	枚数	1
大月役所 産業建設部 地域整備課			