

令和5年度
真木地区簡易水道施設整備工事
(第2工区)

設計図面


縮小版

大月市役所 産業建設部 地域整備課

図 面 目 録

図面番号	図 面 名 称	縮 尺	図面番号	図 面 名 称	縮 尺
	第2工区				
1	案内図	1/12,500			
2	施設平面図(1)	1/5,000			
3	施設平面図(2)	1/5,000			
4	水位高低図	NONE			
	真木配水池				
5	真木配水池平面図	1/100			
6	真木配水池単線結線図	NONE			
7	桑西水源・浄水場・真木配水池計装フローシート	NONE			
8	真木配水池盤外形図	1/20			
9	真木配水池全体配線図	図示			
10	真木配水池配線図	図示			
	配水管接続工				
11	案内図(配水施設)	1/12,500			
12	平面図(10-2)・配管図	1/500			
13	真木配水池場内平面図	1/100			
14	真木配水池場内配管詳細図(1-1)	NONE			
15	真木配水池場内配管詳細図(1-2)	NONE			
16	真木配水池場内配管詳細図(1-3)	NONE			
17	真木配水池場内配管縦断図(1-1)	1/40			
18	真木配水池場内配管縦断図(1-2)	1/40			
19	真木配水池場内配管縦断図(1-3)	1/40			
20	水位調整弁室構造図	1/15			
21	緊急遮断弁室構造図	1/15			
22	減圧弁室構造図	1/15			
23	弁栓室構造図	1/10			
24	土工定規図	1/15			

案内図 S=1/12,500

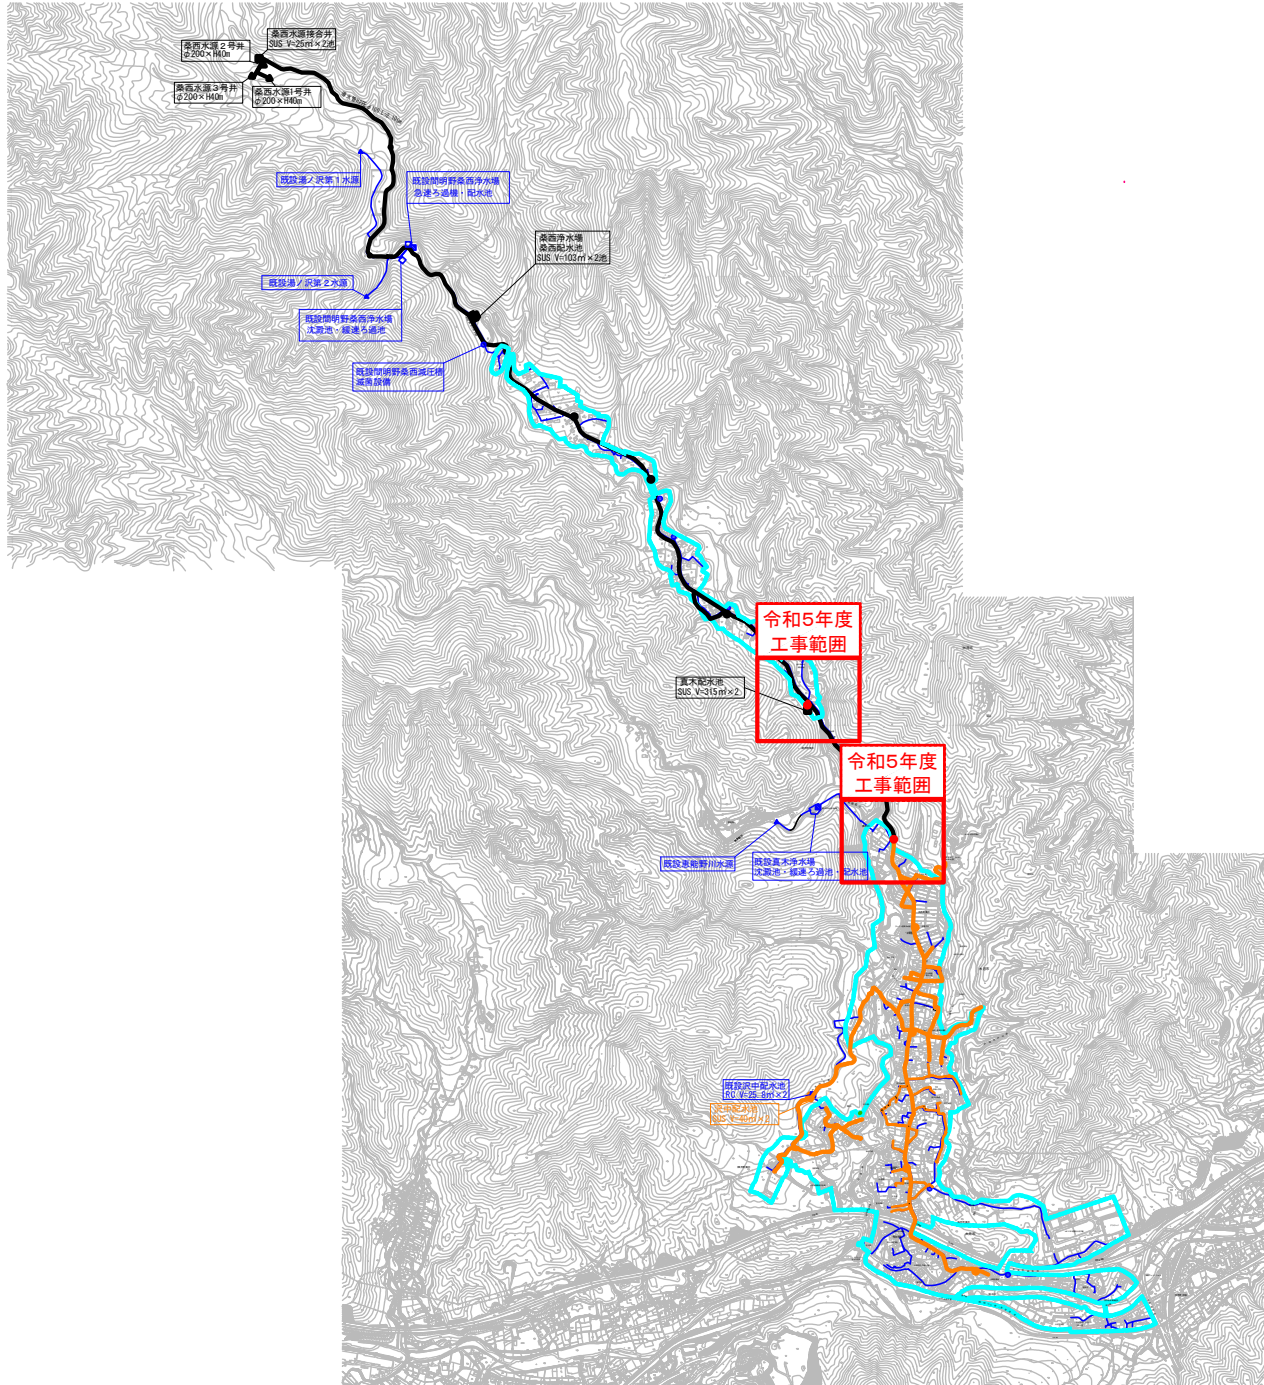


- ▲ 既設水源
 - ▲ 新設水源
 - 既設浄水場
 - 新設浄水場
 - 既設配水池
 - 新設配水池
 - 既設減圧施設
 - 新設減圧施設
- 令和3年度工事
- 令和4年度工事
- 令和5年度工事
- 令和6年度以降順次工事予定

凡	例
記号	名称
	簡易水道給水区域

第2工区

真木地区簡易水道施設整備工事			
工事番号		図面番号	1
施設名	大門市簡易水道事業		
工事箇所	大門市大月町真木地内		
図名	案内図	縮尺	1/12500
設計	令和5年3月	枚数	

施設平面図(1) S=1/5,000

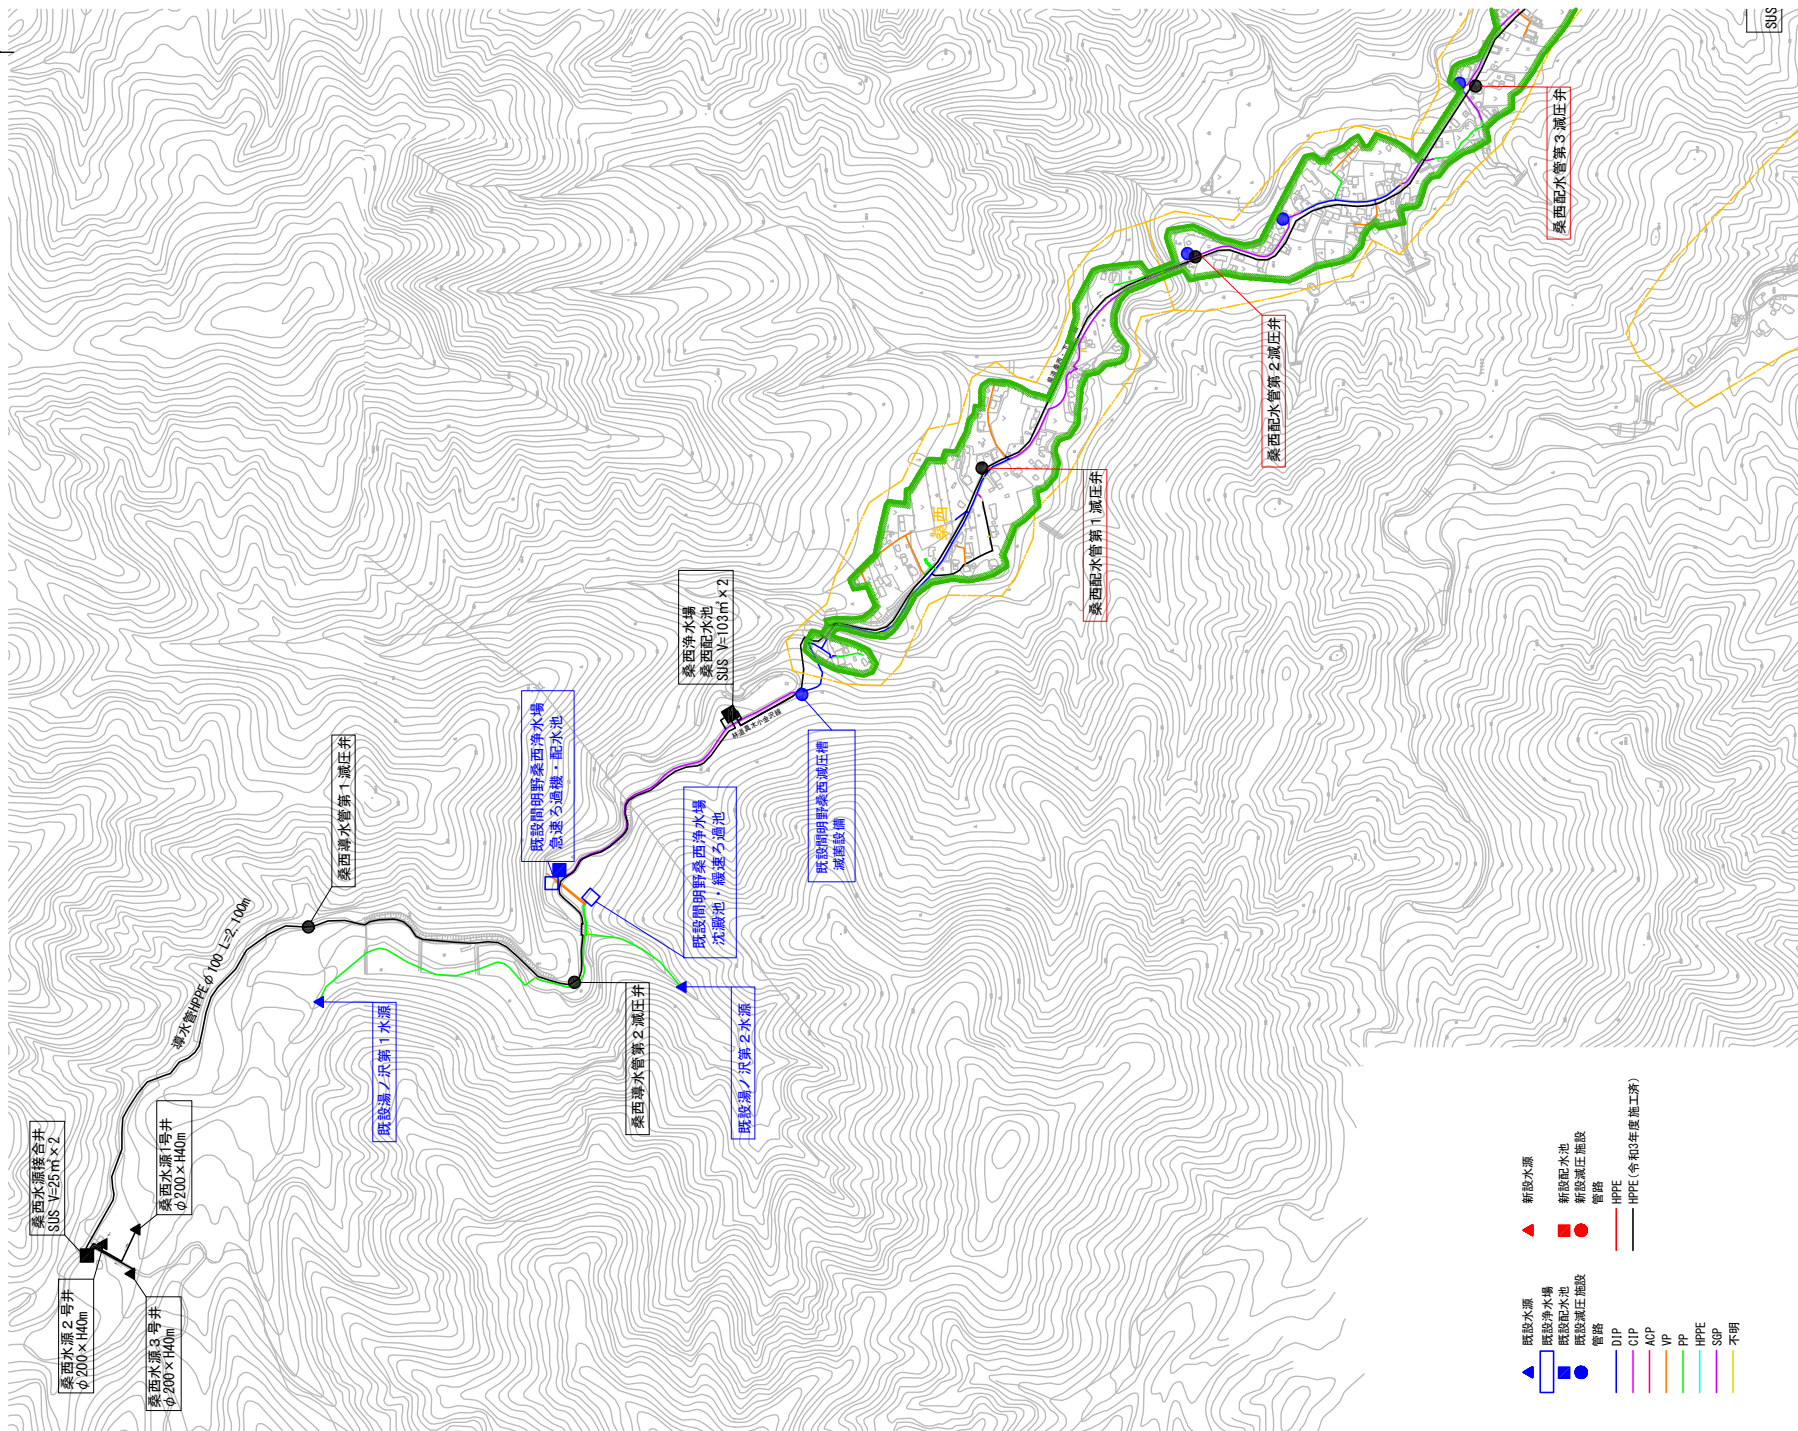

第2工区

工事番号	図面番号	2
事業名	大月市簡易水道事業	
工事箇所	大月市大月町真木地内	
図名	施設平面図(1)	縮尺 1/5000
設計	令和5年3月	枚数
大月市役所 産業建設部 地域整備課		