

令和6年度

真木地区簡易水道施設整備工事  
(県道舗装本復旧工)


設計図面

縮小版

大月市役所 産業建設部 地域整備課



案内図 S=1/12,500

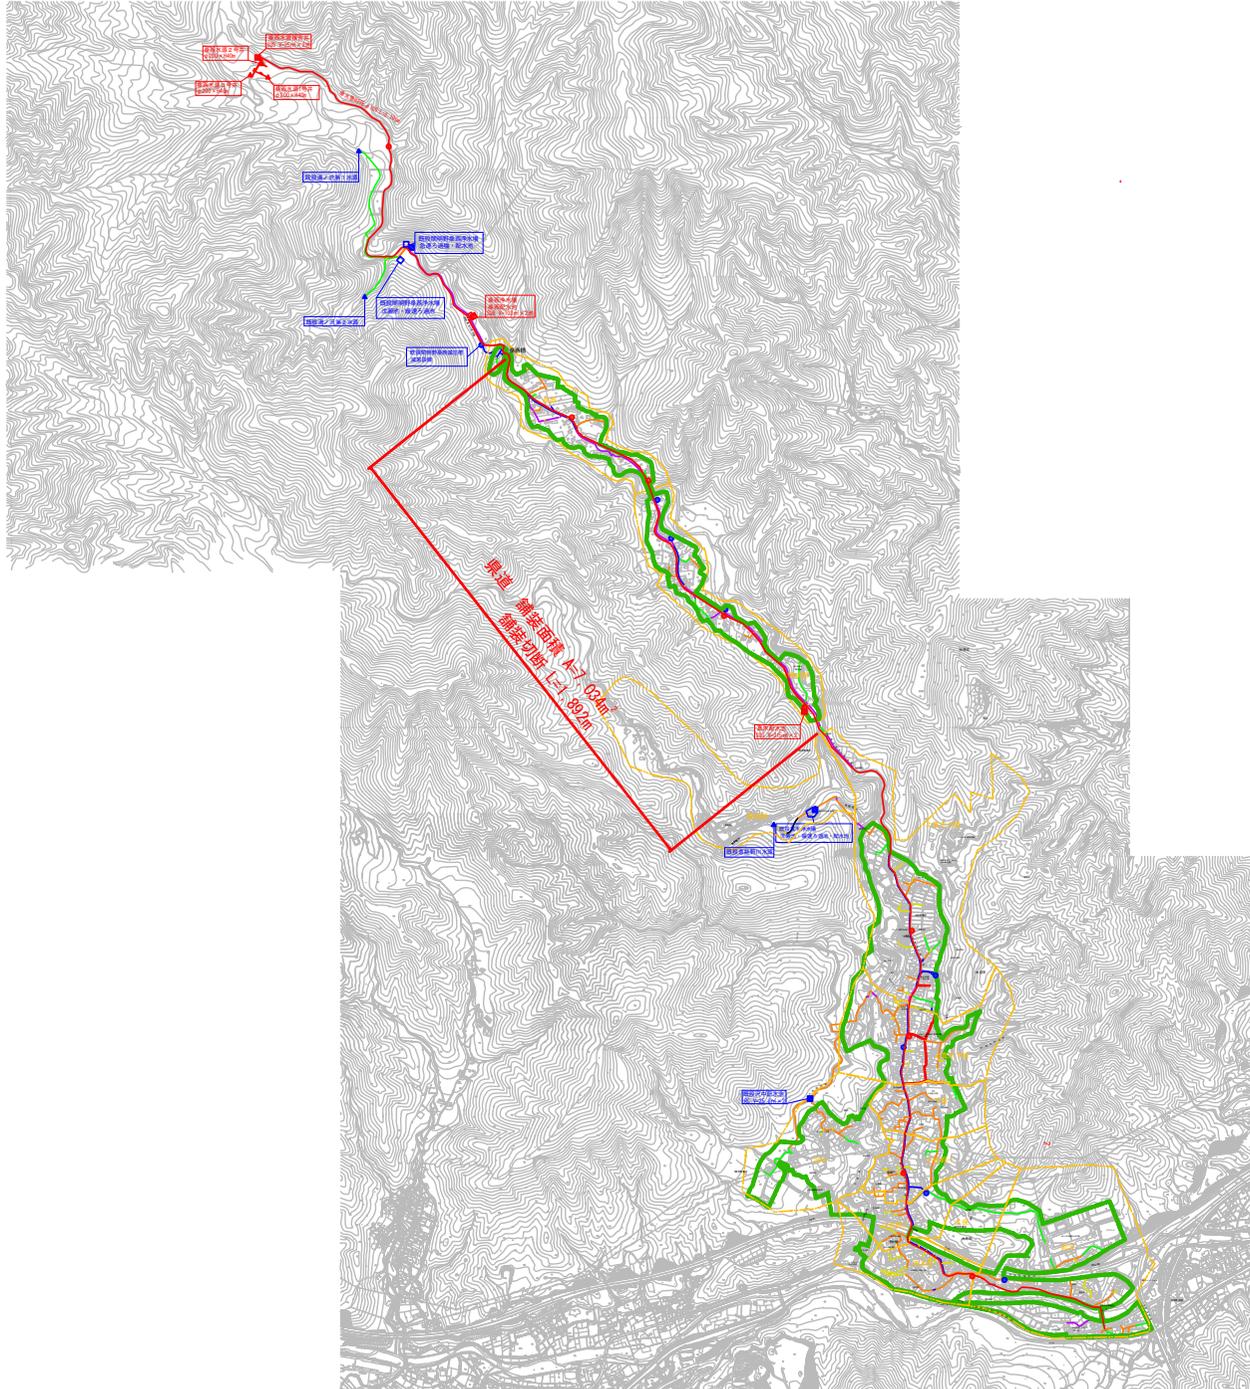

- ▲ 既設水源
- ▲ 新設水源
- 既設浄水場
- 新設浄水場
- 既設配水池
- 新設配水池
- 既設減圧施設
- 新設減圧施設
- 管路
- HPPE
- DIP
- CIP
- ACP
- VP
- PP
- HPPE
- SGP
- 不明

凡	例
記号	名称
□	簡易水道給水区域


(県道舗装本復旧工)

真木地区簡易水道施設整備工事			
工事番号		図面番号	1
施設名	大月市簡易水道事業		
工事箇所	大月市大月町真木地内		
図名	案内図	縮尺	1/12500
設計	令和6年 9月	枚数	
A1→A3縮小図面 大月市役所 産業建設部 地域整備課			




舗装本復旧図(2)

平面図 S=1/500

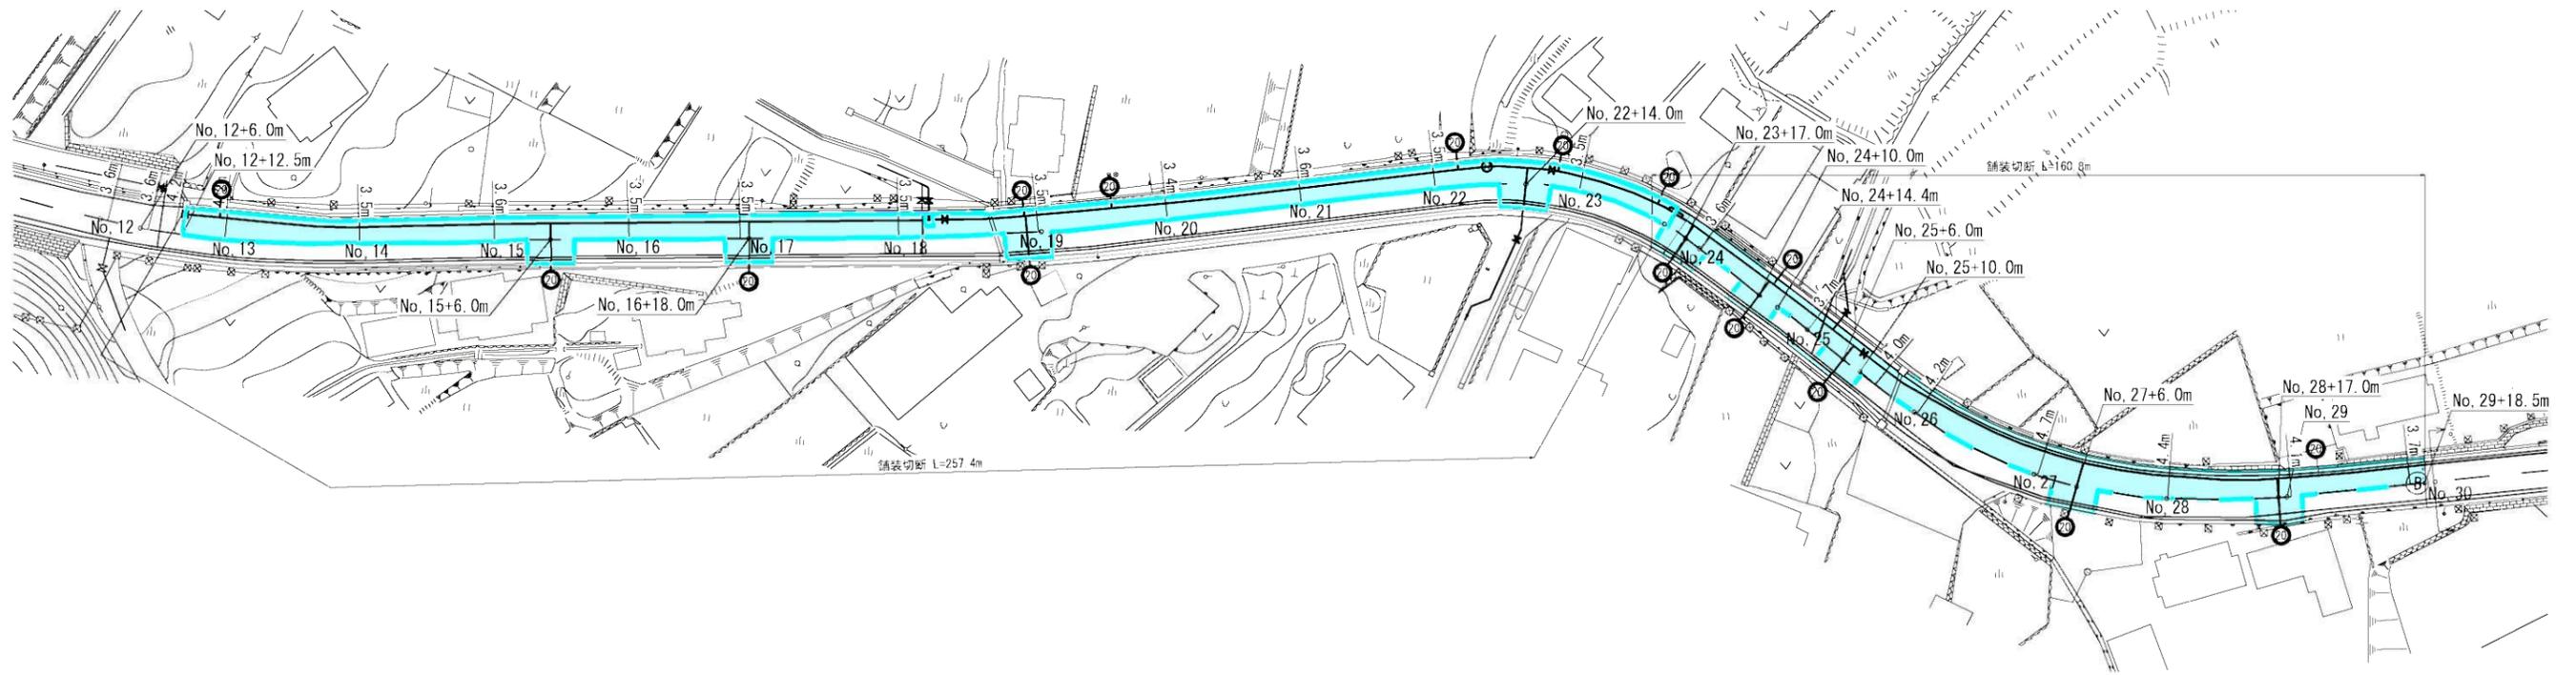

本復旧図 S=1/20

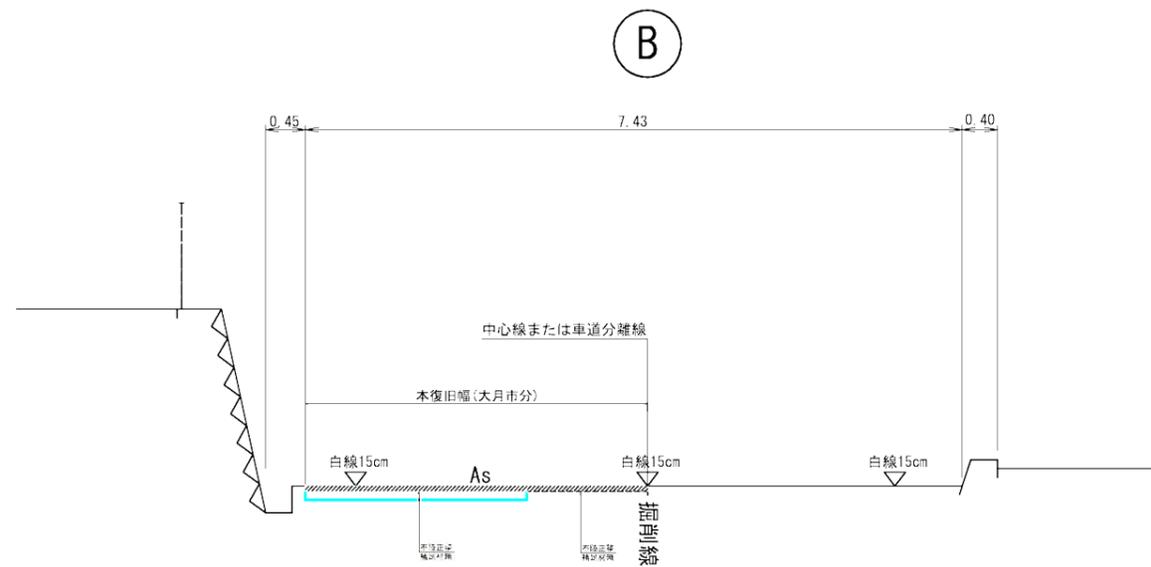

舗装復旧範囲：大月市分


(県道舗装本復旧工)

真木地区簡易水道施設整備工事			
工事番号		図面番号	3
施設名	大月市簡易水道事業		
工事箇所	大月市大月町真木地内		
図名	舗装本復旧図(2)	縮尺	図示
設計	令和6年9月	枚数	
大月市役所 産業建設部 地域整備課			

A1→A3縮小図面



# 舗装本復旧図(3)

平面図 S=1/500

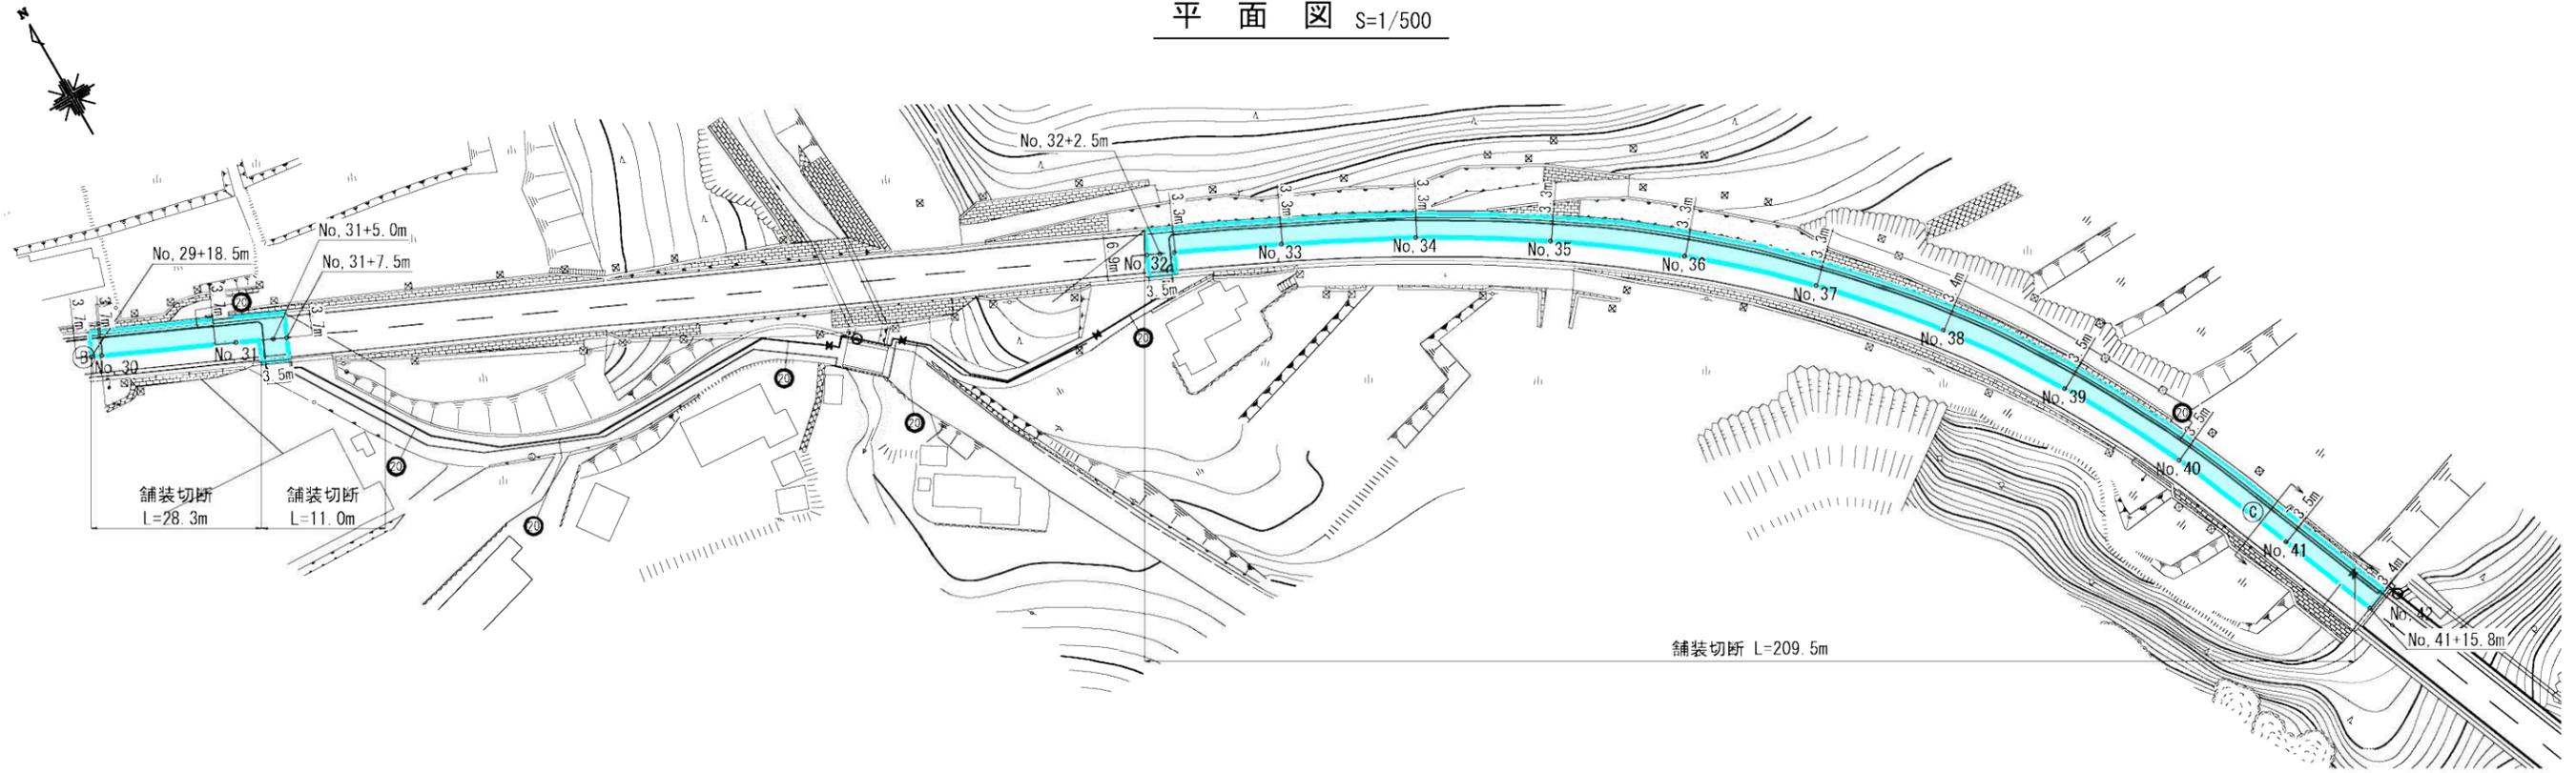

本復旧図 S=1/20

本復旧図 S=1/20

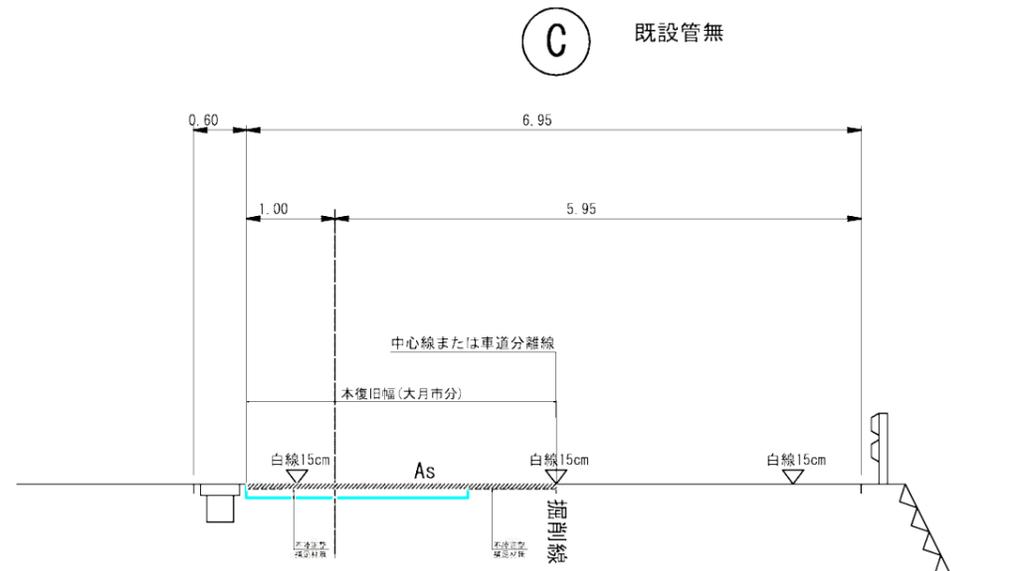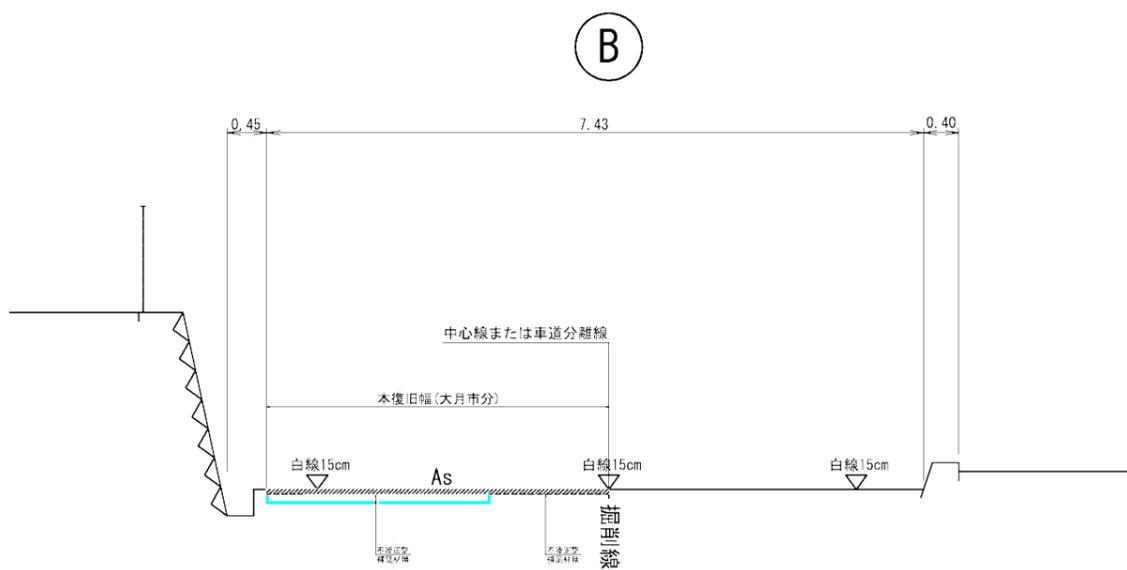

舗装復旧範囲：大月市分


(県道舗装本復旧工)

真木地区簡易水道施設整備工事			
工事番号		図面番号	4
施設名	大月市簡易水道事業		
工事箇所	大月市大月町真木地内		
図名	舗装本復旧図(3)	縮尺	図示
設計	令和6年9月	枚数	
大月市役所 産業建設部 地域整備課			


A1→A3縮小図面

# 舗装本復旧図(4)

平面図 S=1/500

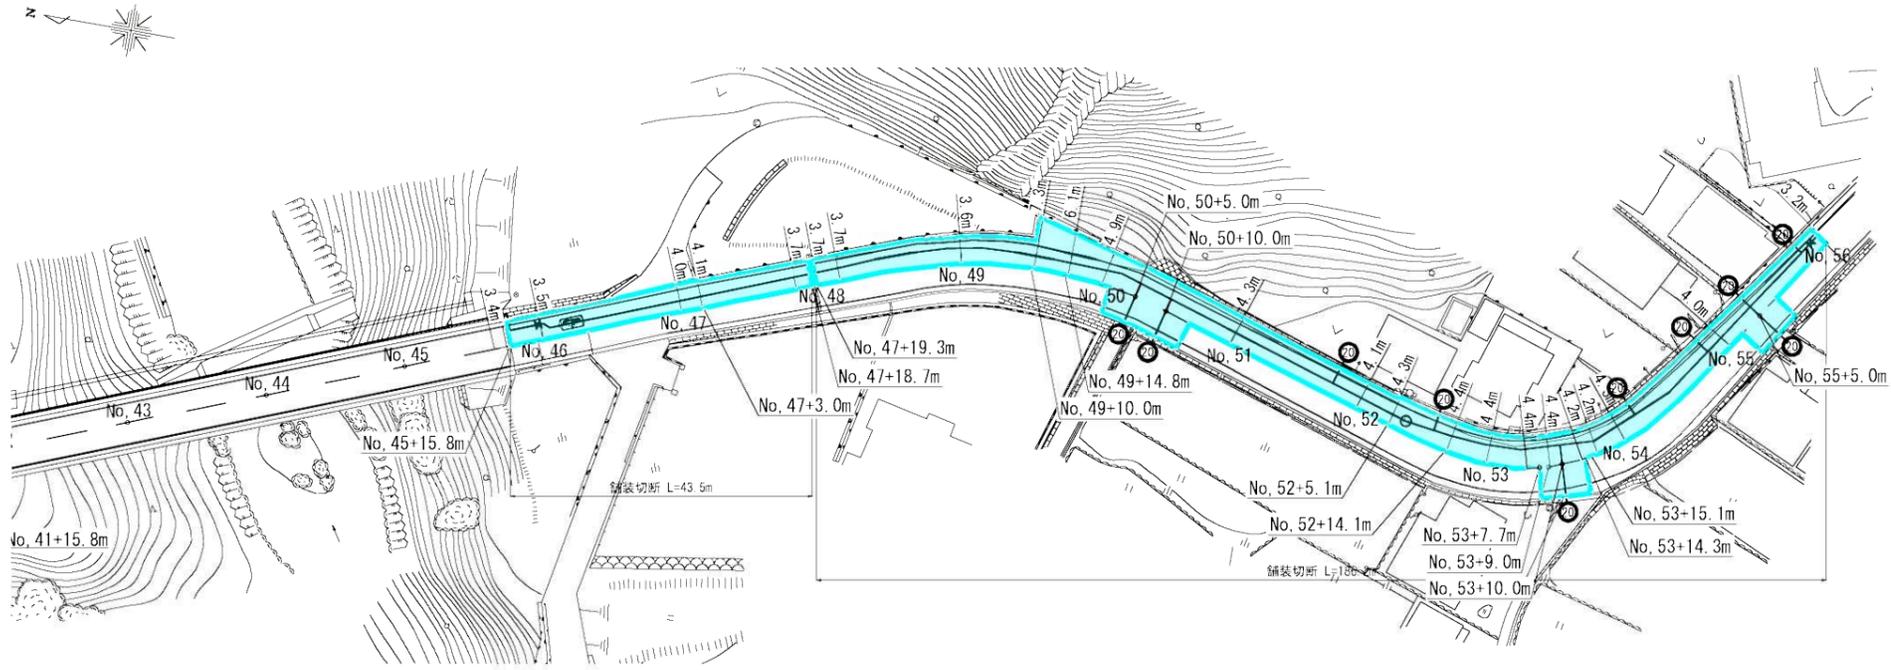

## 本復旧図 S=1/20

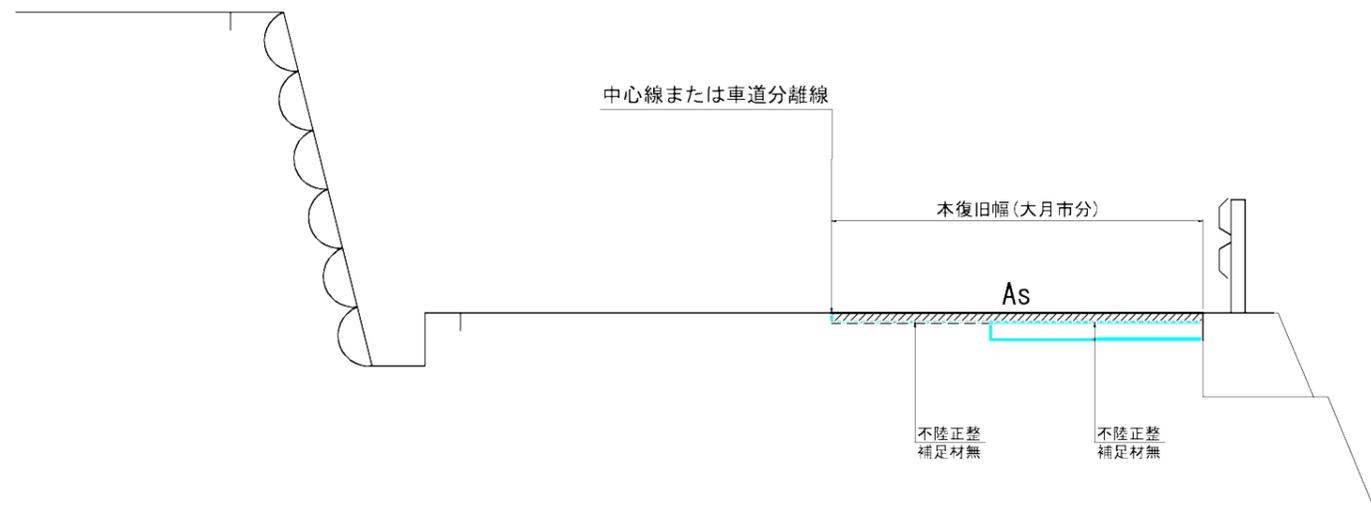

舗装復旧範囲：大月市分


(県道舗装本復旧工)

真木地区簡易水道施設整備工事			
工事番号		図面番号	5
施設名	大月市簡易水道事業		
工事箇所	大月市大月町真木地内		
図名	舗装本復旧図(4)	縮尺	図示
設計	令和6年9月	枚数	
大月市役所 産業建設部 地域整備課			


A1→A3縮小図面

舗装本復旧図(5)

平面図 S=1/500

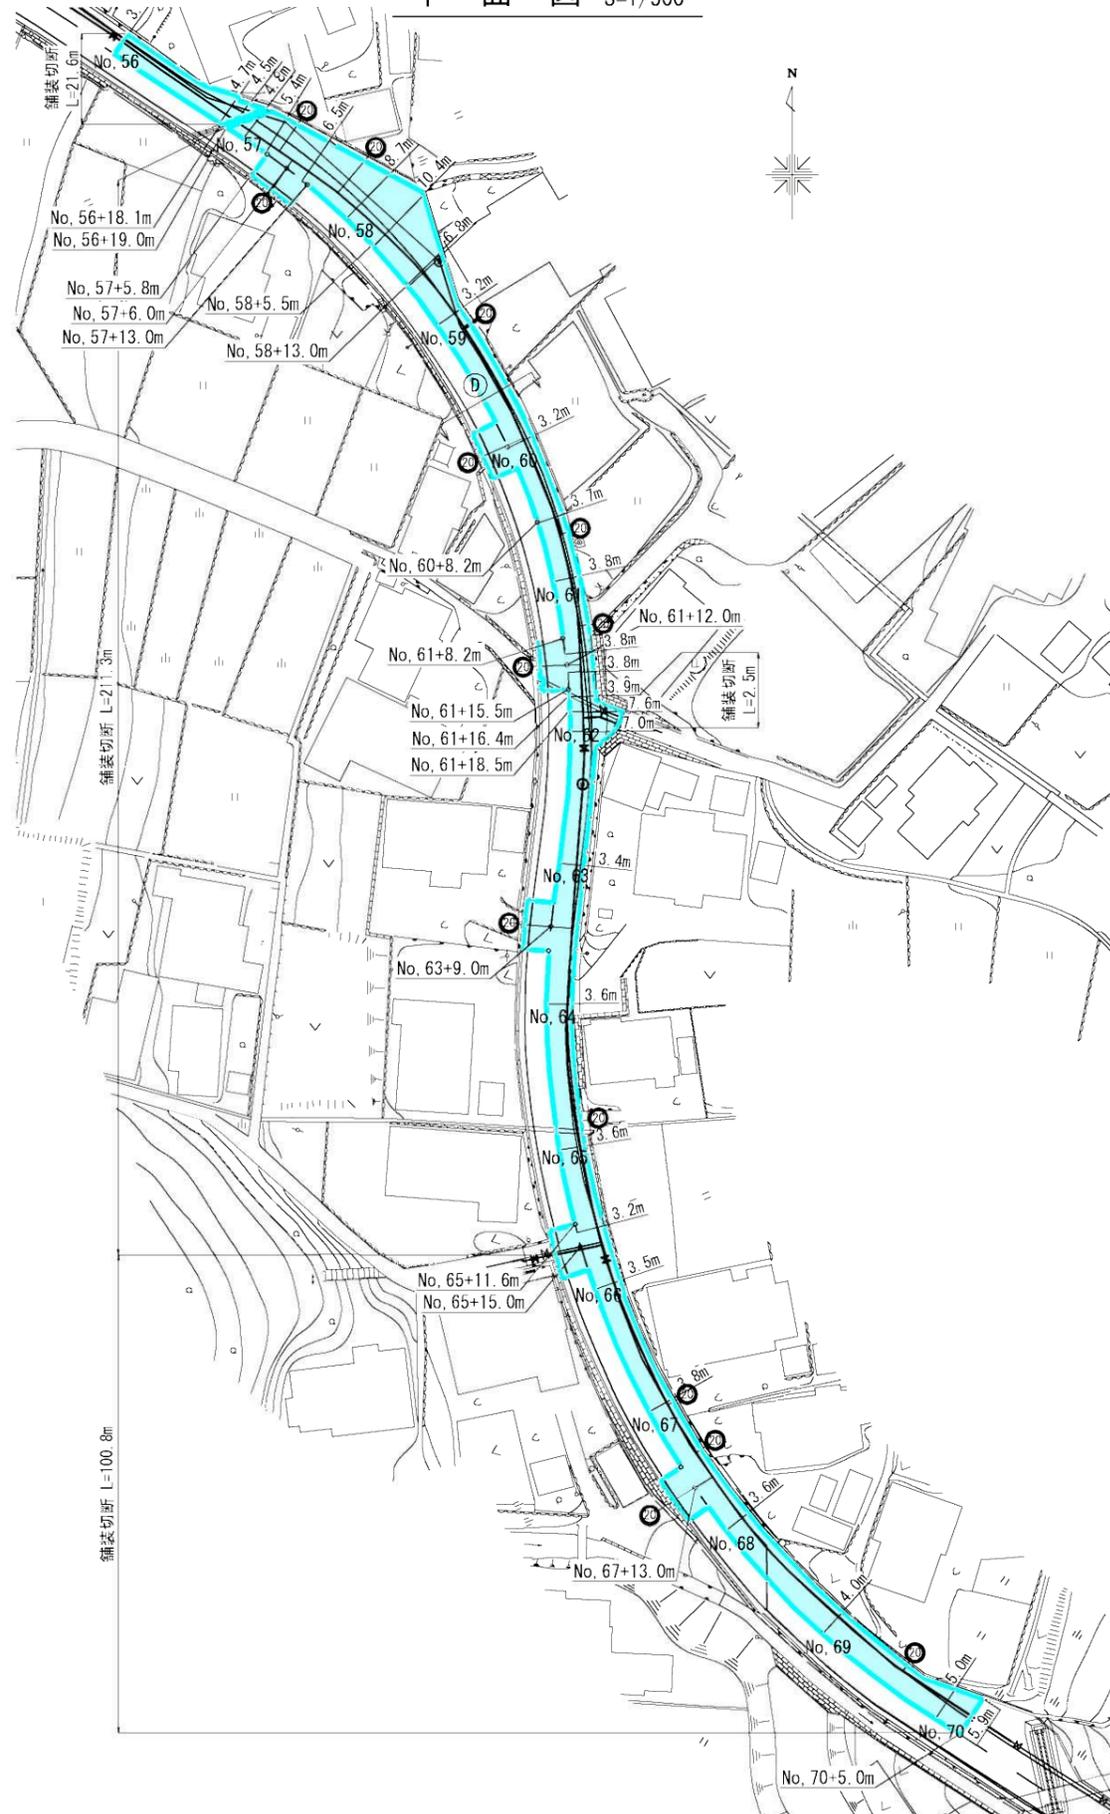

本復旧図 S=1/20

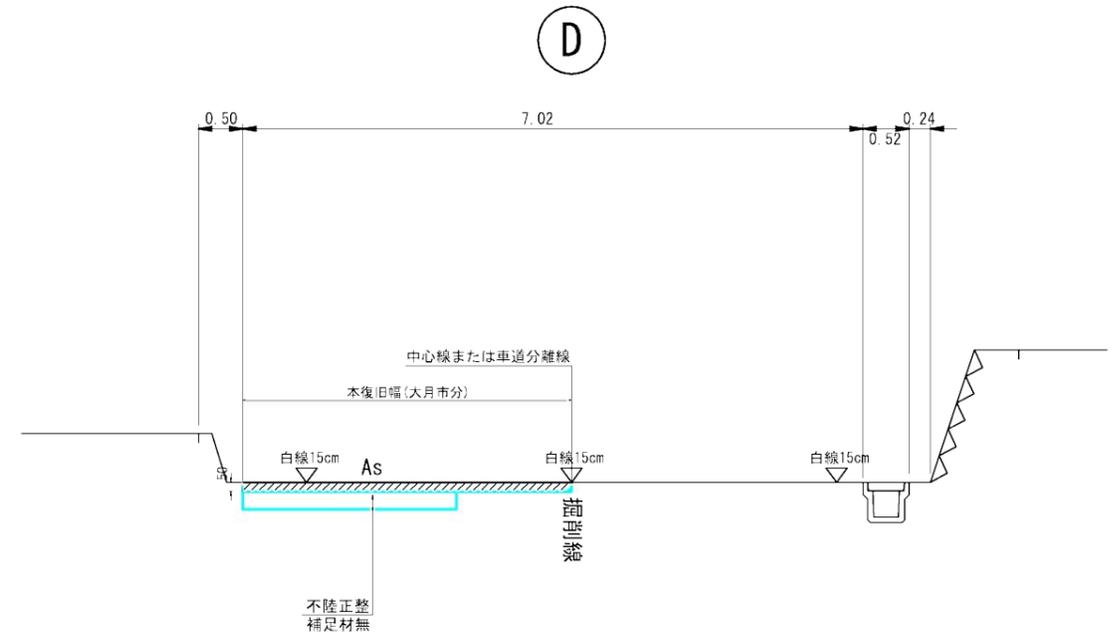

舗装復旧範囲：大月市分


(県道舗装本復旧工)

真木地区簡易水道施設整備工事			
工事番号		図面番号	6
施設名	大月市簡易水道事業		
工事箇所	大月市大月町真木地内		
図名	舗装本復旧図(5)	縮尺	図示
設計	令和6年9月	枚数	
大月市役所 産業建設部 地域整備課			

A1→A3縮小図面


舗装本復旧図(6)

平面図 S=1/500

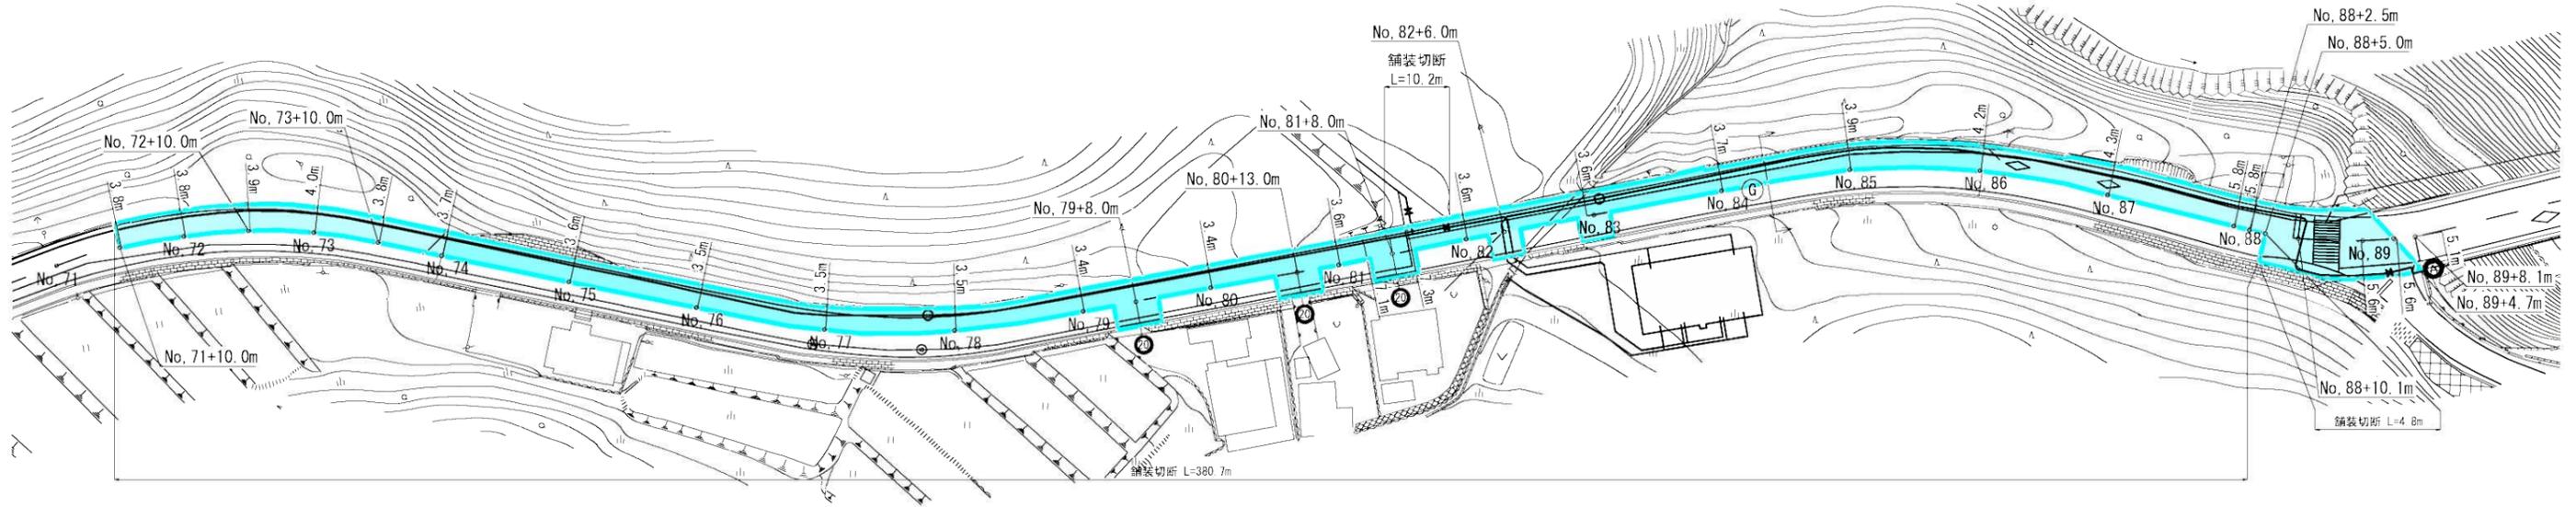

本復旧図 S=1/20

G

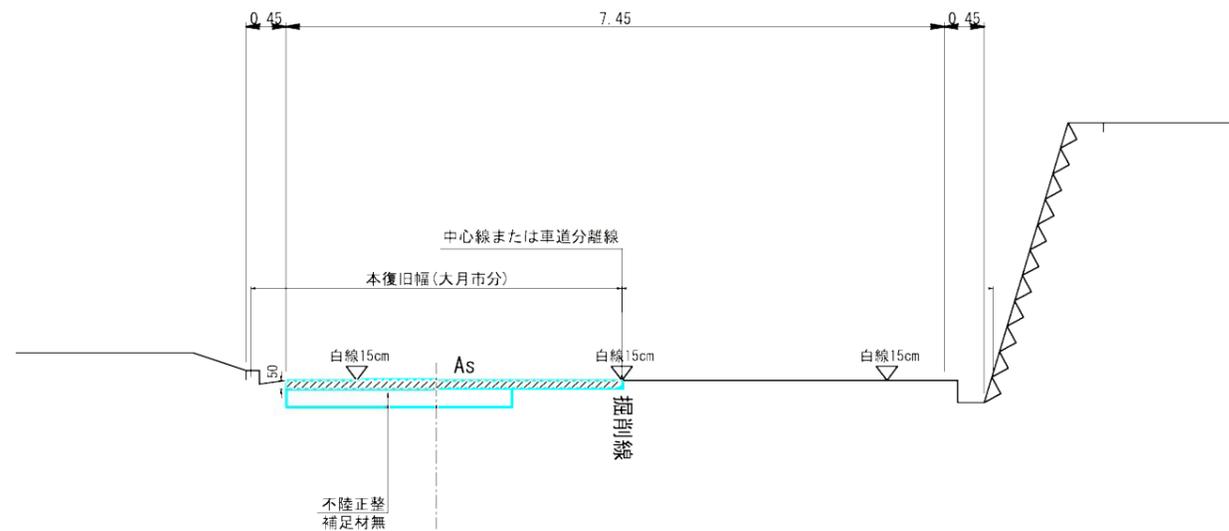


舗装復旧範囲：大月市分

(県道舗装本復旧工)

真木地区簡易水道施設整備工事			
工事番号		図面番号	7
施設名	大月市簡易水道事業		
工事箇所	大月市大月町真木地内		
図名	舗装本復旧図(6)	縮尺	図示
設計	令和6年9月	枚数	
大月市役所 産業建設部 地域整備課			

A1→A3縮小図面


給水平面図(1) S=1/500

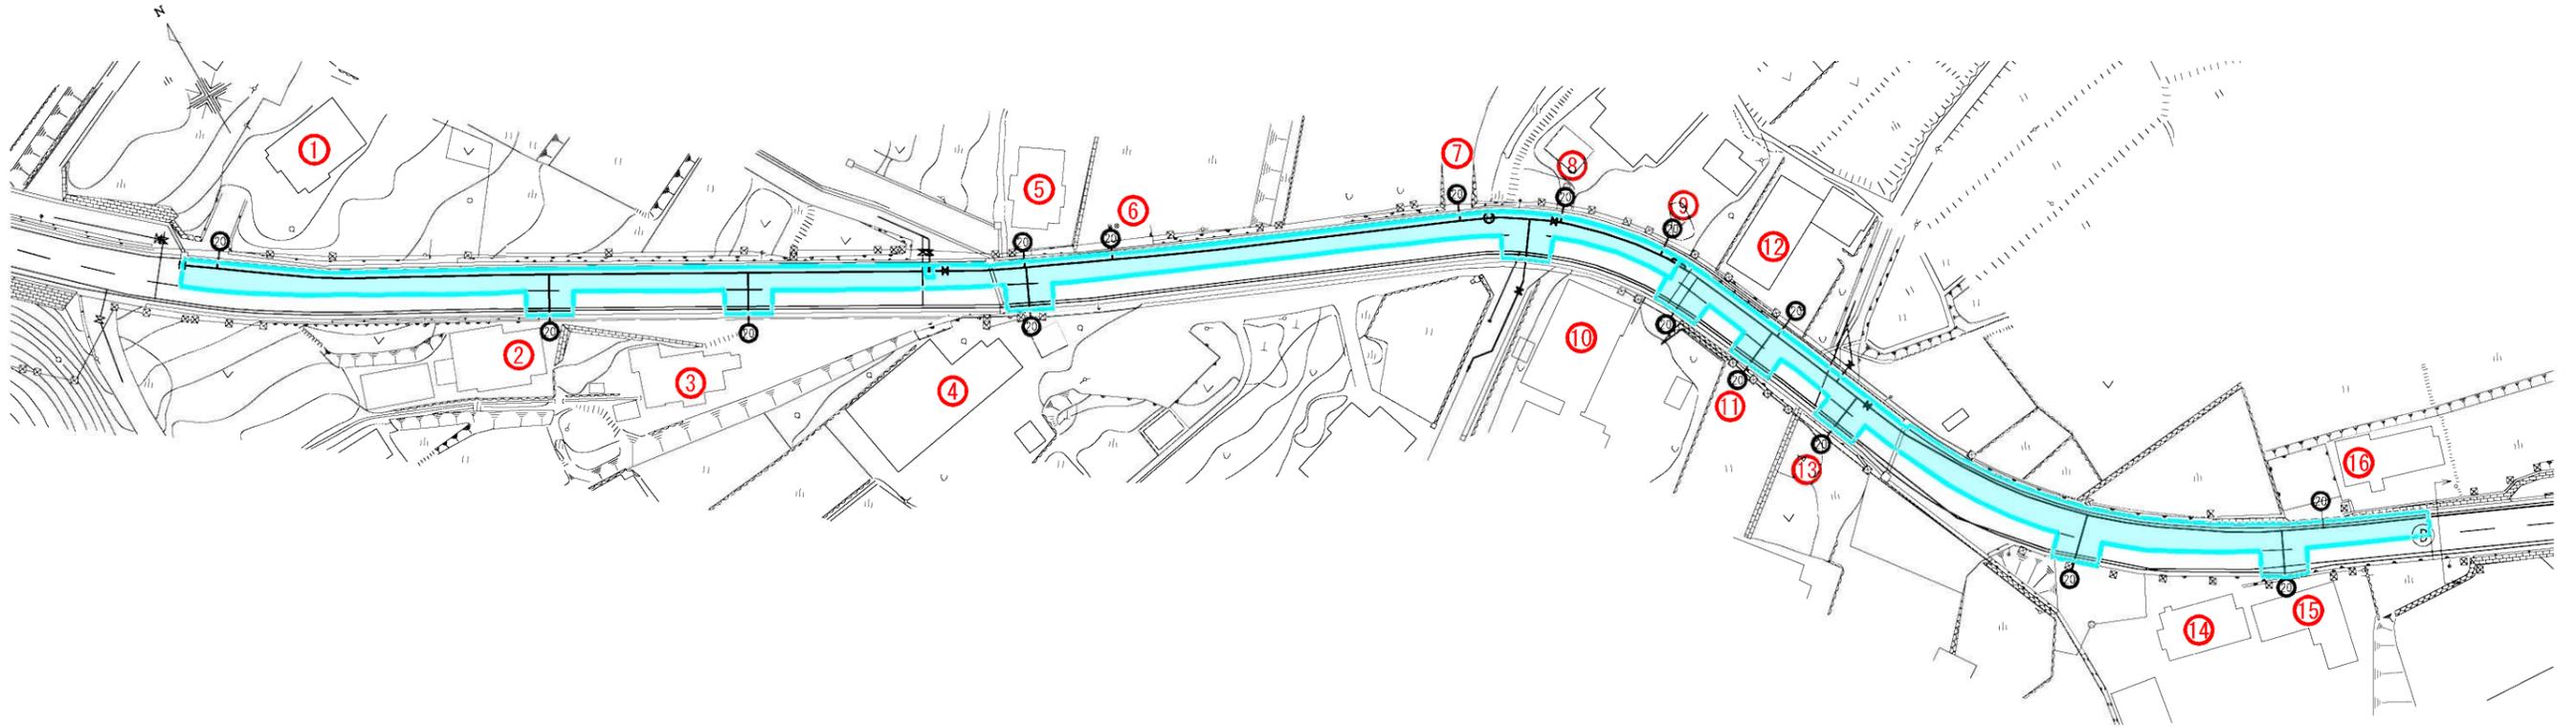

給水取出表

番号	名前	本管管種 口径	取出管種 口径	宅内給水管 口径	止水栓設置	L1 (m)	L2 (m)	備考
①	坂本	HPPE φ150	PP φ20	φ20	○	1.00m(2.00)	3.00m Co	水路下越し
②	井上 正次	HPPE φ150	PP φ20	φ20	○	6.00m(7.00)	2.40m Co	水路下越し
③	河野 武男	HPPE φ150	PP φ20	φ20	○	6.00m(7.00)	2.90m 未	水路下越し
④	天野 幸好	HPPE φ150	PP φ20	φ20	○	6.20m(7.20)	2.40m 未	水路下越し
⑤	宝木 利夫	HPPE φ150	PP φ20	φ20	○	1.00m(2.00)	2.50m Co	水路下越し
⑥	防火水槽	HPPE φ150	PP φ20	φ20	○	1.00m(2.00)	3.00m 未	水路下越し
⑦	小林 利重	HPPE φ150	PP φ20	φ20	○	1.00m(2.00)	3.00m Co	水路下越し
⑧	小林	HPPE φ150	PP φ20	φ20	○	1.00m(2.00)	2.80m 未	水路下越し
⑨	防火水槽	HPPE φ150	PP φ25	φ25	○	1.00m(2.00)	3.30m 未	水路下越し
⑩	小林 智光	HPPE φ150	PP φ20	φ20	○	5.90m(6.90)	2.40m Co	水路下越し
⑪	小林 清彦	HPPE φ150	PP φ20	φ20	○	5.80m(6.80)	2.90m 未	水路下越し
⑫	小林 昌春	HPPE φ150	PP φ20	φ20	○	1.00m(2.00)	3.60m As	水路下越し
⑬	相馬 晃	HPPE φ150	PP φ20	φ20	○	5.80m(6.80)	2.80m 未	水路下越し
⑭	金森 由光	HPPE φ150	PP φ20	φ20	○	7.10m(8.10)	2.80m As	水路下越し
⑮	井上 光則	HPPE φ150	PP φ20	φ20	○	6.80m(7.80)	1.60m 未	水路下越し
⑯	小林	HPPE φ150	PP φ20	φ20	○	1.00m(2.00)	3.00m Co	水路下越し
	本管口径 × 取出口径	件数		合計		合計	合計	
	HPPE φ150 × PP φ20	15 件		φ20 15基		56.60m(71.60m)	6.40m As	
	HPPE φ150 × PP φ25	1 件		φ25 1基		1.00m(2.00m)	16.30m Co	
	合計	16 件				※()管延長	21.70m 未	

給水取出図

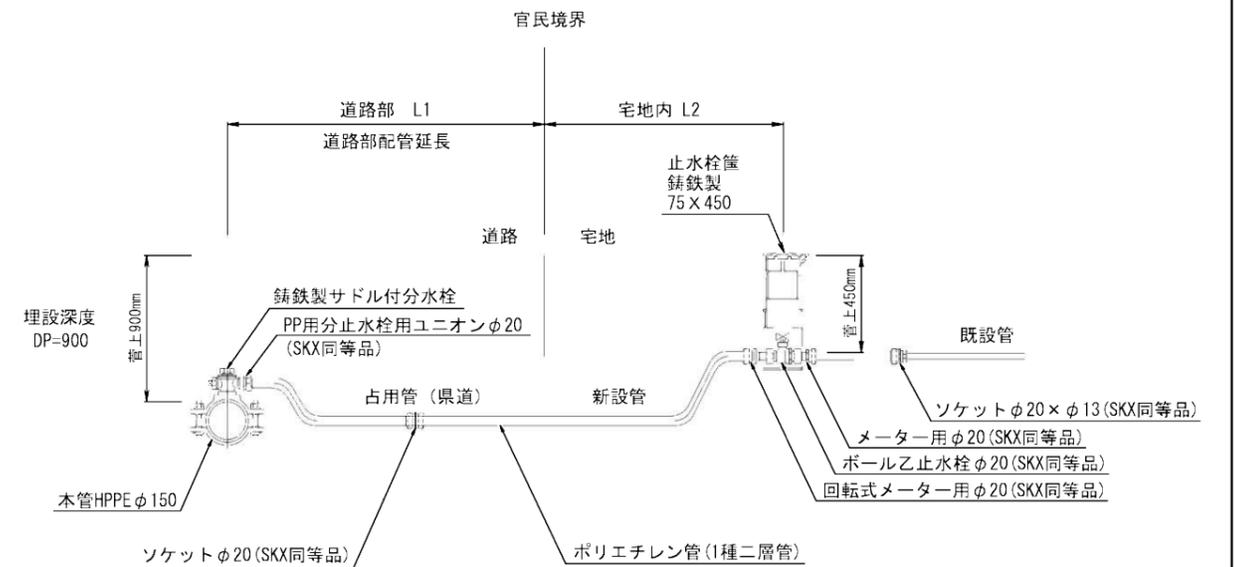


(県道舗装本復旧工)

真木地区簡易水道施設整備工事			
工事番号		図面番号	8
施設名	大月市簡易水道事業		
工事箇所	大月市大月町真木地内		
図名	給水平面図(1)	縮尺	図示
設計	令和6年9月	枚数	
大月市役所 産業建設部 地域整備課			

舗装復旧範囲：大月市分


A1→A3縮小図面

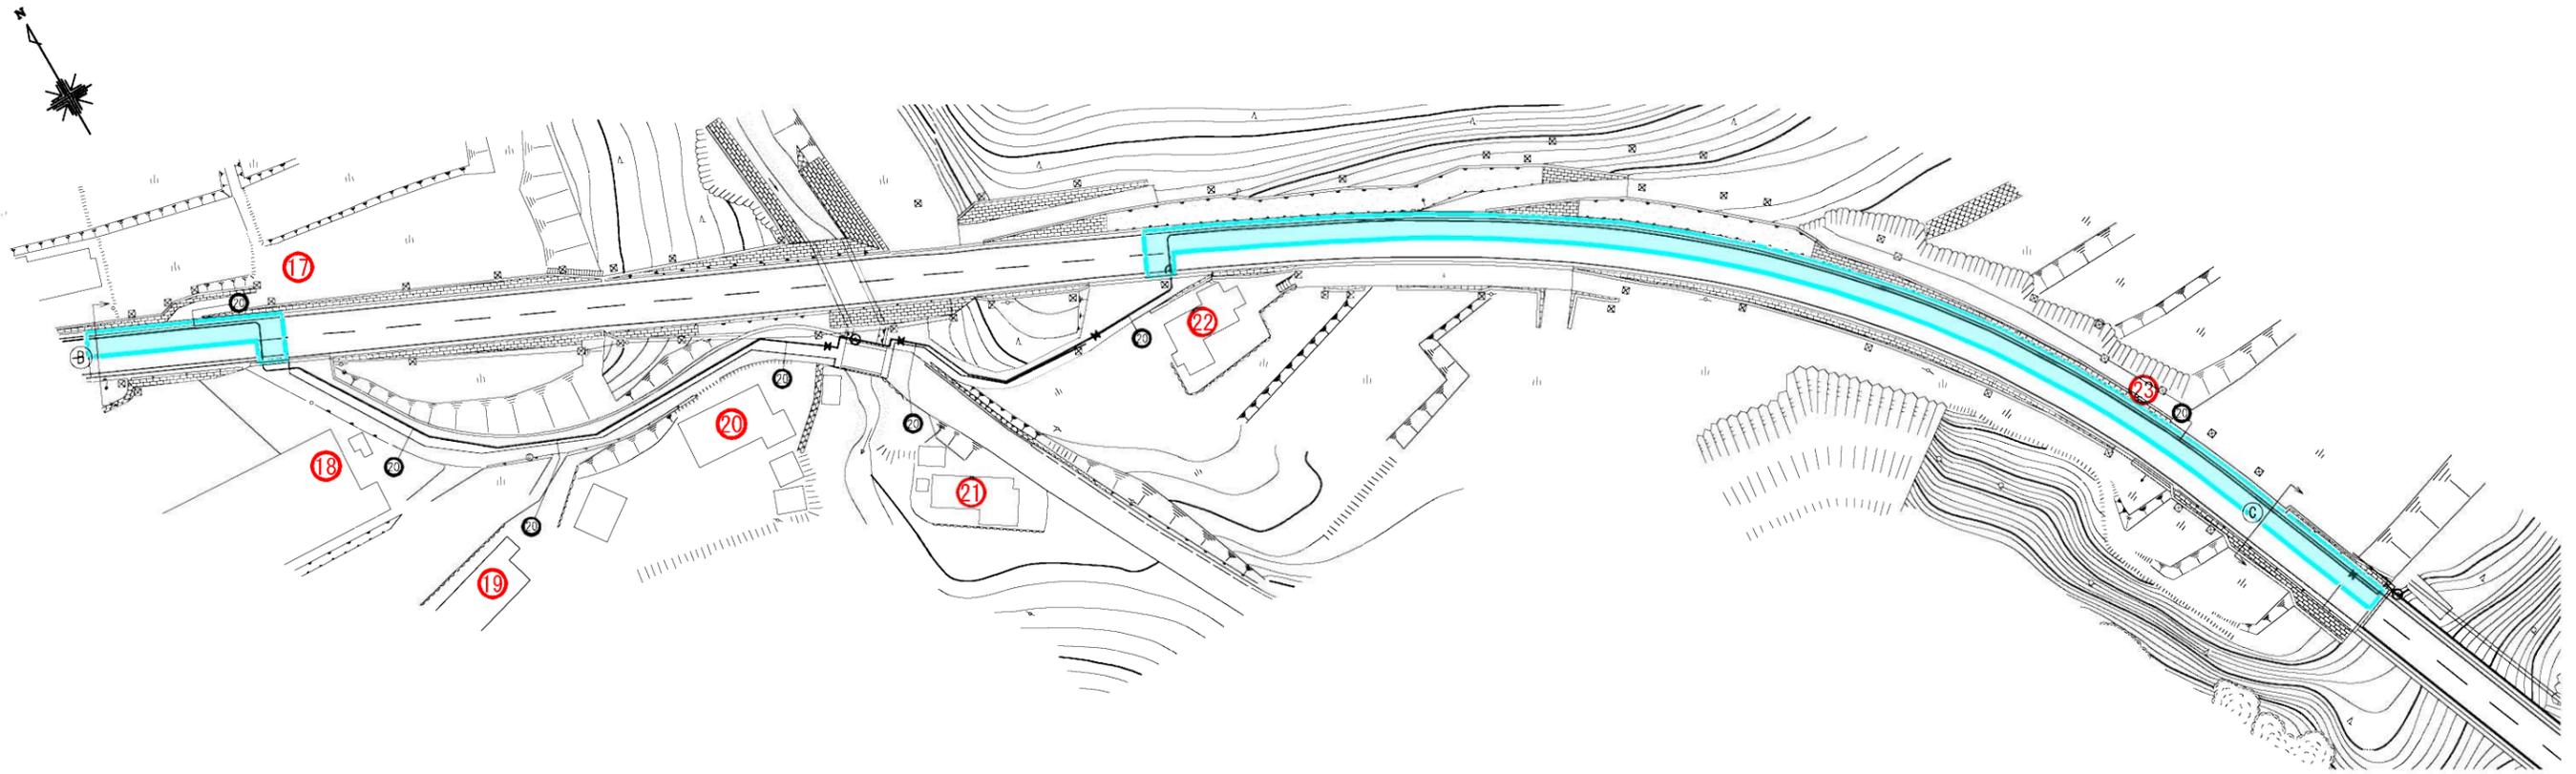

給水取出図

給水取出表

番号	名前	本管管種 口径	取出管種 口径	宅内給水管 口径	止水栓設置	L1 (m)	L2 (m)	備考
①7	久根口 誠文	HPPE φ150	PP φ20	φ20	○	1.00m (2.00)	8.30m Co	水路下越し
①8	金森	HPPE φ150	PP φ20	φ20	○	3.60m	2.80m 未	
①9	芳賀 信司	HPPE φ150	PP φ20	φ20	○	2.00m	11.70m 未	
②0	白川 聖一	HPPE φ150	PP φ20	φ20	○	2.70m	2.70m 未	
②1	田中	HPPE φ150	PP φ20	φ20	○	8.70m	3.20m 未	
②2	合同管(2件分)	HPPE φ150	PP φ20	φ20	○	1.00m (2.00)	2.80m 未	水路下越し
②3	合同管(2件分)	HPPE φ150	PP φ20	φ20	○	1.00m (2.00)	4.20m 未	水路下越し
		本管口径 × 取出口径	件数	合計	合計	合計	合計	
		HPPE φ150 × PP φ20	7 件	φ20 7基	20.00m (23.00m)	0.00m As		
		HPPE φ150 × PP φ25	0 件	φ25 0基	0.00m (0.00m)	8.30m Co		
		合計	7 件		※( )管延長	27.40m 未		

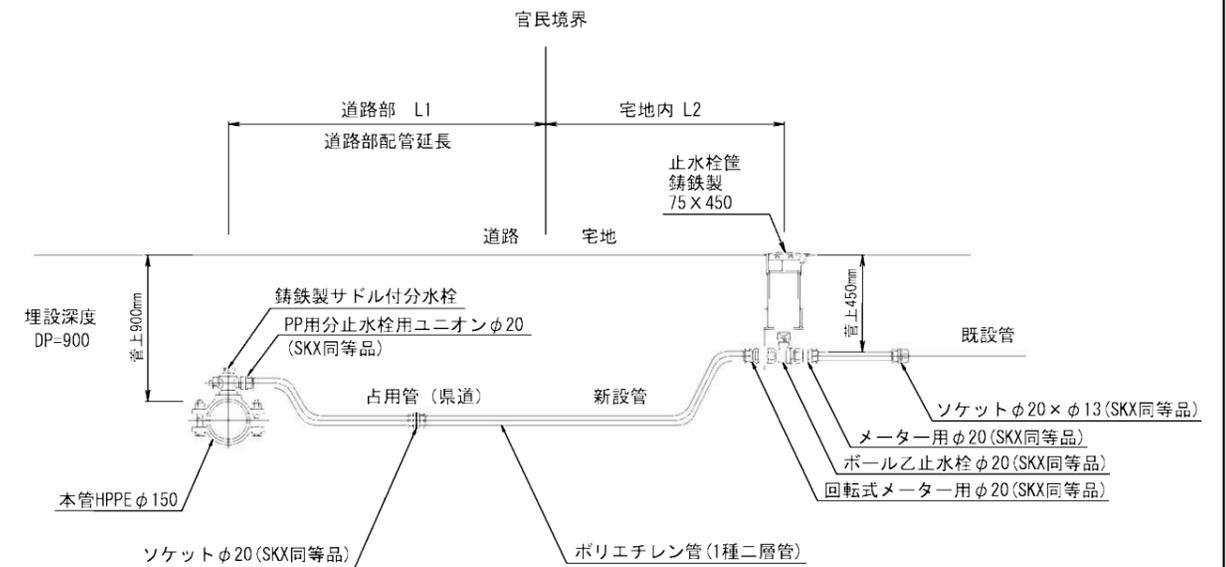


(県道舗装本復旧工)

真木地区簡易水道施設整備工事			
工事番号		図面番号	9
施設名	大月市簡易水道事業		
工事箇所	大月市大月町真木地内		
図名	給水平面図(2)	縮尺	図示
設計	令和6年9月	枚数	
大月市役所 産業建設部 地域整備課			

舗装復旧範囲：大月市分


給水平面図(3) S=1/500

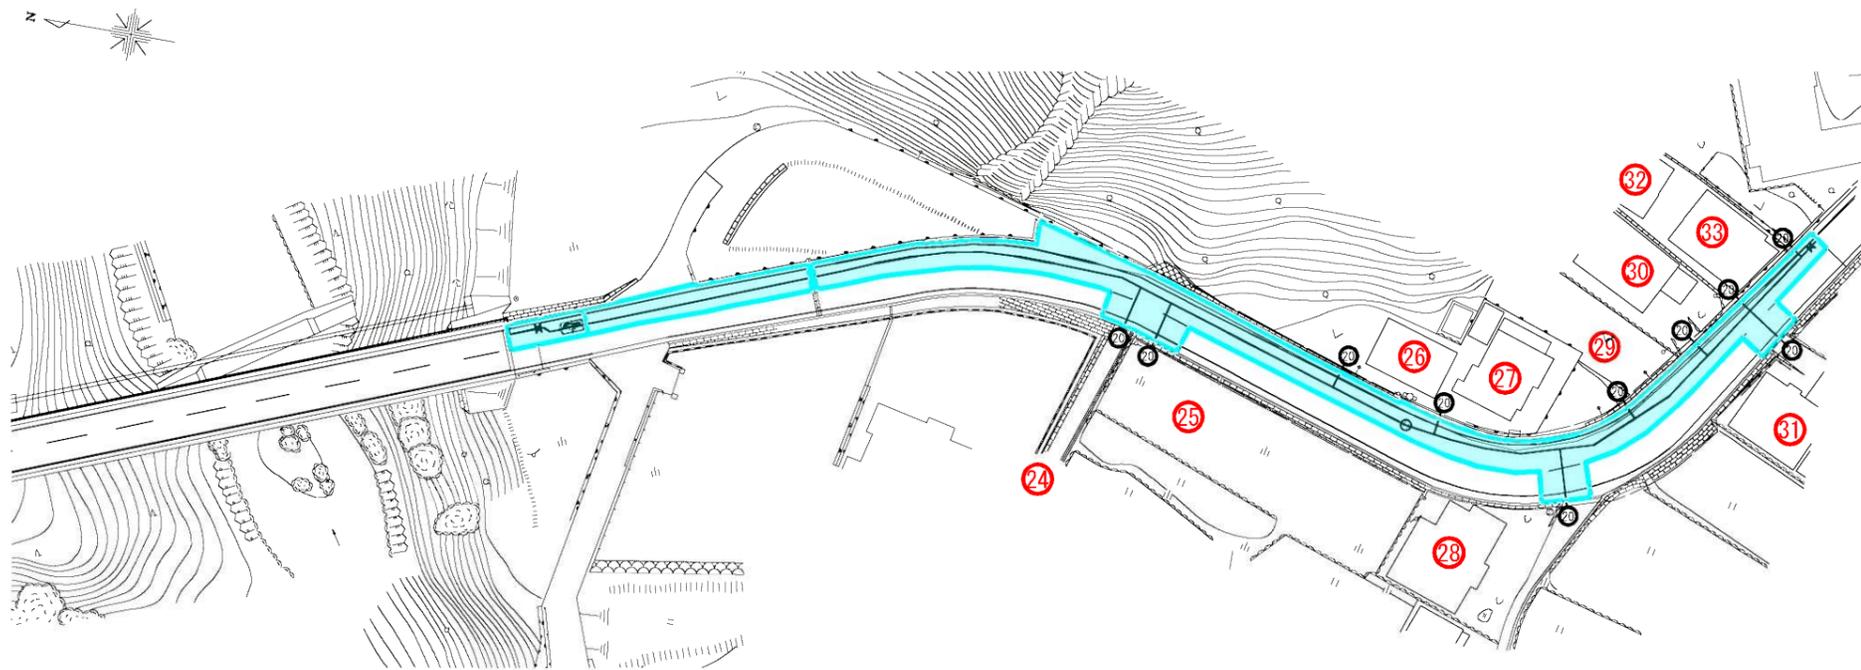

給水取出図

給水取出表



番号	名前	本管管種 口径	取出管種 口径	宅内給水管 口径	止水栓設置	L1 (m)	L2 (m)	備考
②④	金森 鉦次	HPPE φ150	PP φ20	φ20	○	5.90m	1.90m As	
②⑤	武田屋酒店	HPPE φ150	PP φ20	φ20	○	5.80m	2.30m 未	
②⑥	小林 俊行	HPPE φ150	PP φ20	φ20	○	2.40m (3.40)	2.50m 未	水路下越し
②⑦	小林	HPPE φ150	PP φ20	φ20	○	2.30m (3.30)	2.30m Co	水路下越し
②⑧	小林	HPPE φ150	PP φ20	φ20	○	7.20m	2.20m As	
②⑨	パーマタケダヤ	HPPE φ150	PP φ20	φ20	○	2.00m (3.00)	2.50m 未	水路下越し
③⑩	小林	HPPE φ150	PP φ20	φ20	○	2.20m (3.20)	2.80m Co	水路下越し
③①	後藤	HPPE φ150	PP φ20	φ20	○	5.70m	2.40m Co	
③②	金森	HPPE φ150	PP φ20	φ20	○	1.80m (2.80)	2.40m Co	水路下越し
③③	金森	HPPE φ150	PP φ20	φ20	○	1.50m (2.50)	2.20m Co	水路下越し
	本管口径 × 取出口径		件数		合計	合計	合計	
	HPPE φ150 × PP φ20		10 件		φ20 10基	36.80m (42.80m)	4.10m As	
	HPPE φ150 × PP φ25		0 件		φ25 0基	0.00m (0.00m)	12.10m Co	
	合計		10 件			※ ( ) 管延長	7.30m 未	

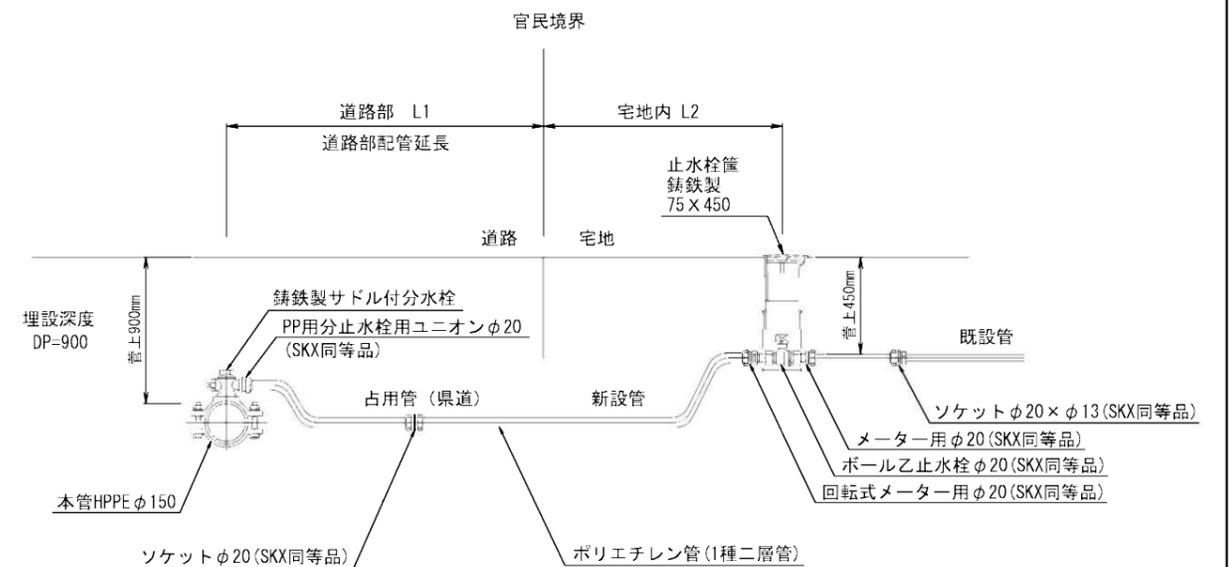

(県道舗装本復旧工)

真木地区簡易水道施設整備工事			
工事番号		図面番号	10
施設名	大月市簡易水道事業		
工事箇所	大月市大月町真木地内		
図名	給水平面図(3)	縮尺	図示
設計	令和6年9月	枚数	
大月市役所 産業建設部 地域整備課			

舗装復旧範囲：大月市分

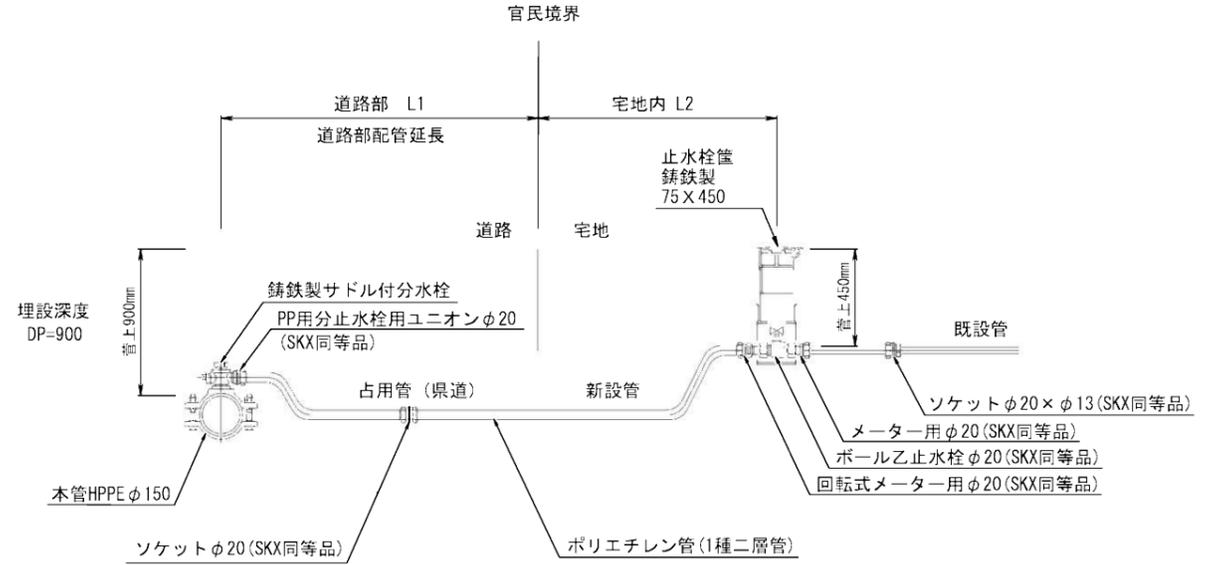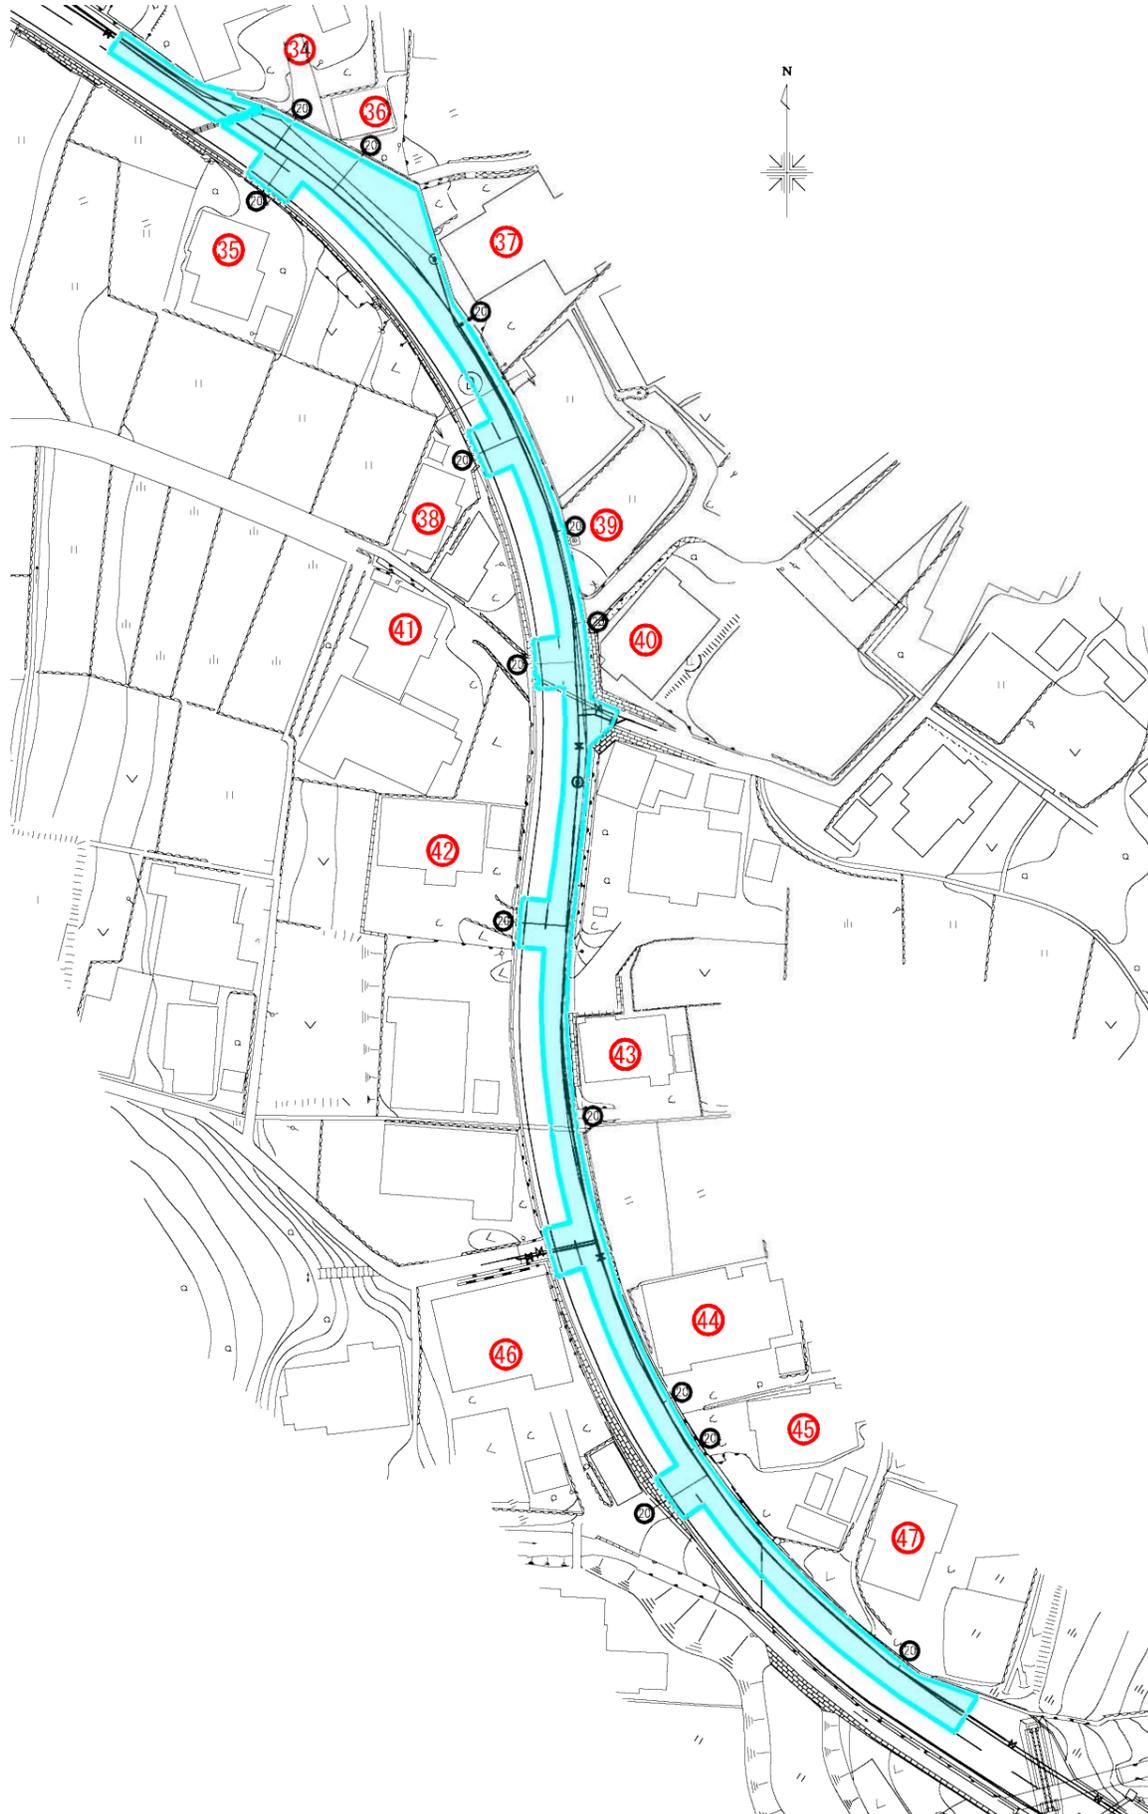


給水取出表

番号	名前	本管管種 口径	取出管種 口径	宅内給水管 口径	止水栓設置	L1 (m)	L2 (m)	備考	
③④	小林	HPPE φ150	PP φ20	φ20	○	4.50m(5.50)	2.30m Co	水路下越し	
③⑤	後藤	HPPE φ150	PP φ20	φ20	○	5.20m	2.30m Co		
③⑥	金森	HPPE φ150	PP φ20	φ20	○	5.90m(6.90)	2.50m 未	水路下越し	
③⑦	渡邊 重法	HPPE φ150	PP φ20	φ20	○	1.10m(2.10)	2.50m 未	水路下越し	
③⑧	不明	HPPE φ150	PP φ20	φ20	○	6.30m	2.20m Co		
③⑨	防火水槽	HPPE φ150	PP φ20	φ20	○	1.30m(2.30)	1.70m 未	水路下越し	
④⑩	真木公民館	HPPE φ150	PP φ20	φ20	○	1.50m(2.50)	2.00m As	水路下越し	
④①	金森 勇	HPPE φ150	PP φ20	φ20	○	5.80m	2.30m Co		
④②	後藤 周男	HPPE φ150	PP φ20	φ20	○	6.70m	2.20m Co		
④③	金田 栄重	HPPE φ150	PP φ20	φ20	○	0.70m(1.70)	2.50m 未	水路下越し	
④④	金田 耕	HPPE φ150	PP φ20	φ20	○	1.00m(2.00)	2.20m 未	水路下越し	
④⑤	合同管(2件分)	HPPE φ150	PP φ20	φ20	○	0.90m(1.90)	2.40m Co	水路下越し	
④⑥	相馬	HPPE φ150	PP φ20	φ20	○	6.40m	4.00m Co		
④⑦	金森	HPPE φ150	PP φ20	φ20	○	1.00m	2.00m 未		
		本管口径 × 取出口径		件数		合計	合計	合計	
		HPPE φ150 × PP φ20		14 件		φ20 14基	48.30m(56.30m)	2.00m As	
		HPPE φ150 × PP φ25		0 件		φ25 0基	0.00m(0.00m)	17.70m Co	
		合計		14 件			※()管延長	13.40m 未	

(県道舗装本復旧工)

舗装復旧範囲：大月市分


真木地区簡易水道施設整備工事			
工事番号		図面番号	11
施設名	大月市簡易水道事業		
工事箇所	大月市大月町真木内		
図名	給水平面図(4)	縮尺	図示
設計	令和6年9月	枚数	
大月市役所 産業建設部 地域整備課			

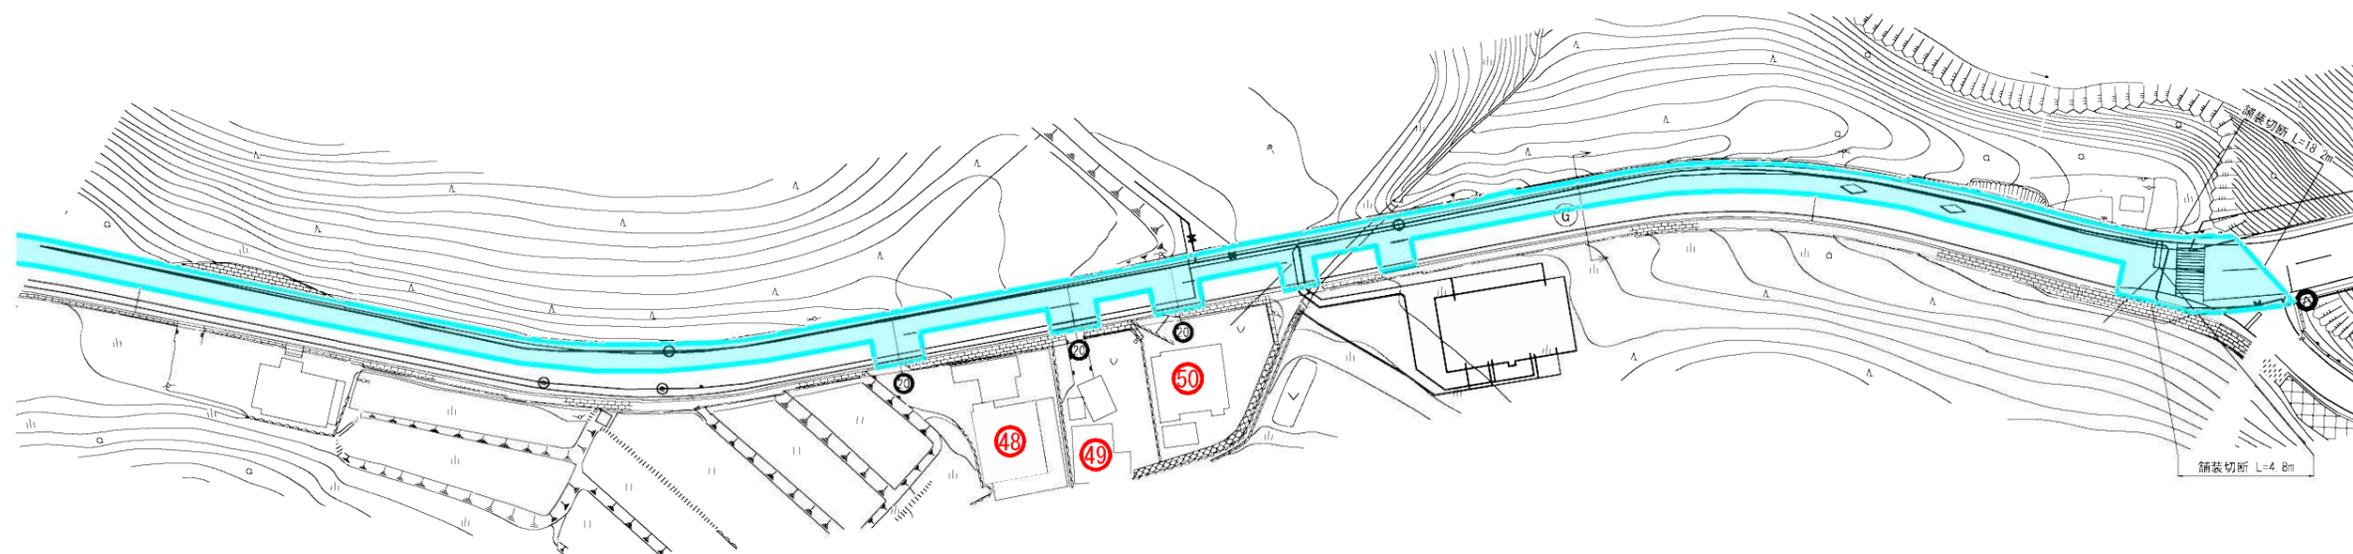

給水取出図

給水取出表

番号	名前	本管管種 口径	取出管種 口径	宅内給水管 口径	止水栓設置	L1 (m)	L2 (m)	備考
④⑧	橋村	HPPE φ150	PP φ20	φ20	○	6.20m(7.20)	3.00m Co	水路下越し
④⑨	堤下	HPPE φ150	PP φ20	φ20	○	6.10m(7.10)	3.00m Co	水路下越し
⑤⑩	平澤 広雄	HPPE φ150	PP φ20	φ20	○	6.10m(7.10)	3.20m Co	水路下越し
		本管口径 × 取出口径	件数	合計	合計	合計		
		HPPE φ150 × PP φ20	3件	φ20 3基	18.40m(21.40m)	0.00m As		
		HPPE φ150 × PP φ25	0件	φ25 0基	0.00m(0.00m)	9.20m Co		
		合計	3件		※()管延長	0.00m 未		

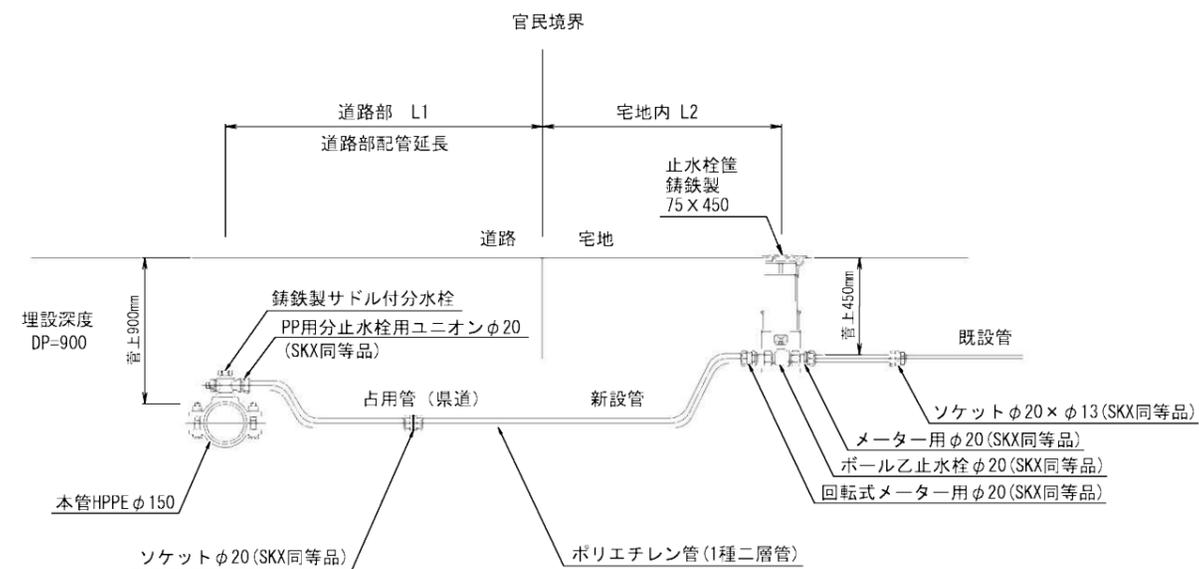

(県道舗装本復旧工)

真木地区簡易水道施設整備工事			
工事番号		図面番号	12
施設名	大月市簡易水道事業		
工事箇所	大月市大月町真木内		
図名	給水平面図(5)	縮尺	図示
設計	令和6年9月	枚数	
大月市役所 産業建設部 地域整備課			

舗装復旧範囲：大月市分

